



SITUACE, M 1:200

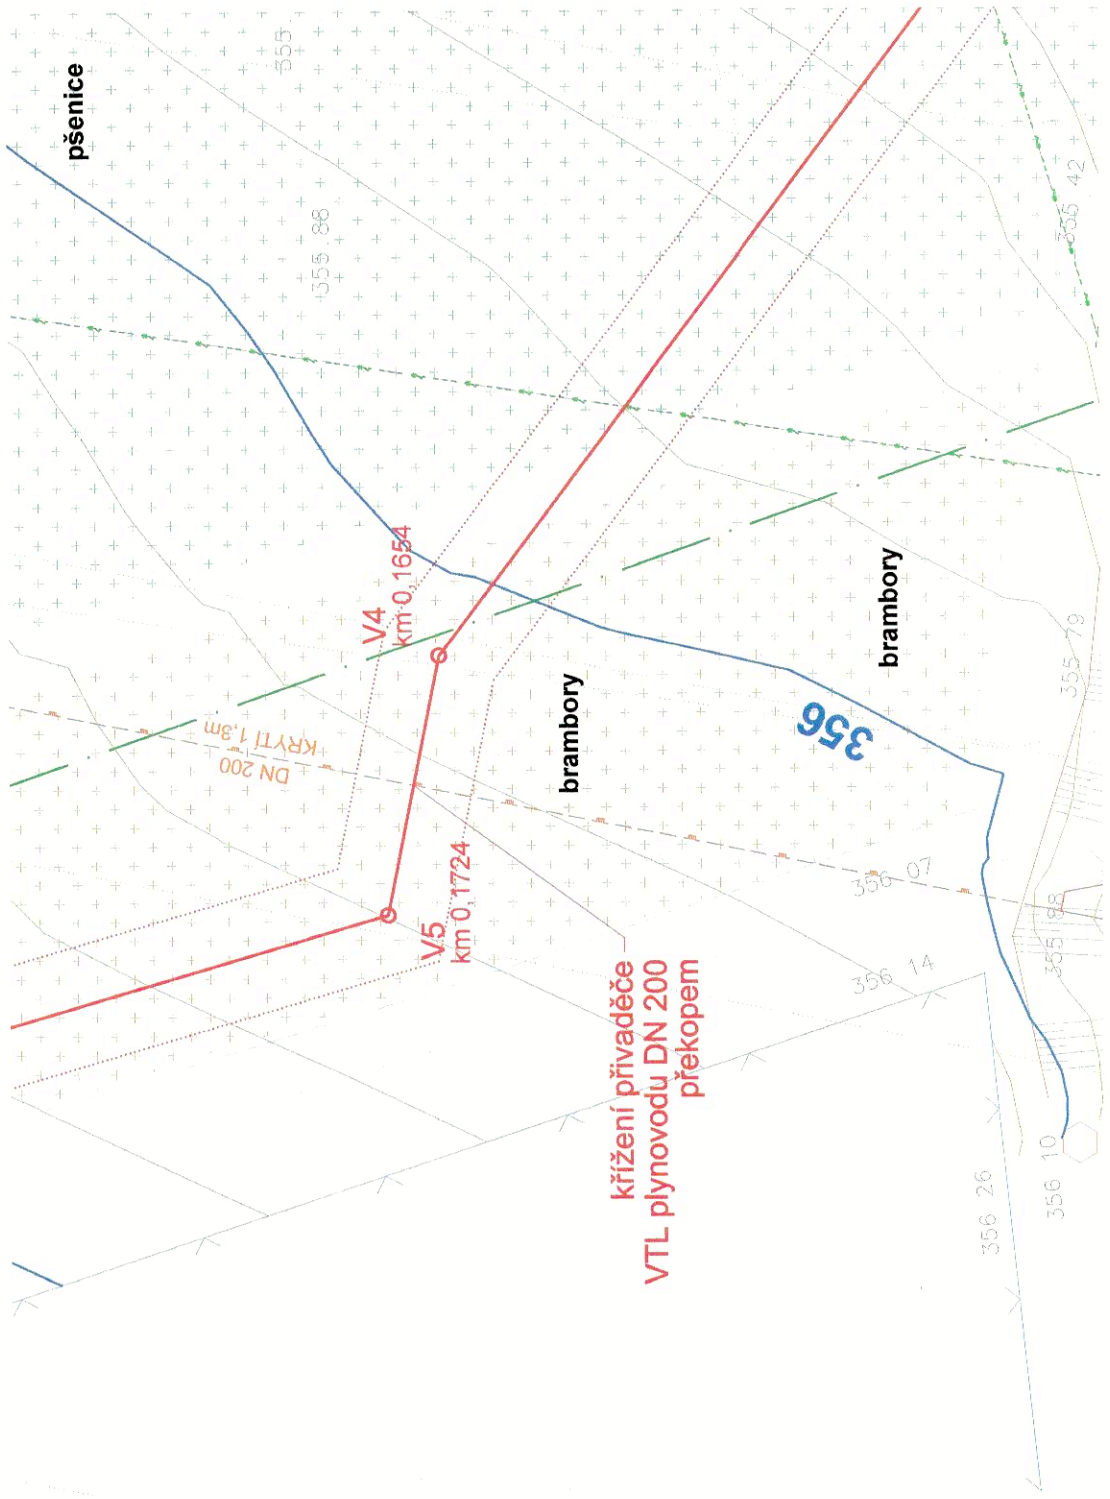

PODÉLNÝ PROFIL, M 1:200/100


POVRCH ÚZEMÍ

Podélný profil
MĚŘÍTKO 1:200 / 1:100

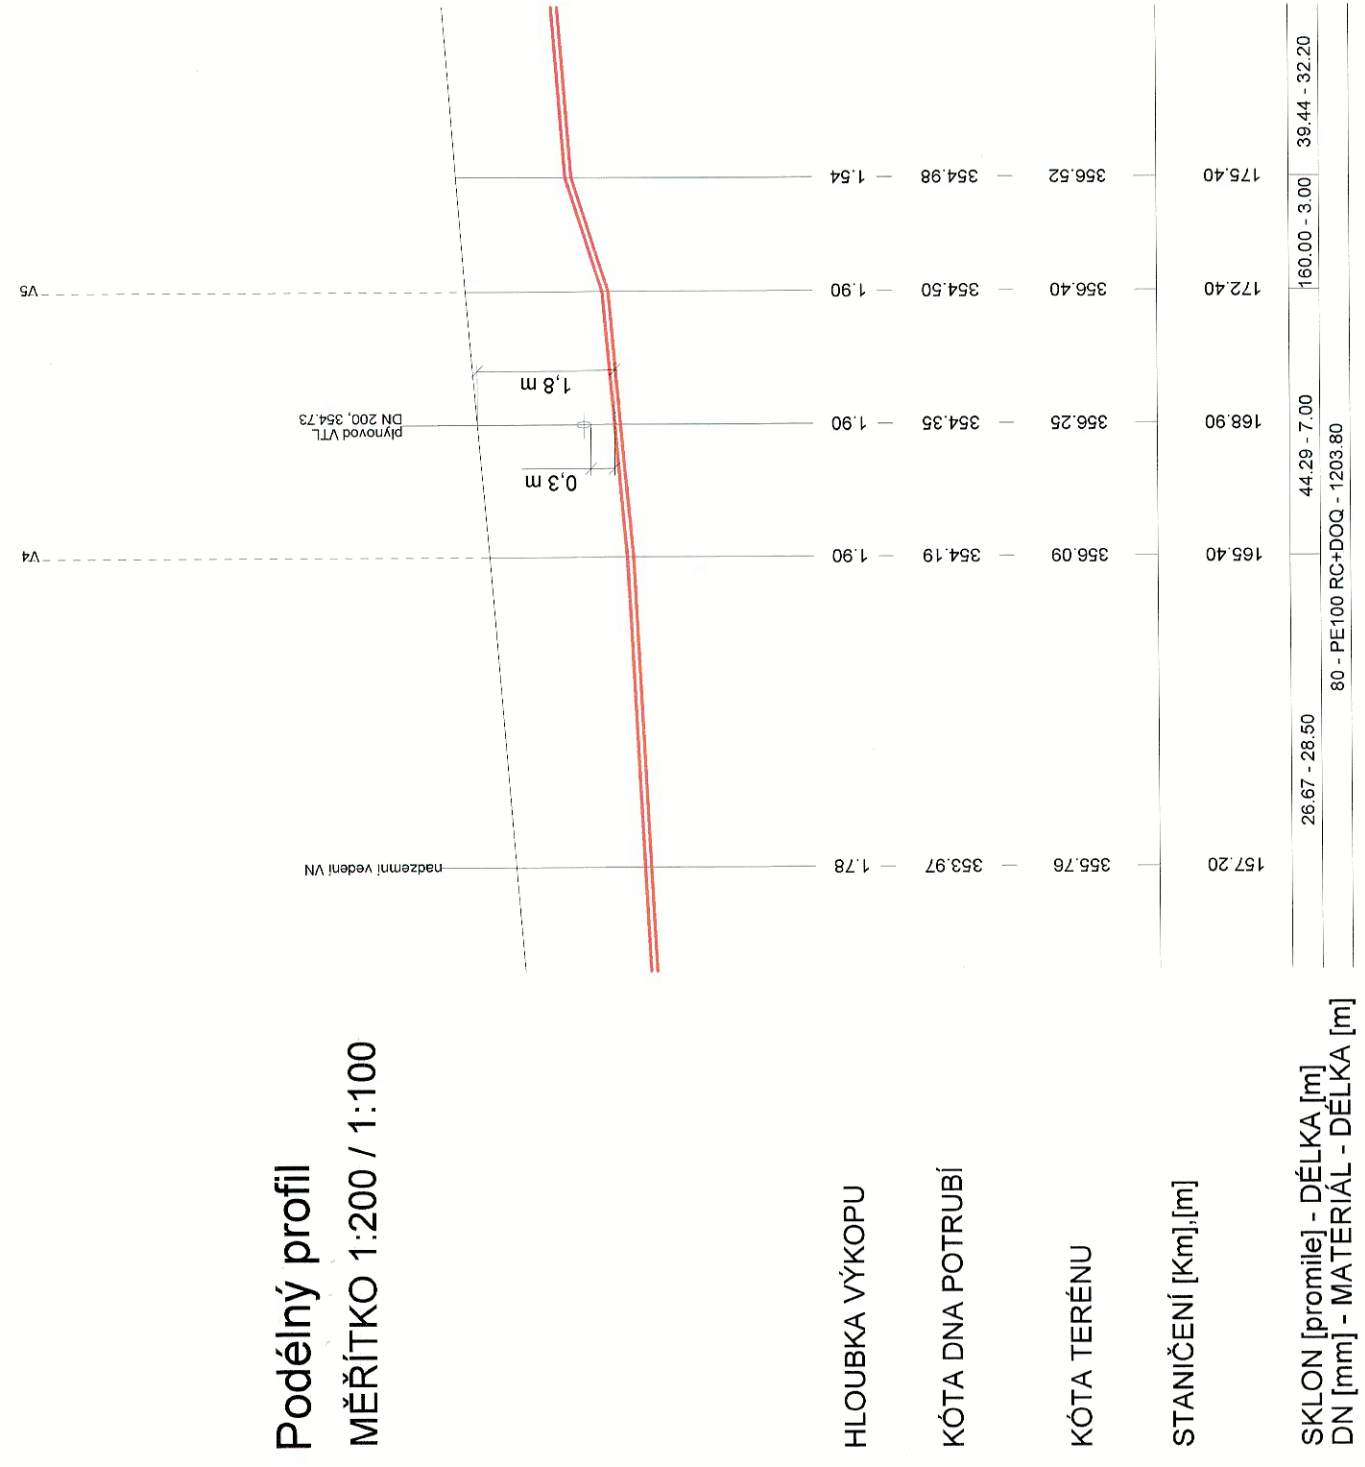

ŘEZ ULOŽENÍM, M 1:25

ŘEZ ULOŽENÍM - PE 100 RC DN 80
křížení VTL plynovodu

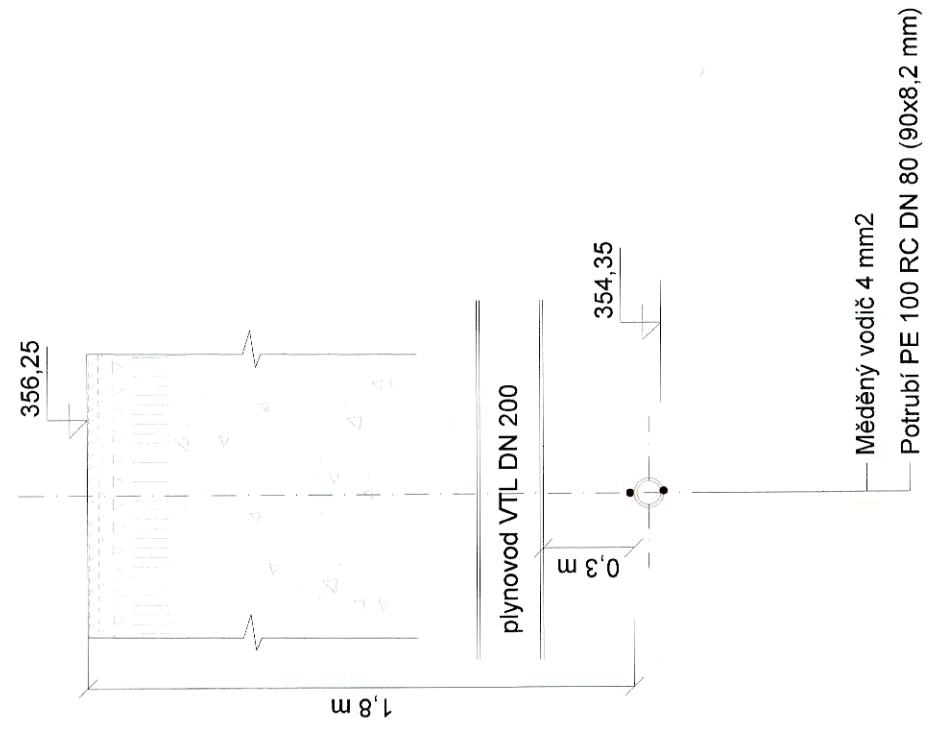

INSTALL INSTALL CZ, s.r.o.
Kory 1723
739 Frydek-Místek
IČ: 25876643, DIČ: CZ25876643
TEL: 555 44 1100, www.install.cz



DOKUMENTACE SUTECNÉHO PROVEDENÍ

ZMĚNA VÝKRESU :

Č. ZMĚNY	PŘEDMĚT ZMĚNY	ZMĚNU PROVEDL	PODPIS	DATUM ZMĚNY

D.2 DOKUMENTACE TECHNICKÝCH A TECHNOLOGICKÝCH ZAŘÍZENÍ



709 00 OSTRAVA - Výstavní 2224/8
TEL: (+420) 596 633 836 FAX: (+420) 596 633 889
(+420) 596 664 111 E-MAIL: koneko@koneko.cz

Investor :	Statutární město Frýdek-Místek	Hlavní inženýr projektu :	Ing. S. Gorbunov
Akce :	Výstavba vodovodního řadu - Panské Nové Dvory - lokalita č.3	Zodp. projektant :	J. Pastorek
Objekt :	Název přílohy : Křížení VTL plynovodu	Vypracoval :	Ing. D. Molnár
		Kontroloval :	Ing. S. Gorbunov

Zakázkové číslo :	2928-3/DSP-2016	Číslo přílohy :	D.2.b.7	Stupeň :	Datum :
Archivní číslo :	2928-3/03	Měřítka :	1 : 200, 200/100, 25	DPS	07/2019

TENTO VÝKRES A JEHO PŘÍLOHY JSOU NAŠÍM DUŠEVNÍM VLASTNICTVÍM, NESMÍ BÝT BEZ NAŠEHO PŘEDCHOZÍHO PÍSEMNÉHO SOUHLASU KOPÍROVÁNY, ROZMNOŽOVÁNY ANI ZPŘÍSTUPNĚNY JINÝM OSOBÁM NEBO FIRMAM