

Legenda místností 2.NP

Ozn.	Název místnosti	Plocha (m²)
2.01	Chodba	47,52
2.02	Wc ZTP	3,17
2.03	Wc muži veřejné	3,30
2.04	Wc ženy veřejné	1,30
2.05	Koupelna společná	10,55
2.06	Sklad/úklidová místnost	3,12
2.07	Kuchynka	8,96
2.08	Výťahová šachta	6,10
2.09	Chodba	8,08
2.10	Společenská místnost	25,04
2.11	Pokoj - 1os.	13,89
2.12	WC ZTP	2,72
2.13	Pokoj - 1 os.	13,42
2.13	Pokoj - 1 os.	0,08
2.14	Pokoj bez wc	15,81
2.15	Pokoj - 1 os.	14,87
2.16	Wc ZTP	3,34
2.17	Pokoj - 1 os.	14,54
2.18	Pokoj - 2 os.	19,84
2.19	Koupelna	4,81
2.20	Pokoj - 1 os.	11,39
2.21	Koupelna	4,80
2.22	Pokoj - 2 os.	17,64
2.23	Sesterna	11,19
2.24	Schodišťový prostor	16,48
		281,97 m²


Legenda značení

- Tarifový ventil odvodní
- Tarifový ventil přivodní
- Ventilátor do potrubí
- Zpětná klapka
- Požární klapka se servopohonem
- Revizní dvířka do sádrokartonu – dimenze viz výkres
- Použití protipožárních či do vřhka dle normy ČSN EN 520

Poznámka

- veškeré potrubí VZT je vedeno v podhledu
- koncové prvky VZT budou ukončeny 400 mm nad střešním pláštěm
- veškeré komponenty VZT musí být namontovány v souladu s montážním návodem výrobce
- ze dna šachet bude odveden kondenzát
- všechny průstupy potrubí přes požární úseky budou zabezpečeny proti šíření požáru, 500 mm od požárního prostupu musí být potrubí z nehořlavého materiálu a bez výustek

2.NP

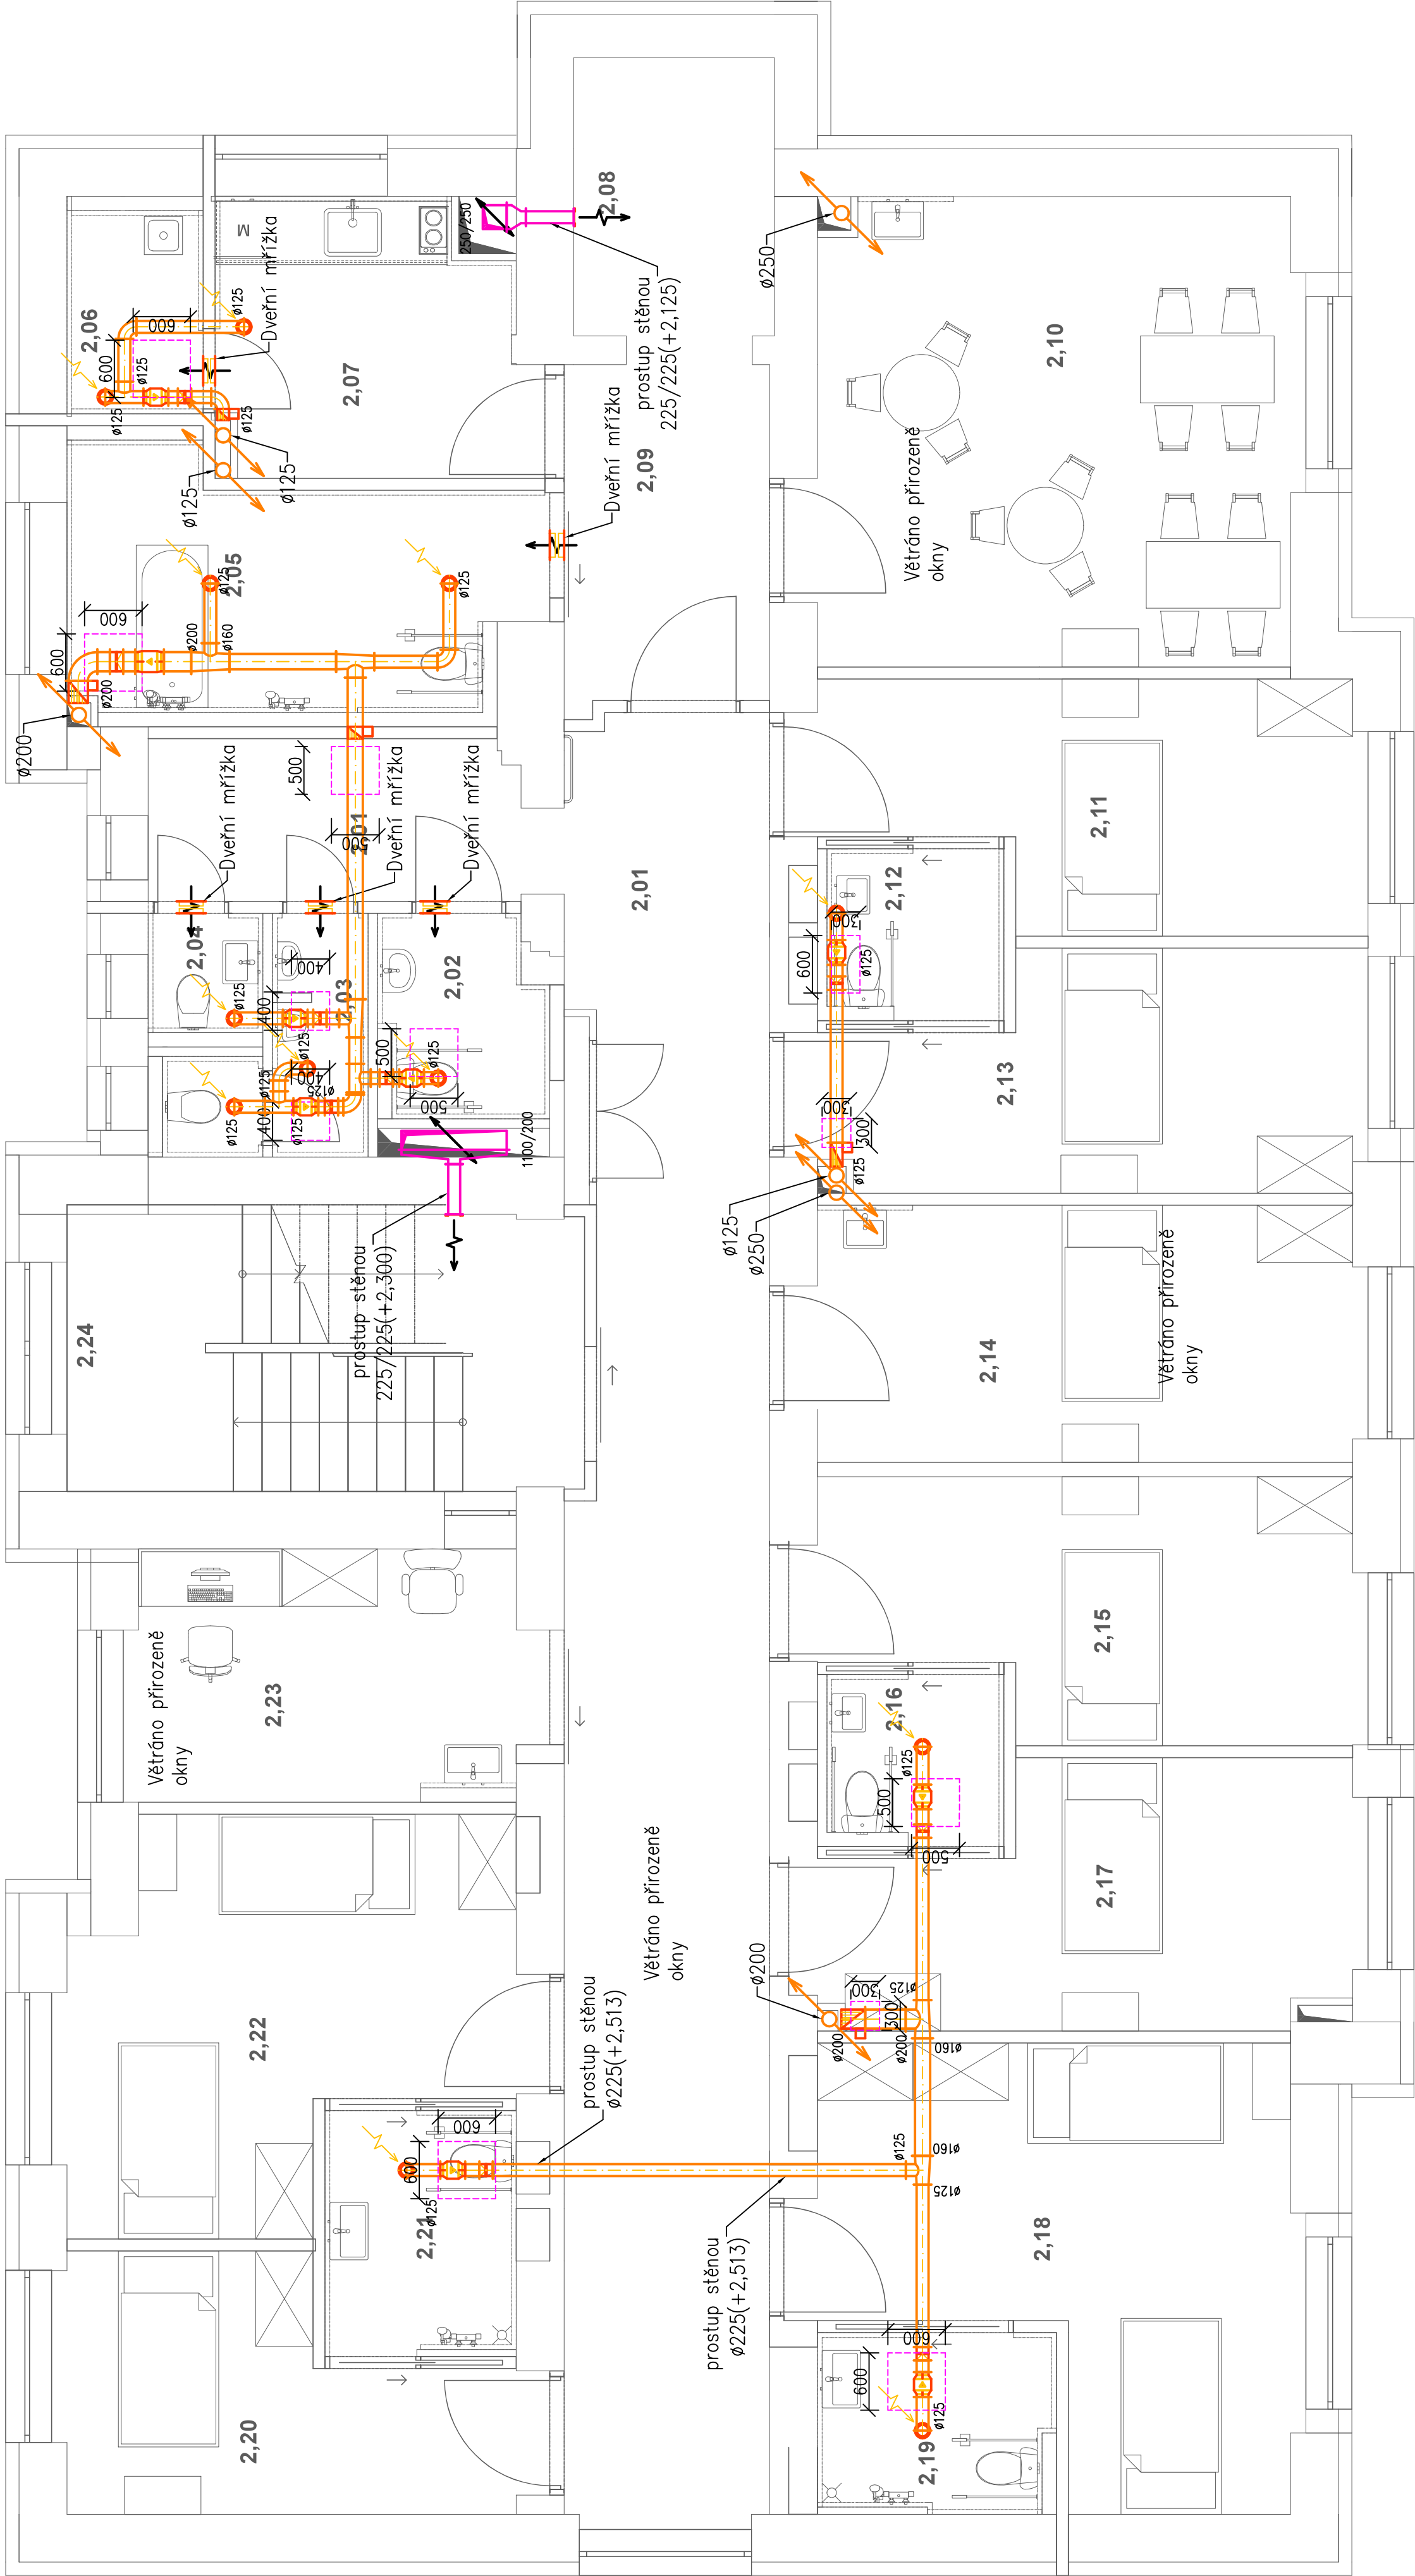

REVIZE

Index

Datum

Změna

Jméno

SCHEMA OBJEKTU

±0.000=xy

ORIENTACE SCHÉMATU

Projekty | Realizace | Projektový management
info@qualitygroup.cz | www.qualitygroup.cz

STAVTE CHYTŘE

STAVBA

Rekonstrukce budovy Domov pro seniory Frýdek-Místek

MÍSTO STAVBY

Školka 401
Frýdek-Místek
738 01

K.Ú.: Blansko (634956)
OKRES: Frýdek-Místek
KRAJ: Moravskoslezský

GENERÁLNÍ PROJEKTANT

Quality Group s.r.o., Příkop 815/4, 602 00 Brno
IČ: 08929723, zapsaná v obchodním rejstříku
KRAJ: Jihomoravský

AUTORIZACE

HLAVNÍ INŽENÝR PROJEKTU

Ing. Dan Ludaš, danluda@qualitygroup.cz, tel.: 737 542 673
tel.: 732 483 227

ZPRACOVATEL ODBORNÉ ČÁSTI

STAVEBNÍK - INVESTOR

Stavárna města Frýdek-Místek
Radniční 1148, Frýdek-Místek 738 01
IČO: 00396643

Č. SMLOUVY INVESTORA

OBJEKT

SO01

DATUM

ODBORNÁ ČÁST

D.101.08 Vzdutechnika

01/2023

Č. SMLOUVY PROJEKTANTA

000

P-22-046-000

PARÉ

MĚŘÍTKO

1:50

NÁZEV DOKUMENTU

PŮDORYS 2NP

KÓD ELEKTRONICKÉ VERZE DOKUMENTU

FM

DPS

D.101.08

04

VZT

Půdorys 2NP

00