


Legenda místností 1.PP

Ozn.	Název místnosti	Plocha (m²)
0.01	Chodba	24,07
0.02	Denní místnost	14,64
0.03	Předstíh	2,94
0.03.1	Místnost PO	5,22
0.03.2	Sever	3,60
0.04	Výměnková stanice	12,54
0.05	Výťahová šachta	6,11
0.06	Přípravovna jídla	14,98
0.07	Sklad prádla	7,75
0.08	Šatna zaměstnanci - ženy	23,70
0.09	Hyg. zařízení - ženy	4,69
0.10	WC ZTP	3,66
0.11	Sklad	5,95
0.12	Šatna zaměstnanci - muži	9,29
0.13	Hyg. zařízení - muži	3,90
0.14.1	Sklad	15,01
0.14.2	UPS	5,42
0.15	Posilovna	20,26
0.16	Masérna	15,38
0.17	Aktivizační místnost 1.	15,07
0.18	Aktivizační místnost 2.	11,63
0.19	Chodba 1 PP - 1	21,22
0.20	Chodba 1 PP - 2	17,93
		284,95 m²

1.PP

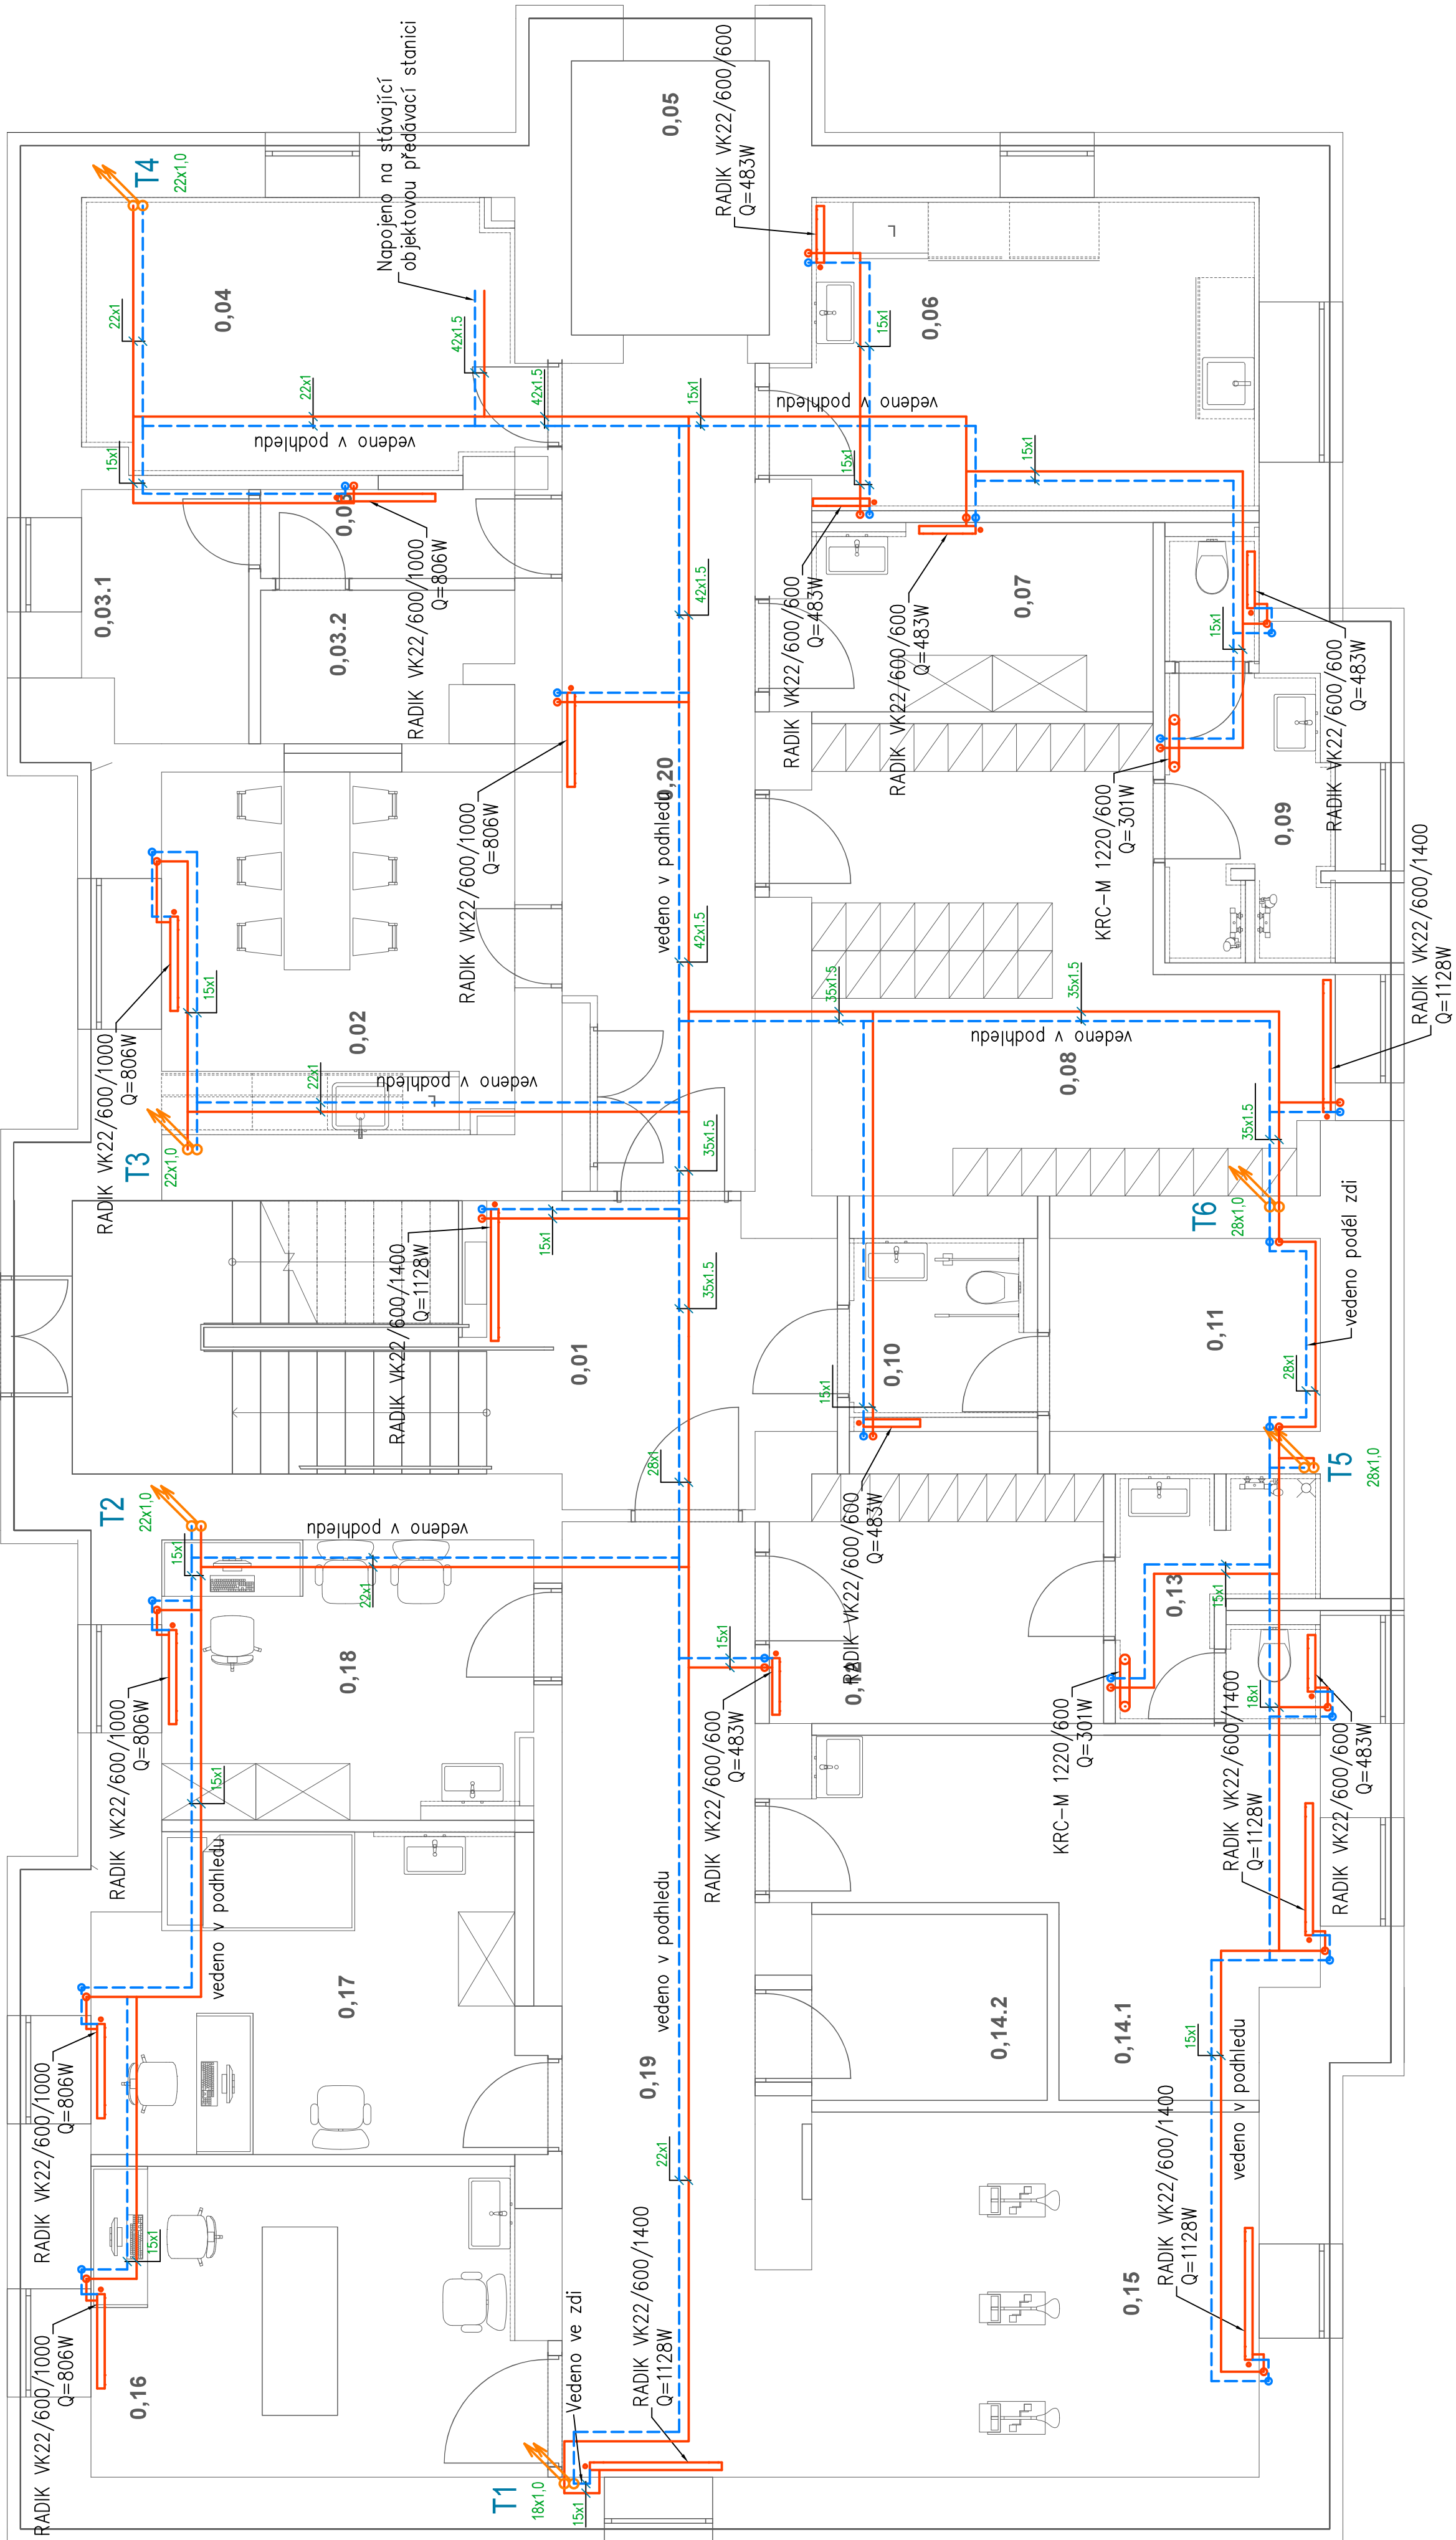

Legenda čar

- přírodní, potrubí z Cu
- - - vratné, potrubí z Cu
- stoupací potrubí v rámci patra

Poznámka

- přírodní a vratné potrubí bude provedeno z Cu, tloušťka nálevkové izolace 6 mm
- značení potrubí ve výkrese: vnější průměr x tloušťka stěny potrubí
- uspořádání rozvodů je nutné upřesnit při provádění stavy a koordinovat s ostatními profesemi
- potrubí je vedeno v podhledu
- prostory požadné dělicími konstrukcemi budou opatřeny minerální plstí a protipožárním akrylátovým tmelem pro těsnění prostupů

REVIZE

Index	Datum	Změna	Jméno

SCHEMA OBJEKTU

ORIENTACE SCHÉMATU

±0.000-xy

Projekty | Realizace | Projekty management

info@qualitygroup.cz | www.qualitygroup.cz

QUALITY GROUP

STAVTE CHYTRE

STAVBA

Rekonstrukce budovy Domov pro seniory Frýdek-Místek

MÍSTO STAVBY

Školní 401,  
Frýdek-Místek  
750 01  
Moravskoslezský

K.Ú.:

Blansko (634956)

OKRES:

Frýdek-Místek

KRAJ:

Moravskoslezský

GENERÁLNÍ PROJEKTANT

Quality Group s.r.o., Příspěvková organizace  
Kvalitní služby pro Vaše projekty  
Hlavní inženýr projektu  
Ing. Jan Ludaš, Genios@qualitygroup.cz, tel.: 737 542 673  
tel.: 732 483 227  
E-mail: lena.labaš@qualitygroup.cz

AUTORIZACE

Č. SNÍLKOVY INVESTORA

xxxx

Č. SNÍLKOVY PROJEKTANTA

P-22-046-000

OBJEKT

SO01

DATUM

01/2023

PARÉ

ODBOBNÁ ČÁST

D.101.05 Ústřední vytápění

MĚŘÍTKO

1:50

NÁZEV DOKUMENTU

PŮDORYS 1PP

KÓD ELEKTRONICKÉ VERZE DOKUMENTU

verze

FM

DPS

D.101.05

02

UV

Půdorys 1PP

00