


# 8.-10.NP B

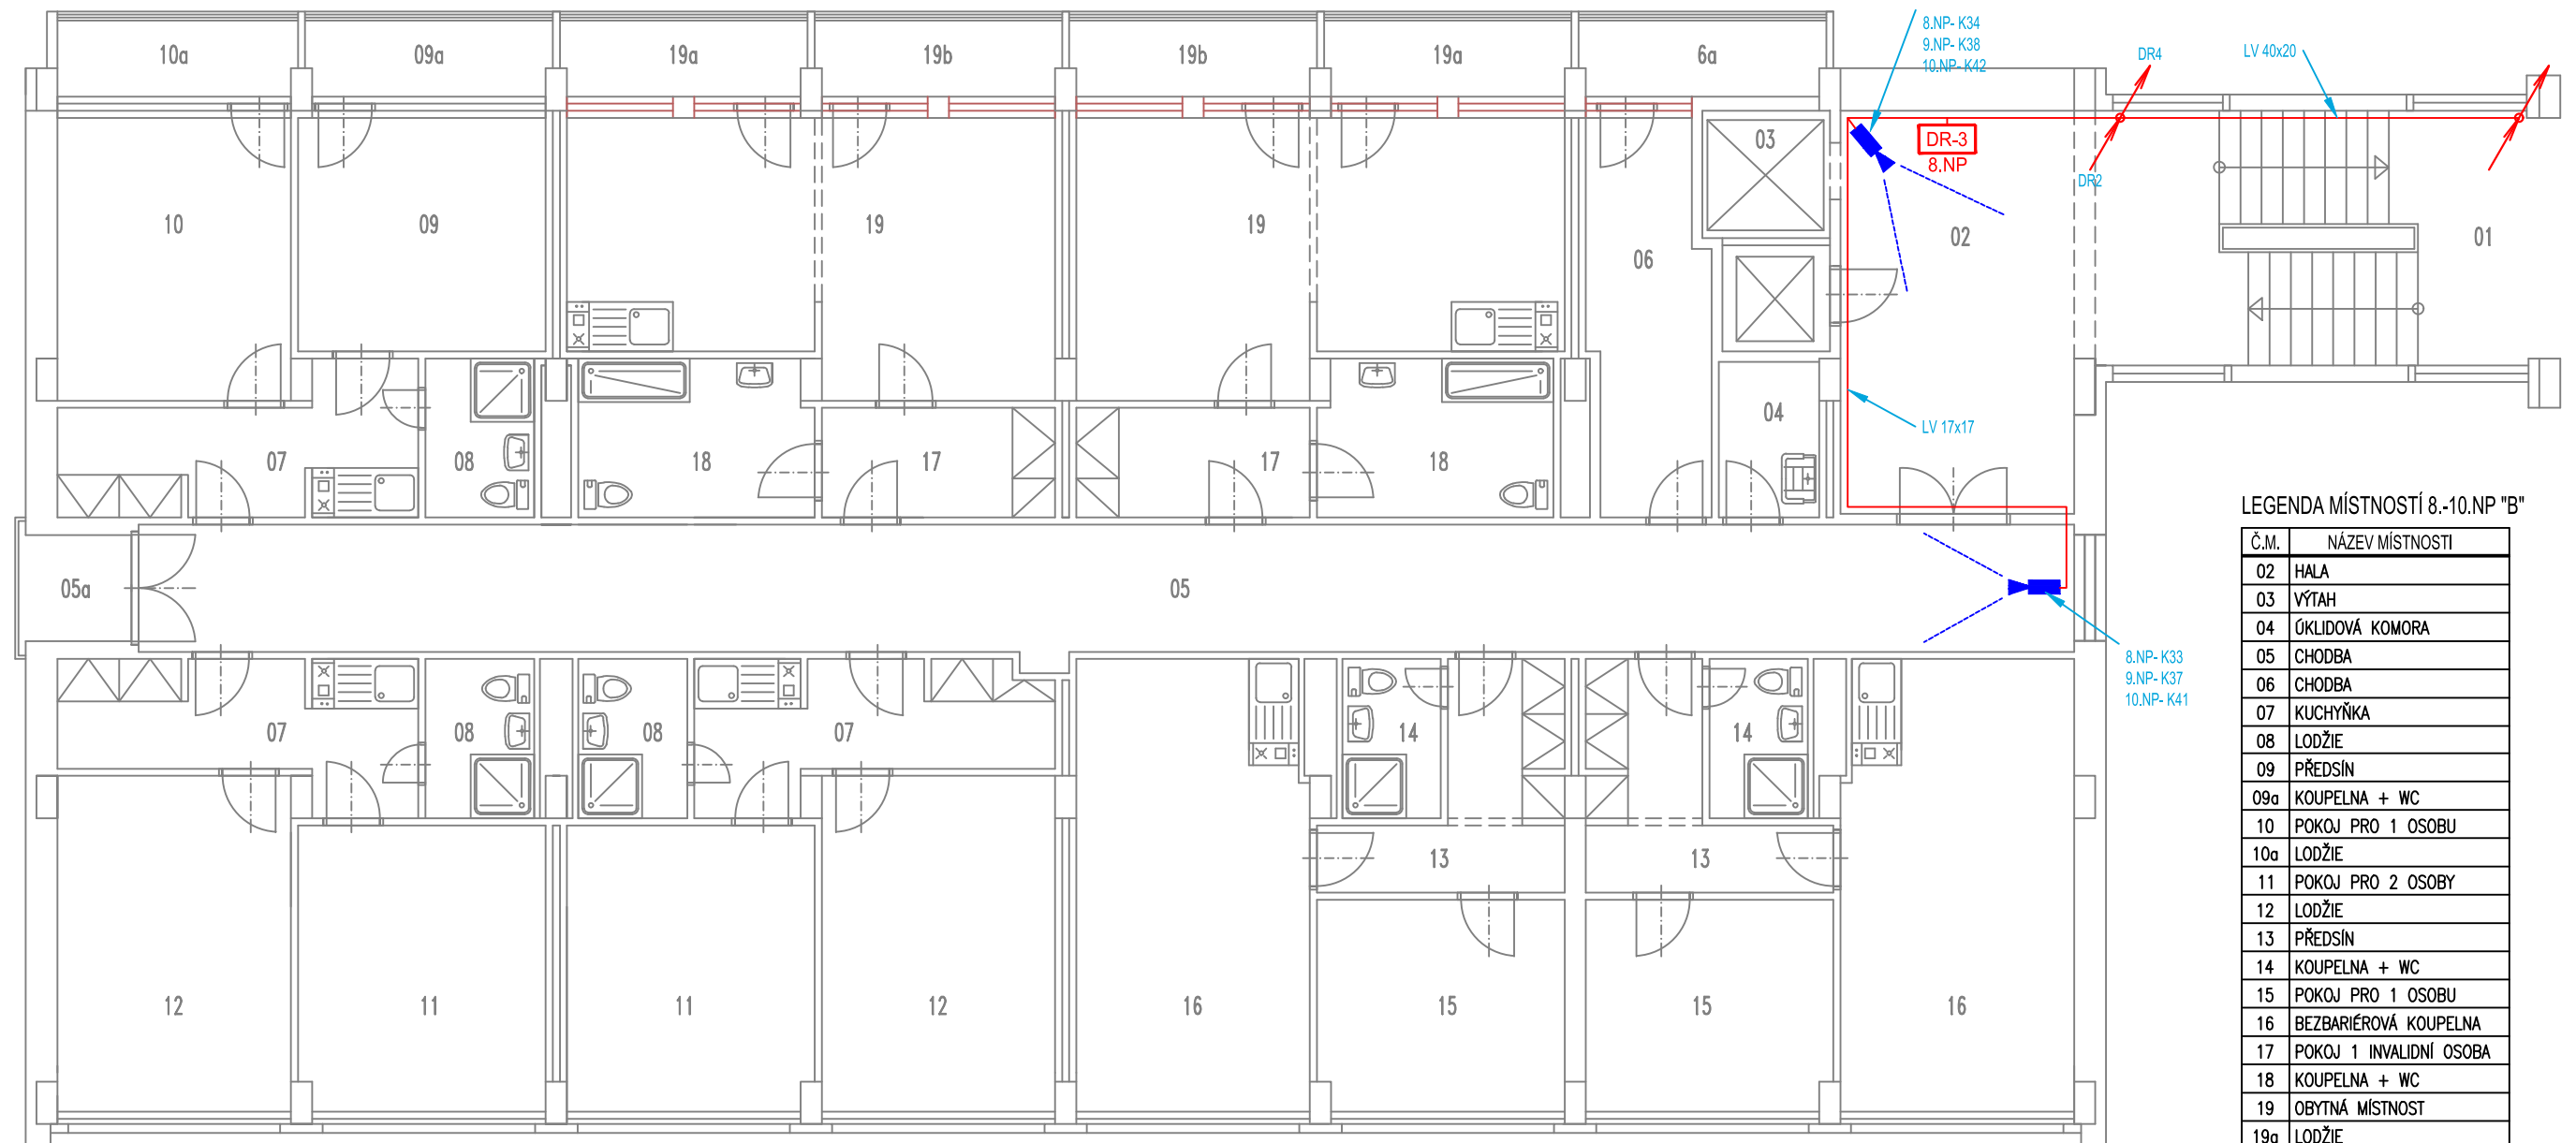

LEGENDA MÍSTNOSTÍ 8.-10.NP "B"

Č.M.	NÁZEV MÍSTNOSTI
02	HALA
03	VÝTAH
04	ÚKLIDOVÁ KOMORA
05	CHODBA
06	CHODBA
07	KUCHYŇKA
08	LODŽIE
09	PŘEDSÍN
09a	KOUPELNA + WC
10	POKOJ PRO 1 OSOBU
10a	LODŽIE
11	POKOJ PRO 2 OSOBY
12	LODŽIE
13	PŘEDSÍN
14	KOUPELNA + WC
15	POKOJ PRO 1 OSOBU
16	BEZBARIÉROVÁ KOUPELNA
17	POKOJ 1 INVALIDNÍ OSOBA
18	KOUPELNA + WC
19	OBYTNÁ MÍSTNOST
19a	LODŽIE
19b	LODŽIE

LEGENDA CCTV:

- DR** DATOVÝ ROZVADĚČ NÁSTĚNNÝ
- DIG** DIGITÁLNÍ ZÁZNAM
- K** VNITŘNÍ KAMERA
- KABEL. TRASA V PVC LIŠTÁCH LV NA ZDI 17x17

<b>ASA EXPERT</b> STAVEBNÍ PROJEKCE	Akce: č.p.811, u.I. Malý Koloredov- instalace kamerového systému	
	Zhotovitel: <b>ASA EXPERT A.S.</b> ZNALECTVÍ, PORADENSTVÍ, PROJEKČNÍ STUDIO	Adresa zhotovitele: <b>Lažanská 626/24 710 06, Olomouc IČ 27791091 DIČ CZ 27791091</b>
	Razítko, podpis:	Kontakt zhotovitele: <b>http://www.asaexpert.cz e-mail: info@asaexpert.cz tel./fax 596 110 635</b>
	Zodpovědný projektant: Jan Kupec Podpis: <i>Jan Kupec</i> tel: 773 435 555	Č. zakázky: 2023/28B
	Investor: <b>Město Frýdek-Místek</b>	
Vypracoval: Jan Kupec Podpis: <i>Jan Kupec</i> tel: 773 435 555	Datum: ČERVENEC 2023	Měřítko: 1:100
Autorizovaný inženýr projektu: Jan Kupec	Kontroloval: Ivo Poncza	Formát: A4/2x
Stupeň: Dokumentace pro stavební povolení	Část: D.1.4. - CCTV	Č.v.: <b>D1.4.b-04</b>
Výkres: Část "B" - Půdorys 8.-10.NP		
Datum:		