


2.NP "A"

 
LEGENDA MÍSTNOSTÍ 2.NP "A"

Č.M.	NÁZEV MÍSTNOSTI
01	SCHODIŠTĚ
02	HALA
03	VÝTAHY
04	ÚKLIDOVÁ KOMORA
05	CHODBA
05a	LODŽIE
06	KOČÁRKY, KOLA
07	PŘEDSÍŇ
08	KOUPELNA + WC
09	LOŽNICE
10	OBÝVACÍ POKOJ
11	LOŽNICE
12	OBÝVACÍ POKOJ
13	PŘEDSÍŇ
14	KOUPELNA + WC
15	LOŽNICE
16	OBÝVACÍ POKOJ
17	-
18	-
19	-

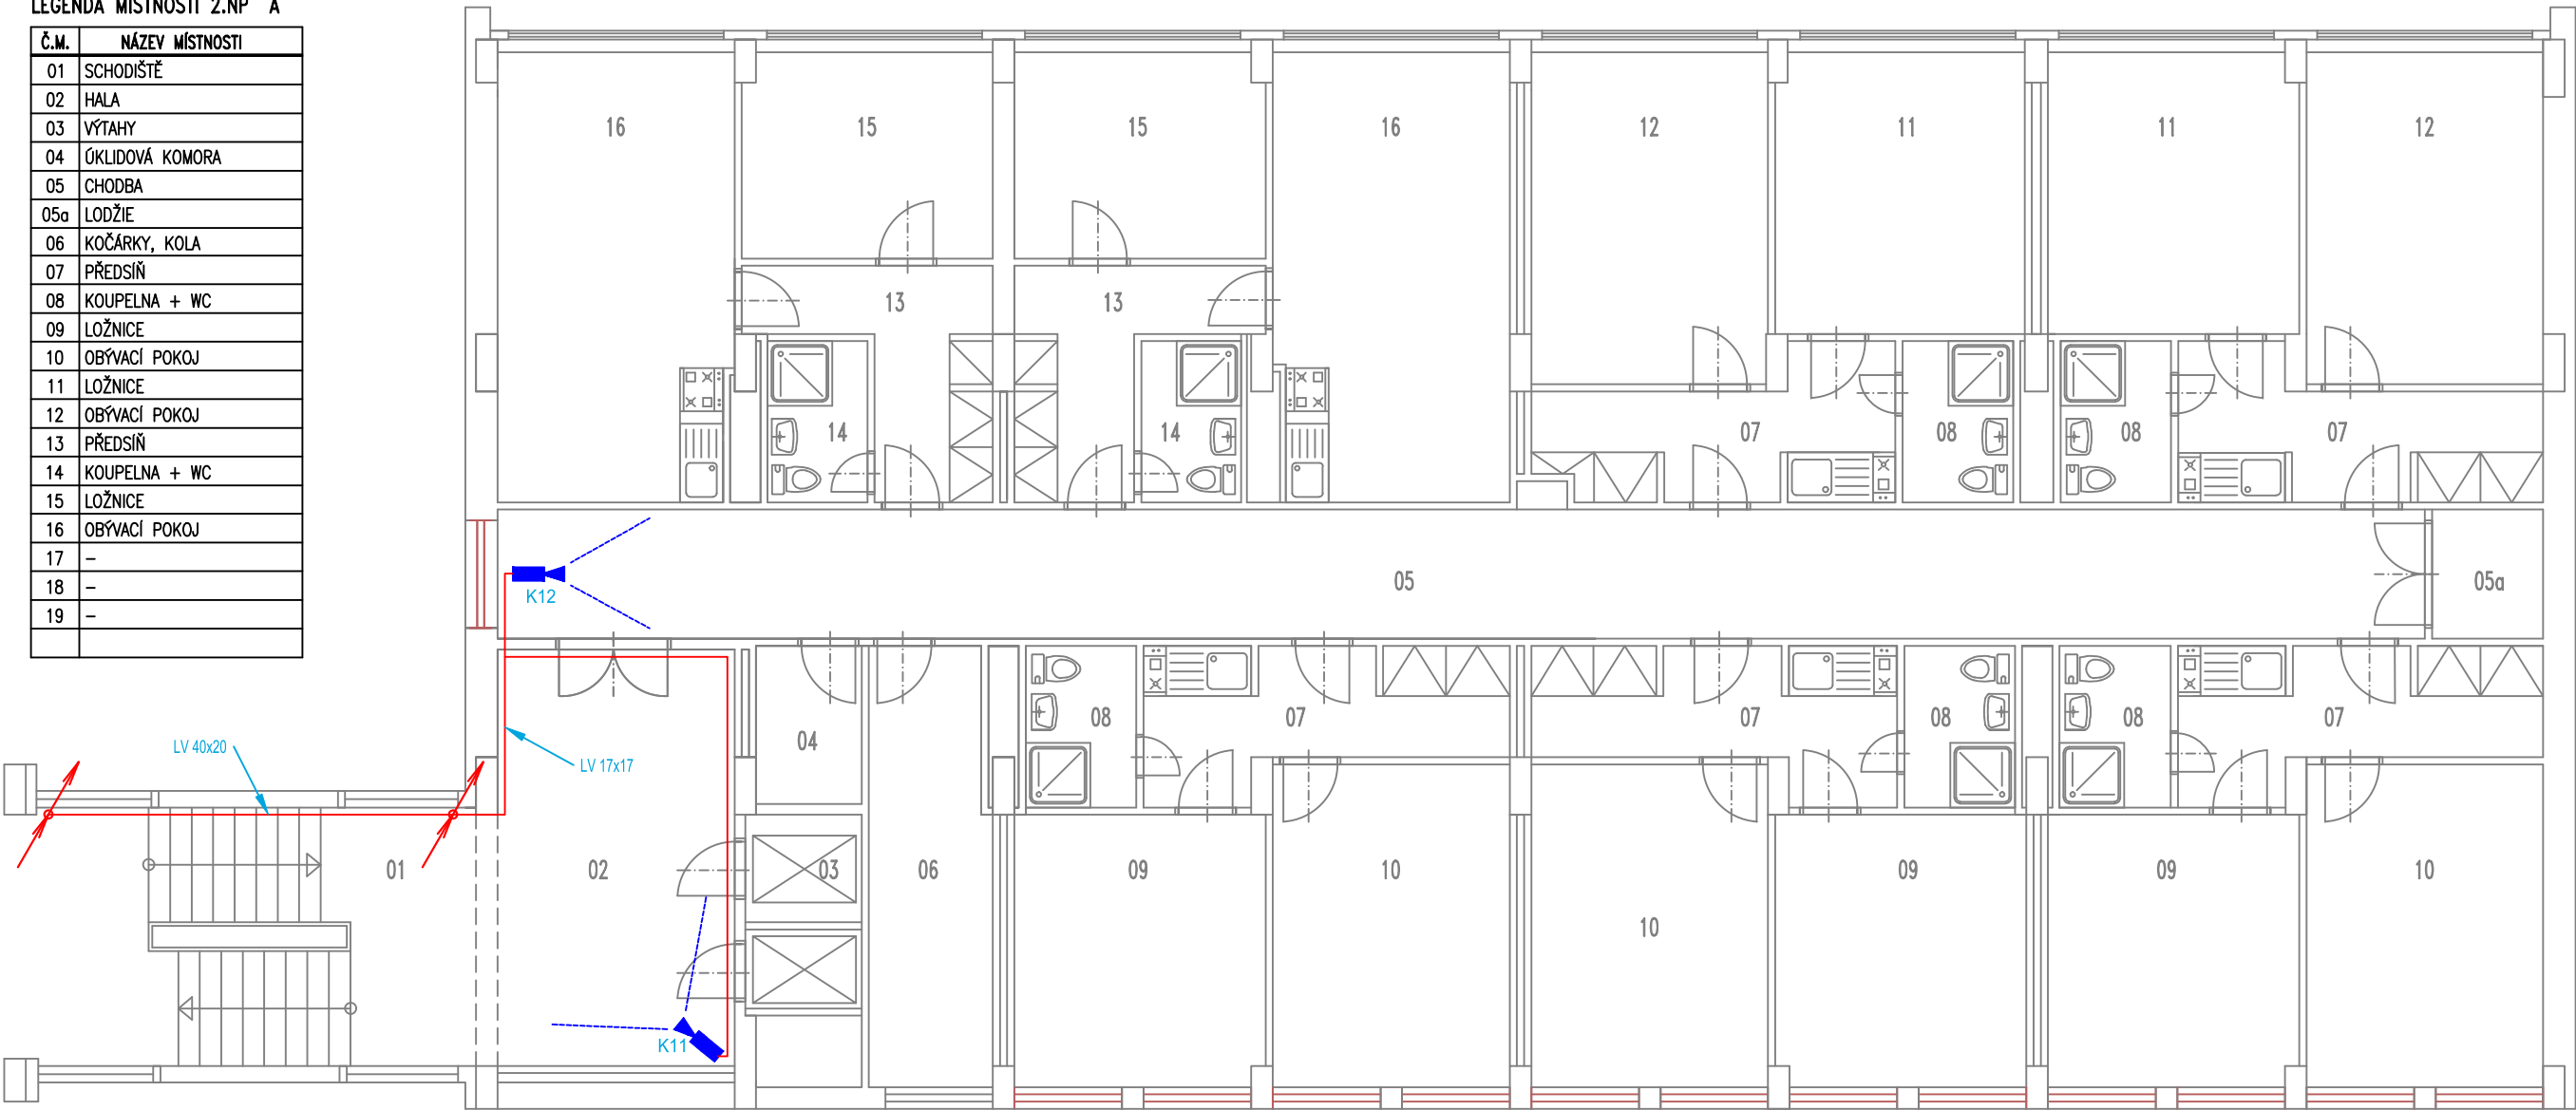

LEGENDA CCTV:

- DR** DATOVÝ ROZVADĚČ NÁSTĚNNÝ
- DIG** DIGITÁLNÍ ZÁZNAM
- K11** VNITŘNÍ KAMERA
- K12** VNITŘNÍ KAMERA
- KABEL. TRASA V PVC LIŠTÁCH LV NA ZDI 17x17

	Akce: č.p.811, u.l. Malý Koloredov- instalace kamerového systému		
	Zhotovitel: <b>ASA EXPERT A.S.</b> ZNALECTVÍ, PORADENSTVÍ, PROJEKČNÍ STUDIO	Adresa zhotovitele: <b>Letňanská 626/24 719 06, Opatowitz IČ: 27791891 DIČ: CZ 27791891</b>	Kontakt zhotovitele: <b>http: www.asaexpert.cz e-mail: info@asaexpert.cz tel./fax 596 110 635</b>
Razítko, podpis:	Zodpovědný projektant: Jan Kupec	Podpis: 	tel: 773 435 555
	Vypracoval: Jan Kupec	Podpis: 	tel: 773 435 555
	Autorizovaný inženýr projektu: Jan Kupec	Kontroloval: Ivo Poncza	
	Stupeň: Dokumentace pro stavební povolení		
	Výkres: Část "A" - Půdorys 2.NP		
Datum:			Měřítko: 1:100 Č.v.: <b>D1.4.b-08</b>