


6.-7.NP B

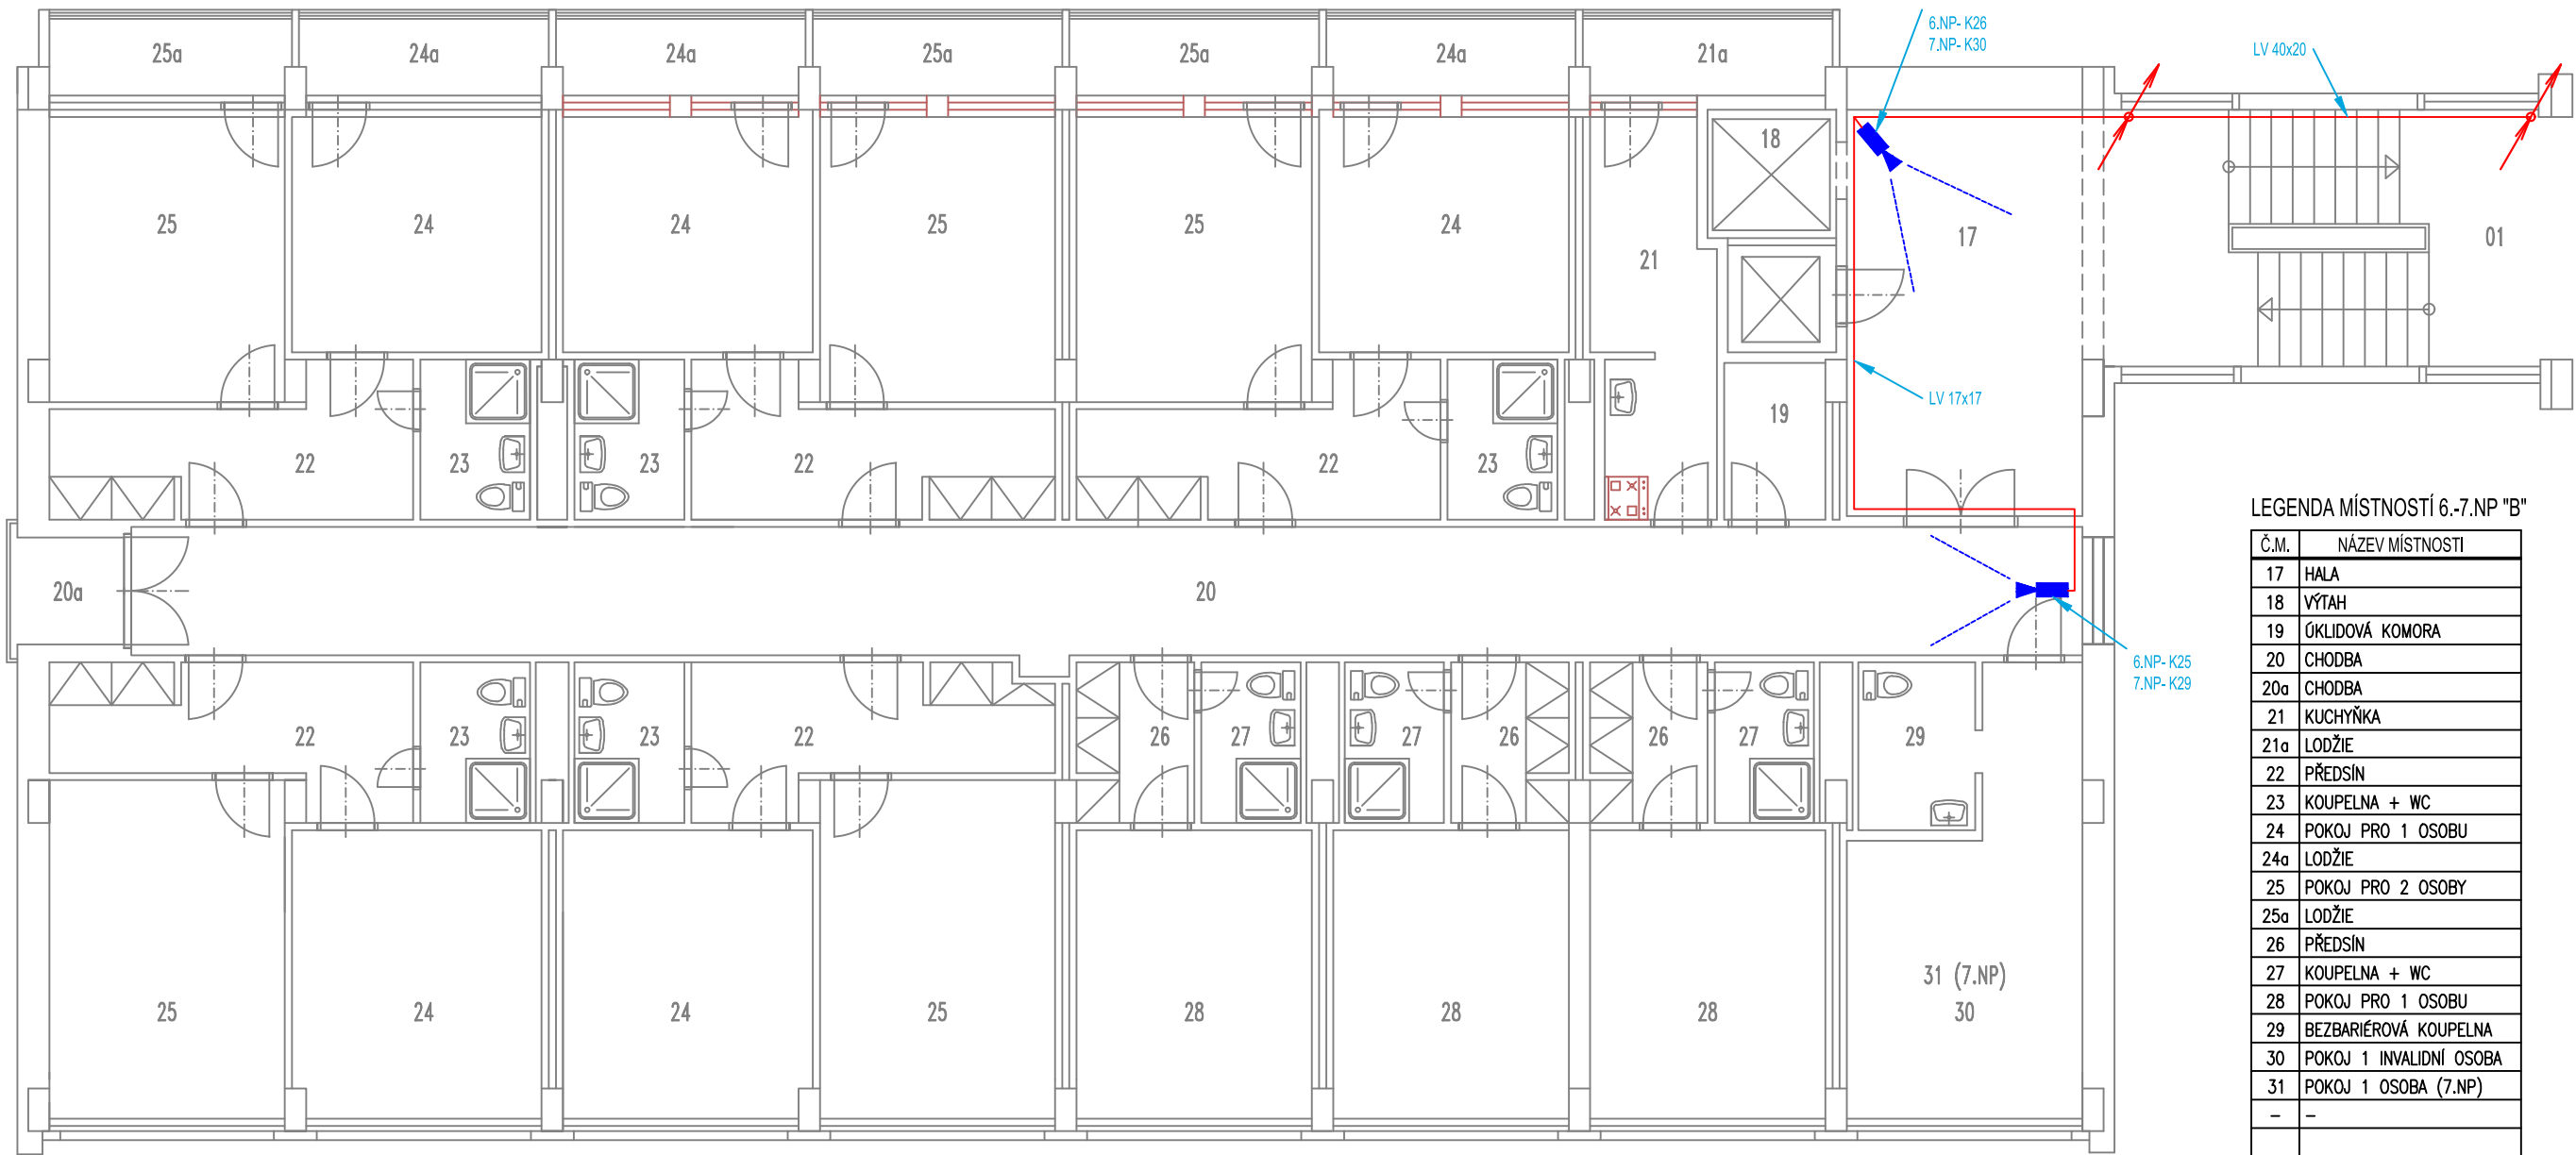

LEGENDA MÍSTNOSTÍ 6.-7.NP "B"

Č.M.	NÁZEV MÍSTNOSTI
17	HALA
18	VÝTAH
19	ÚKLIDOVÁ KOMORA
20	CHODBA
20a	CHODBA
21	KUCHYŇKA
21a	LODŽIE
22	PŘEDSÍN
23	KOUPELNA + WC
24	POKOJ PRO 1 OSOBU
24a	LODŽIE
25	POKOJ PRO 2 OSOBY
25a	LODŽIE
26	PŘEDSÍN
27	KOUPELNA + WC
28	POKOJ PRO 1 OSOBU
29	BEZBARIÉROVÁ KOUPELNA
30	POKOJ 1 INVALIDNÍ OSOBA
31	POKOJ 1 OSOBA (7.NP)
-	-

LEGENDA CCTV:

- DR

DATOVÝ ROZVADĚČ NÁSTĚNNÝ
- DIG

DIGITÁNÍ ZÁZNAM
- VNITŘNÍ KAMERA
- KABEL. TRASA V PVC LIŠTÁCH LV NA ZDI 17x17

ASA
EXPERT
STAVEBNÍ PROJEKCE

Akce:
č.p.811, u.I. Malý Koloredov-
instalace kamerového systému

Zhotovitel:
ASA EXPERT A.S.
ZNALECTVÍ, PORADENSTVÍ, PROJEKČNÍ STUDIO

Adresa zhotovitele:
**Lažalská 626/24
719 06, Ostrova
IČ 27791891 DIČ CZ 27791891**

Kontakt zhotovitele:
**http: www.asaexpert.cz
e-mail: info@asaexpert.cz
tel./fax 596 110 635**

Razítko, podpis:

Zodpovědný projektant:
Jan Kupec

Podpis:
Jan Kupec

tel: 773 435 555

Vypracoval:
Jan Kupec

Podpis:
Jan Kupec

tel: 773 435 555

Autorizovaný inženýr projektu:
Jan Kupec

Kontroloval:
Ivo Poncza

Stupeň:
Dokumentace pro stavební povolení

Výkres:
Část "B" - Půdorys 6.-7.NP

Datum:

Č. zakázky:
2023/28B

Datum:
ČERVENEC
2023

Formát:
A4/2x

Část:
D.1.4. - CCTV

Investor:
**Město
Frýdek-Místek**

Měřítko:
1:100

Č.v.:
D1.4.b-03