


Půdorys 11.NP
Měřítko 1:50

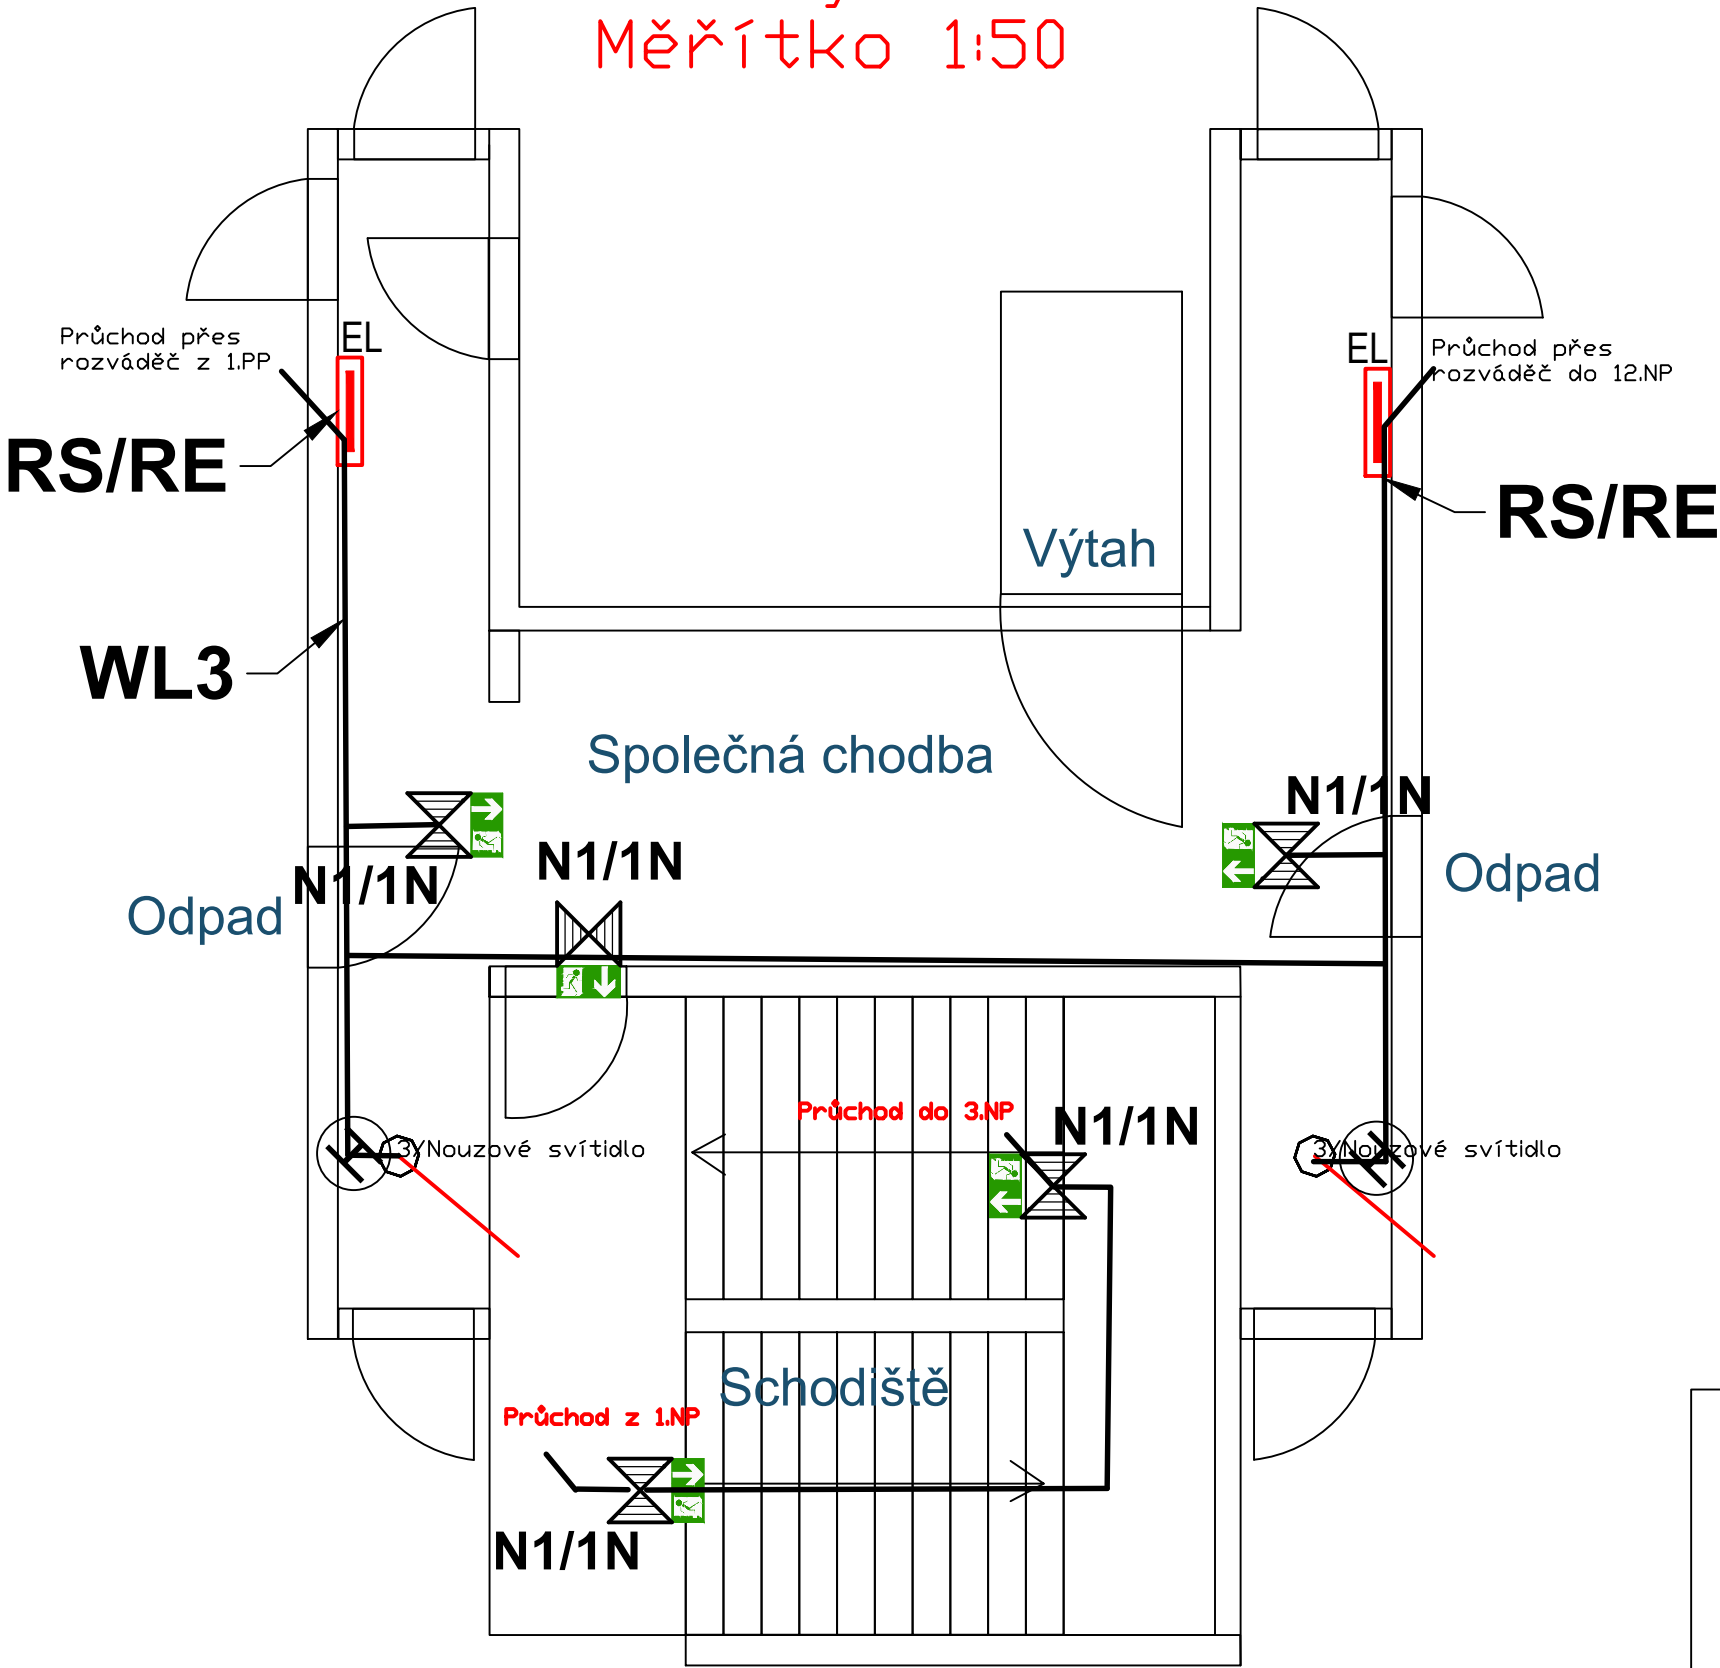

- N1/1N**
Nouzové svítidlo s piktogramem a vlastní baterií
60 min, 3W, Elektrolumen
- EL**
Stávající patrový rozváděč s
kabelovou trasou
- N1/1N**
Nouzové svítidlo
ELEKTRO-LUMEN ELVA FL NAREA 1 C 3W <0 lm; 0.0 W>

1:50

MĚŘÍTKO:

TYP:

Kreslil:	J. Klančík	ZMĚNA:	DATUM:	PODPIS:	INDEX:
SCHVÁLIL:	J. Klančík	a
Autorizoval:	J. Klančík	b
DATUM :	25.10.2023	c
Frýdek - Místek	Komenského 159	d

Nouzové osvětlení

H7L25-001-001

ČÍSLO VÝKRESU:

LISTŮ: 18 LIST: 12