


Půdorys 12.NP
Měřítko 1:50

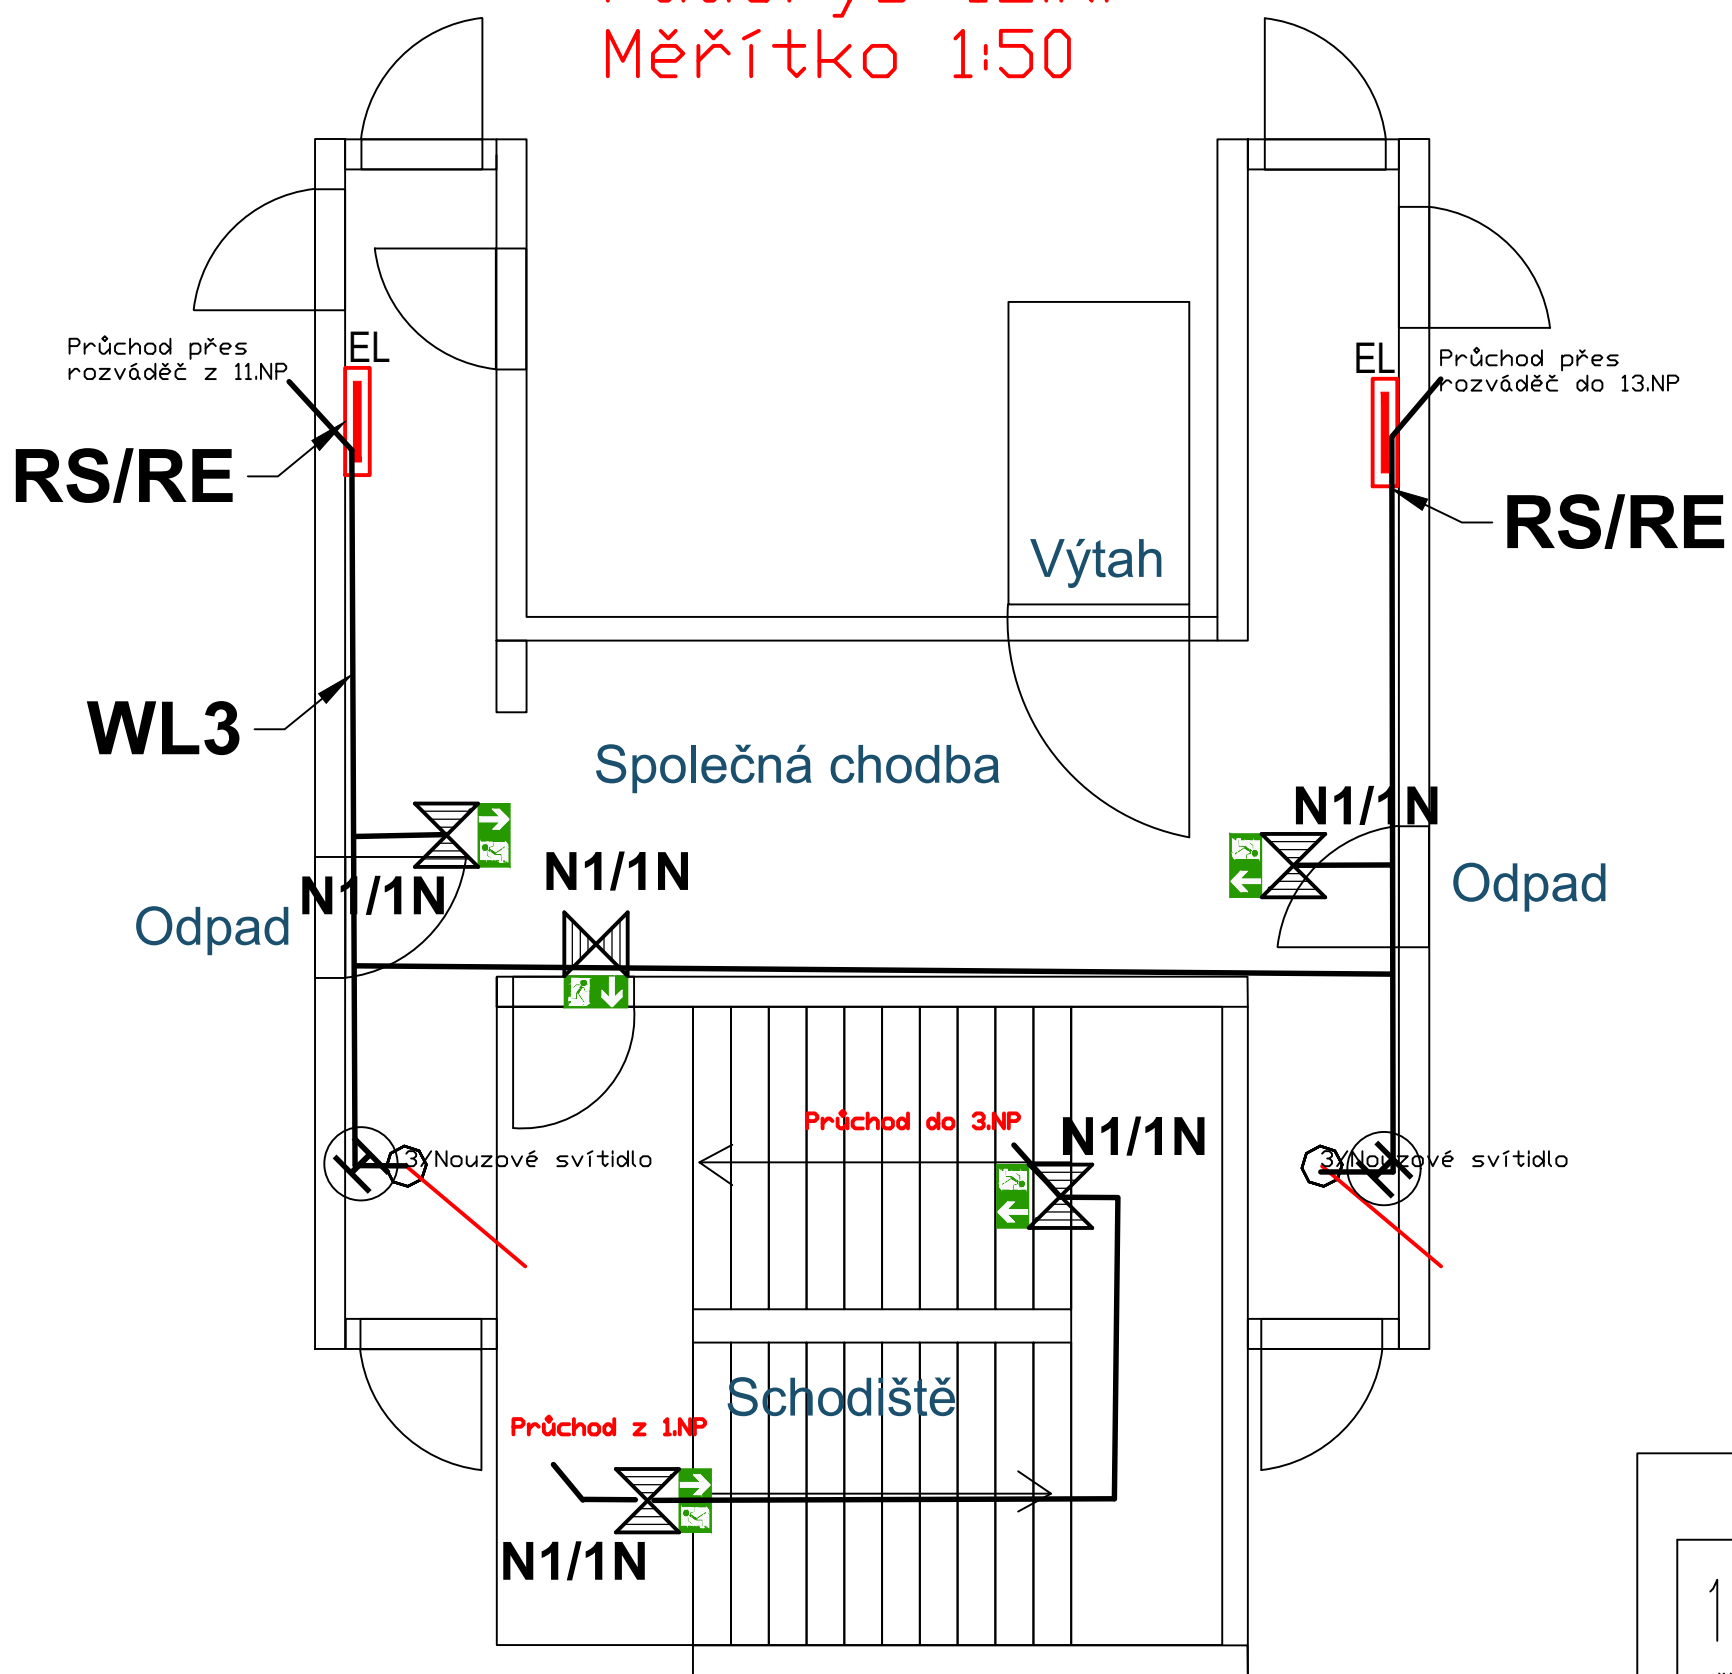

- N1/1N**
Nouzové svítidlo s piktogramem a vlastní baterií
60 min, 3W, Elektrolumen
- EL**
Stávající patrový rozváděč s
kabelovou trasou
- N1/1N**
Nouzové svítidlo
ELEKTRO-LUMEN ELVA FL NAREA 1 C 3W (0 lm; 0.0 W)

1:50 MĚŘÍTKO: TYP:	Kreslil: J. Klančík	ZMĚNA:	DATUM:	PODPIS:	INDEX:
	SCHVÁLIL: J. Klančík	a
	Autorizoval: J. Klančík	b
	DATUM : 25.10.2023	c
	Frýdek - Místek Komenského 159	d
Nouzové osvětlení			H7L25-001-001		
NÁZEV:			ČÍSLO VÝKRESU: LISTŮ: 18 LIST: 13		