





EL.R. ELEKTRICKÝ ROZVADĚČ
H HYDRANT

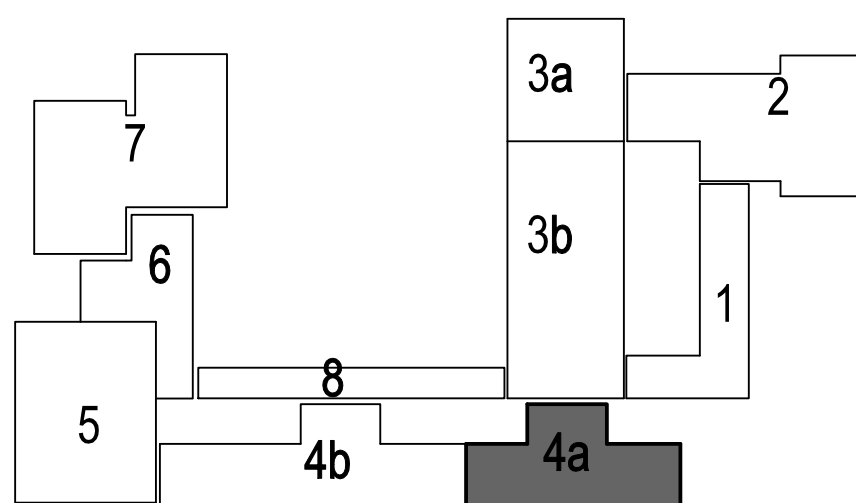

Projektant a vlastník: INPRO Cenná cesta 1909 738 01 Frydek-Místek Zastupující: Ing. Vladimír Miller Lukáš Kloudek Vyráběcí: Investor: Alce:	
e-mail: 558 631 983; 596 888 984 e-mail: muller@inproprojekt.cz web: www.inproprojekt.cz	
Statutární město Frydek-Místek Radniční 1148 738 22 Frydek-Místek	
Projektové dokumentace skutečného stavu Základní školy Frydek-Místek, ČSA 570 (elektronické podoba)	
Objekt: 4a	Název výnosu: PŮDORYS 1,NP
Stupeň P.D.:	Datum: 2.2009
	Číslo vydání: 38/2008
	Měřítko: 1:50
	Číslo výnosu: F-1