






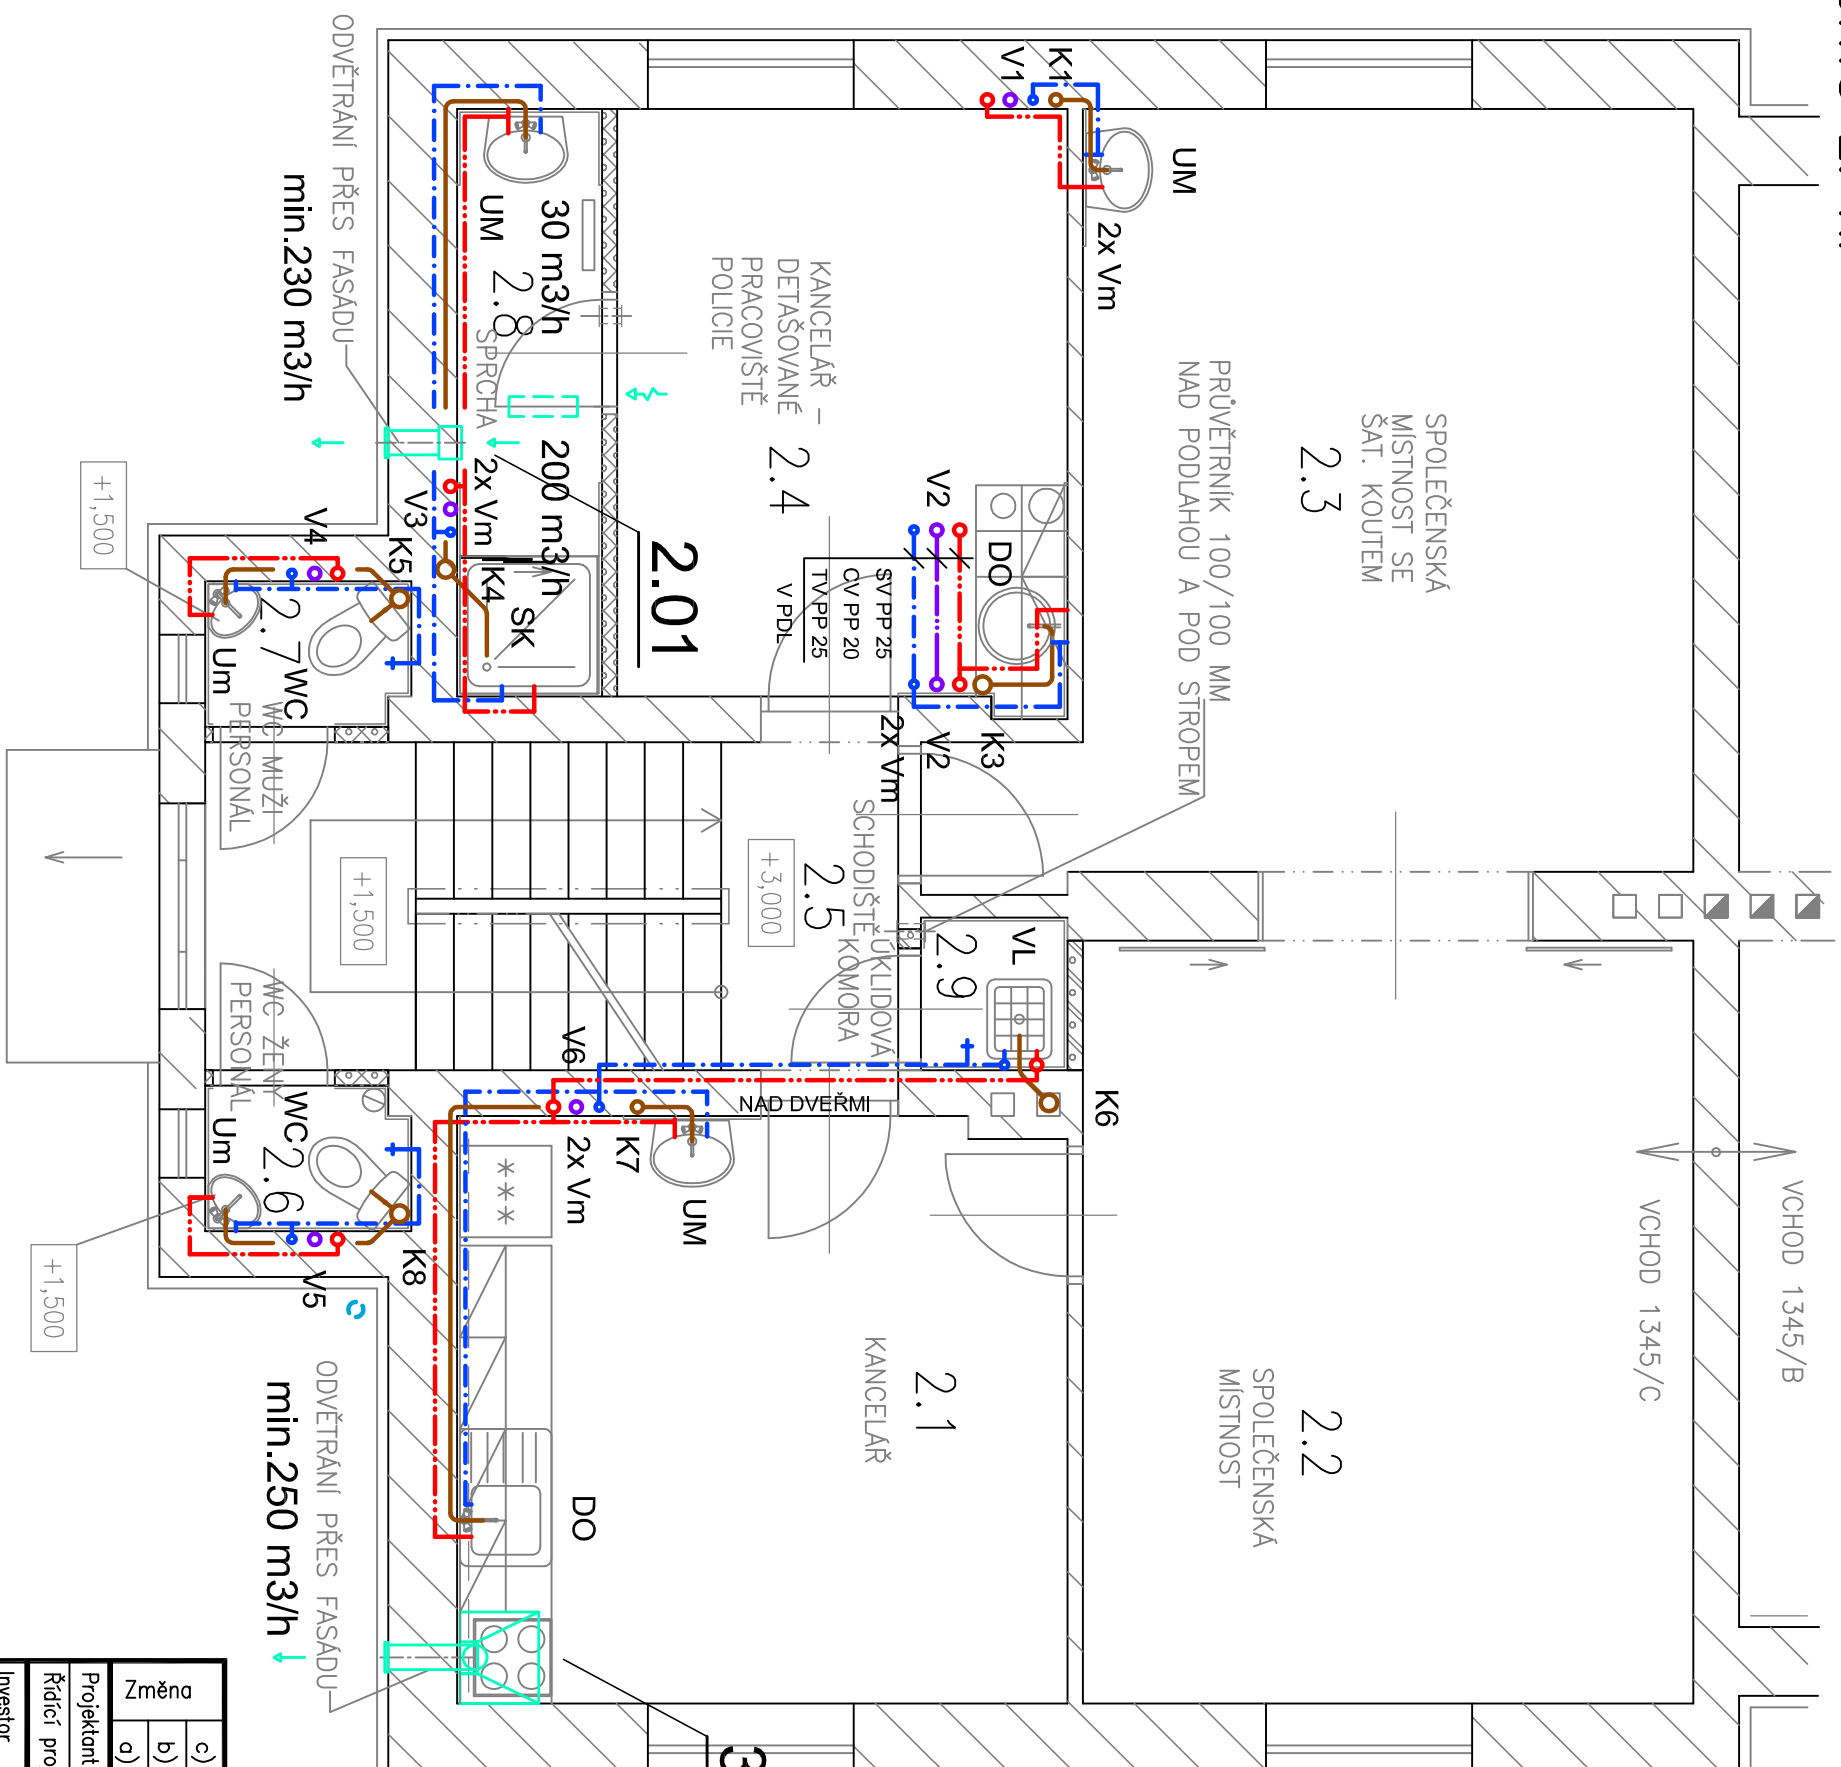

PUDORYS 2. NP



LEGENDA ZDRAVOTECHNIKY:

- | | |
|---|--|
|  | POTRUBÍ STUDENÉ VODY - PPR |
|  | POTRUBÍ TEPLÉ VODY - PPR |
|  | POTRUBÍ CÍRKULACE TEPLÉ VODY - PPR |
|  | POTRUBÍ SPLAŠK.KANALIZACE POD PODLAHOU - PVC |
|  | POTRUBÍ SPLAŠK.KANALIZACE NAD PODLAHOU - PP |
|  | POTRUBÍ DEŠŤOVÉ KANALIZACE - PVC |

V1, V2, ... STOUPAČKA VNITŘNÍHO VODOVODU
K1, K2, ... STOUPAČKA VNITŘNÍ KANALIZACE
KK, VK, ... KULOVÝ UZAVÍRACÍ KOHOUT, VÝPUSTNÝ KOHOUT

LEGENDA ZAŘÍZOVACÍCH PŘEDMĚTŮ:

- | | |
|----|---|
| DO | DŘEZ Z OCEL.NEREZ PLECHU, SMĚŠ.BATERIE STOJ. |
| SK | SPRCHOVÝ KOUT, SMĚŠ.BATERIE VČ.SPRCH.KOMPLETU |
| Um | UMÝVÁTKO KERAM.ROHOVÉ Š.400, STOJ.SMĚŠ.BATERIE |
| UM | UMÝVADLO KERAMICKÉ Š.550, STOJ.SMĚŠ.BATERIE |
| VL | VÝLEVKA KERAMICKÁ, VČ.SP.L.NÁDRŽKY,SMĚŠ.BATERIE |
| WC | KLOZET KERAMICKÝ, PROVEDENÍ KOMBI |
| Vp | PODLAHOVÁ VPUŠŤ PLASTOVÁ |
| VM | VODOMĚRNÁ SESTAVA S FAKTURAČNÍM VODOMĚREM |
| Vm | VODOMĚR NA STUDENOU NEBO TEPLOU VODU |

Ztv ZÁSOBNÍKOVÝ OHŘEV TEPLÉ VODY - DOD.PROFESE ÚT

LEGENDA ZAŘÍZENÍ PRO VZDUCHOTECHNIKU:

- 1.01, 1.02 MALÝ AXIÁLNI VENTILÁTOR PRO NÁSTĚNNOU MONTÁŽ
2.01 MALÝ AXIÁLNI VENTILÁTOR PRO PODSTROPNÍ MONTÁŽ
3.01, 3.02 KUCHYŇSKÝ ODSAVAČ PAR ZÁSUVNÝ

Změna							
c)							
b)							
a)				Provedl			
				Datum			
				Podpis			
Projektant	STIBOROVÁ D.		Kontroloval	ING.STIBOROVÁ P			
Řídící proj.	ING. FERDIAN J.						
Investor STATUTÁRNÍ MĚSTO FRÝDEK-MÍSTEK, RADNIČNÍ 1148, FRÝDEK-MÍSTEK							

ferdi proj. a inž. činnost, obchodní
 ing. FERDIAN Jaromír
 Ruská 43
 703 00 OSTRAVA 3

Stavba	REKONSTRUKCE ČÁSTI DOMU Č.P. 1345, UL. MÍRU, K.Ú. FRYDEK	
	Stupeň DPS	Datum 06/2014
	Č.zak.	FA4 2
	CAD	
Objekt	D.1.4.1. ZDRAVOTNĚ TECHNICKÉ INSTALACE	
	D.1.4.2. VZDUCHOTECHNIKA	
Obsah	A.č. 14104	Č.výkresu
	Měřítko 1:50	4
	Kótováno v mm	