



HUP-KK DN 50
PLYNOMĚR G16
OSAZENO VE SKŘINI

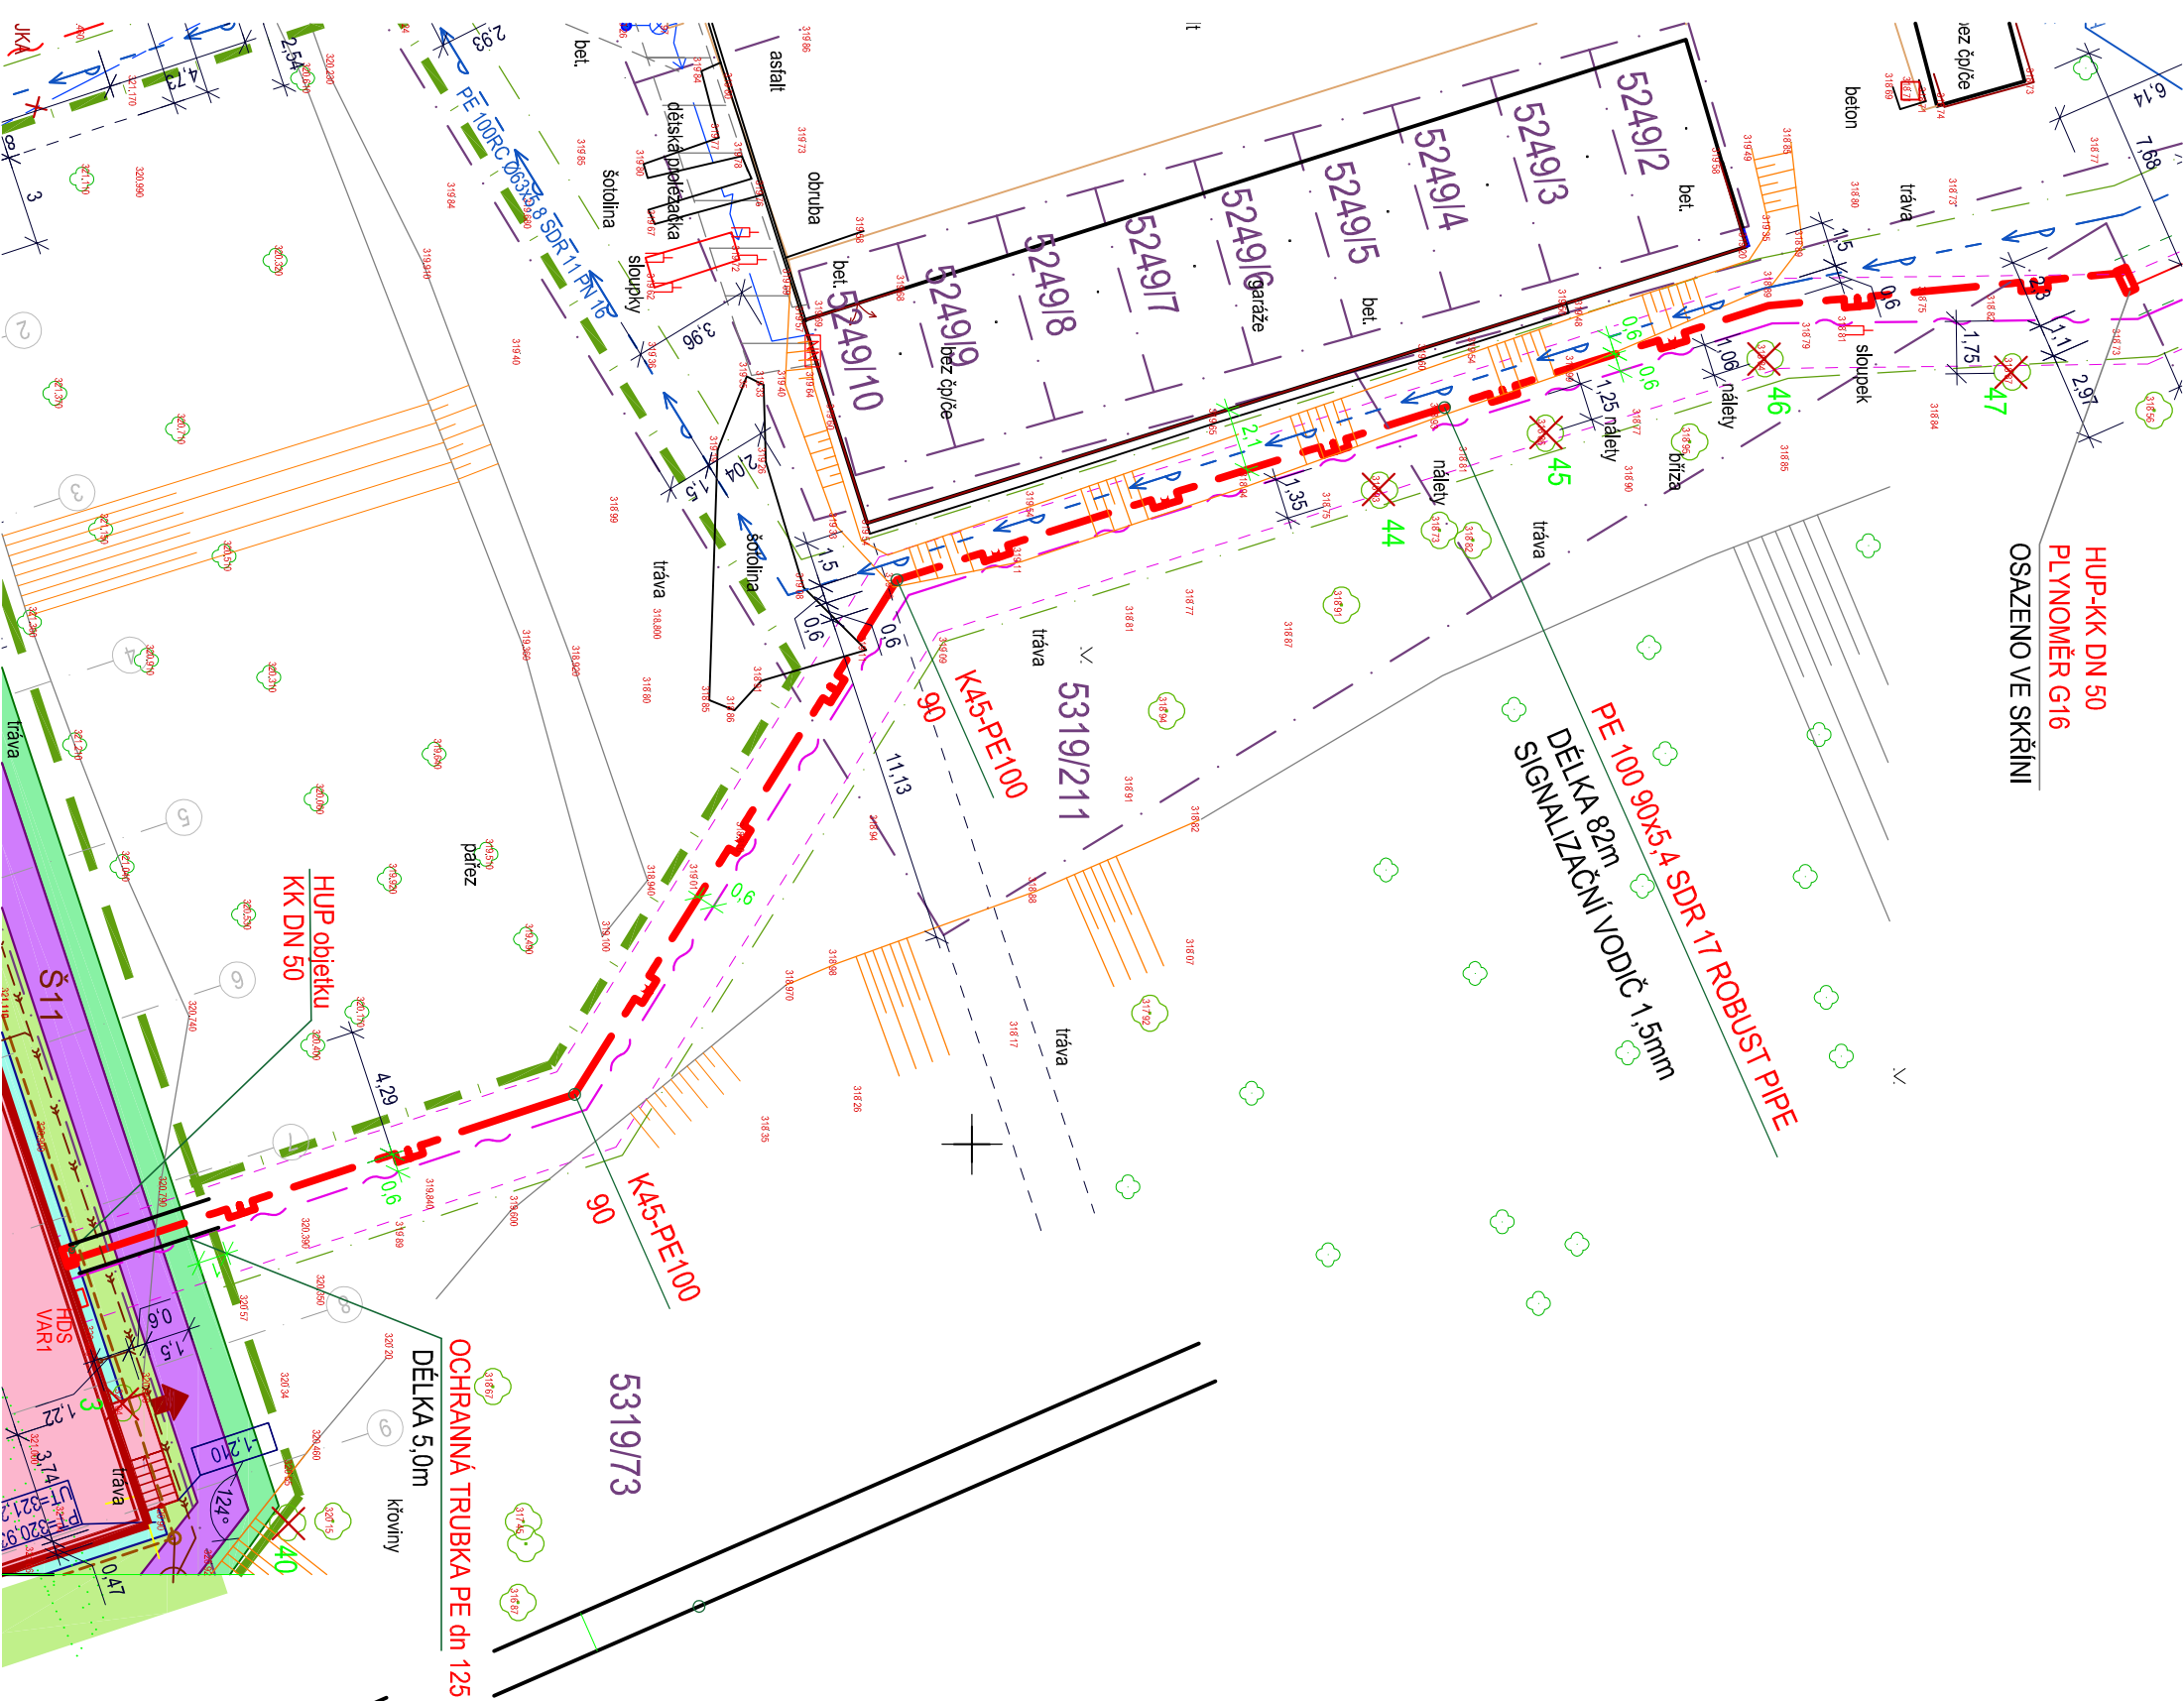


LEGENDA
HRANICE PARCEL
2392/1
ČÍSLO PARCEL


NAVRHOVANÉ OBJEKTY A INŽENÝRSKÉ SÍTĚ

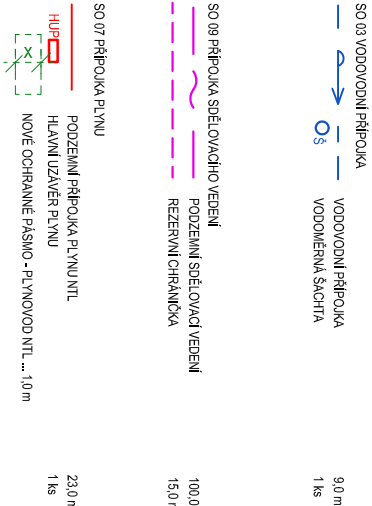

STÁVAJÍCÍ OBJEKTY A SÍTĚ

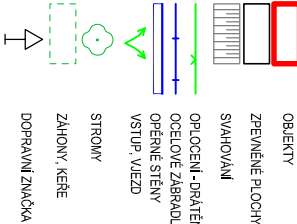


STÁVAJÍCÍ INŽENÝRSKÉ SÍTĚ

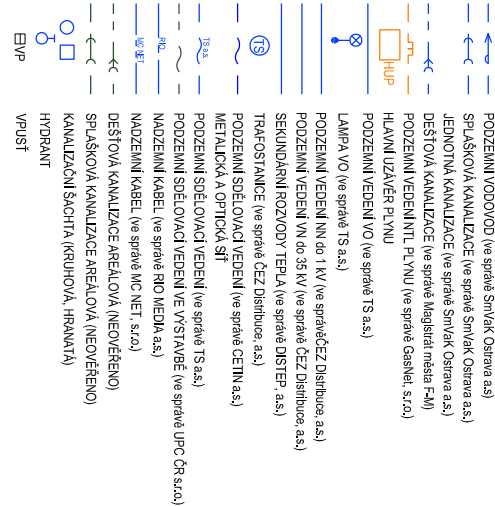

OCHRANNÁ PÁSMA

OCHRANNÁ PÁSMA SÍTĚ
KOTY JSOU VYZNAČENY OD VNĚJ. LÍCE POTRUBÍ NEBO OD KVAL. VODIČE
- PLYNOVODNÍ ŘÁD NTL ... 1,0 m
- VODOVODNÍ ŘÁD KANALIZACE DO 500mm (VČETNĚ) ... 1,5 m
- SPOJOVACÍ VEDENÍ ... 1,5 m
- VEDENÍ NN PODZEMNÍ DO 1 kV ... 1,0 m
- VEDENÍ VN PODZEMNÍ DO 35 kV ... 1,0 m

D.1.7 PLYNOINSTALACE

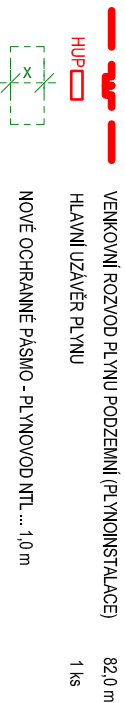

Tato projektová dokumentace je majetkem firmy INPROS F-M s.r.o. a nesmí být kopírována ani dále publikována bez souhlasu vlastníka.

INPROS F-M 28. října 1639 738 01, Frýdek-Místek IČO: 646 11 281, DIČ: CZ64611281 tel: +420 556 436 785 email: inpros@inpros.cz www.inpros.cz		Investor Basketpoint Frýdek-Místek z.s. IČO: 646 11 281, DIČ: CZ64611281	
Stavba BASKETBALOVÁ HALA BASKETPOINT FRÝDEK - MÍSTEK		Místo stavby Fr. T. G. M. 503, 738 01, Frýdek - Místek	
Objekt SO 01 BASKETBALOVÁ HALA		k.ú. Frýdek	
Název SITUACE 1:250	Měřítko 1:250	Část D.1.7. PLYNOINSTALACE	
		Revize	
		02	