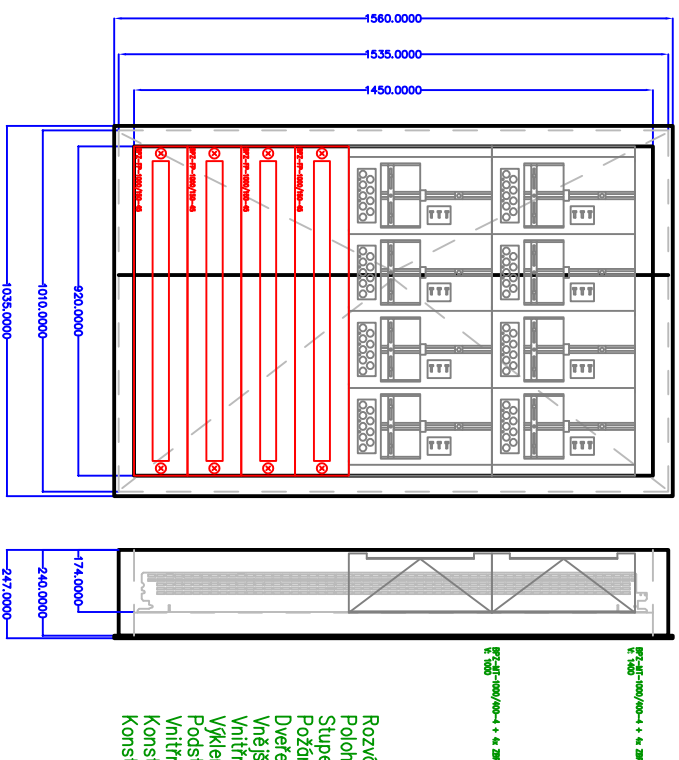
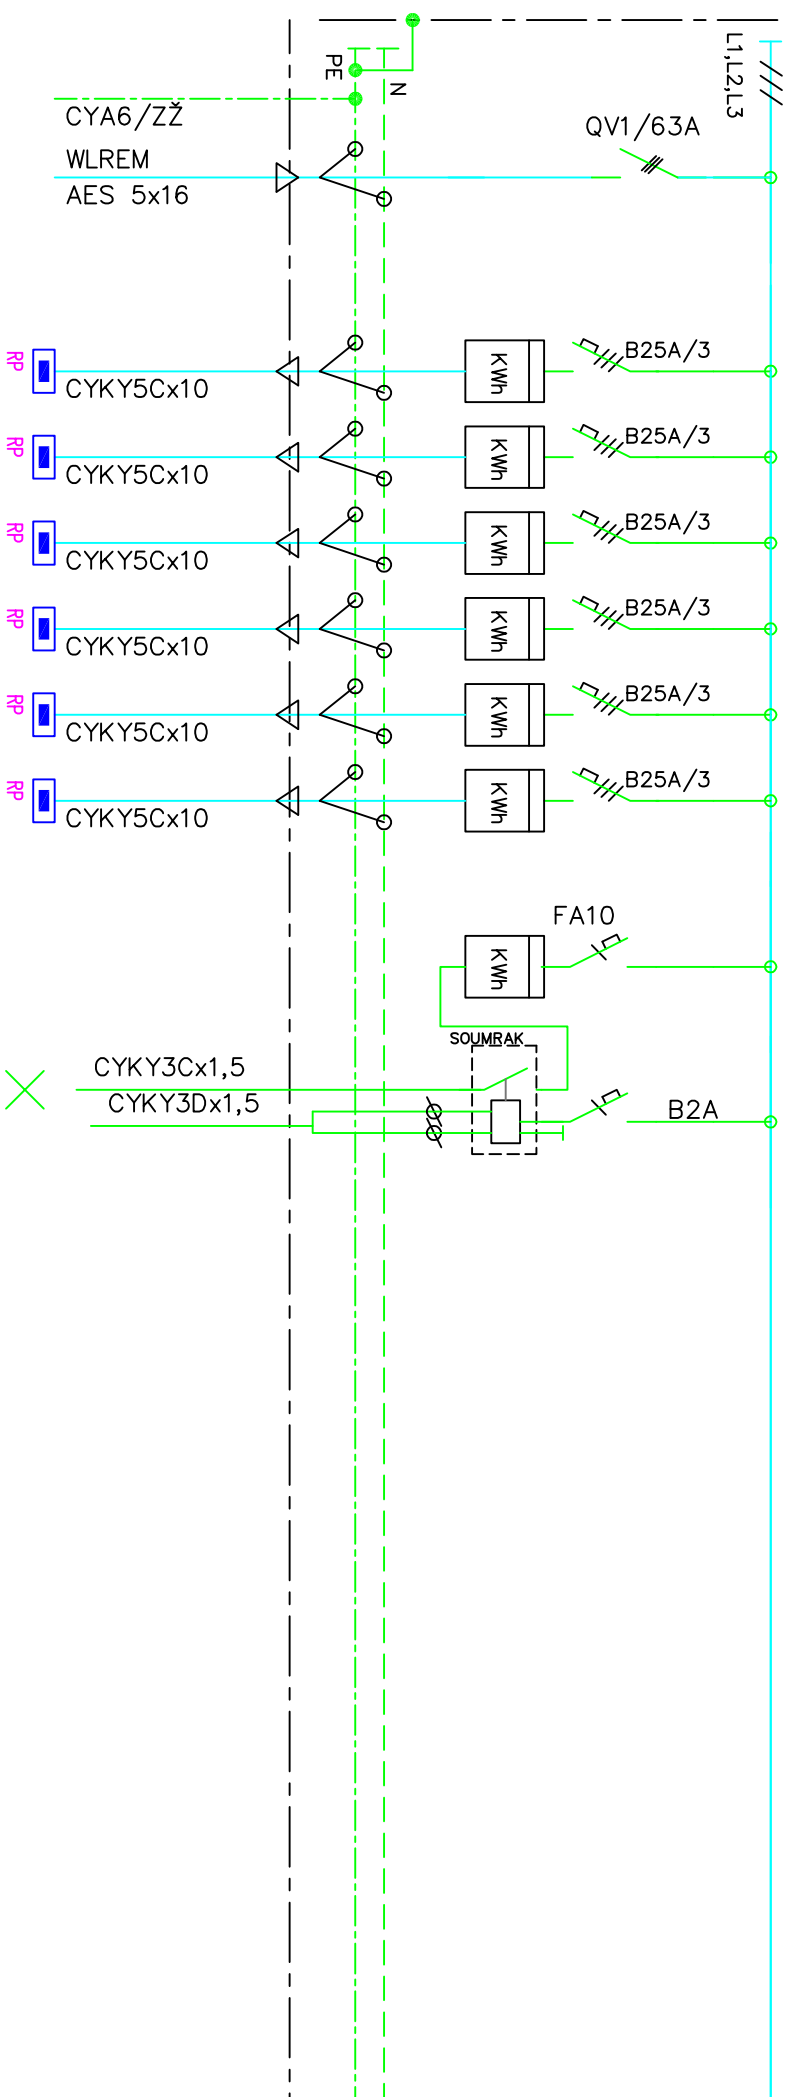


# ROZVÁDĚČ REM

3NPE AC 50 Hz, 400/230V/TN-S

$$\ln p_{\text{ř.}} = 63A$$


VO  
SOUMRAK ČIDLO

Rozváděč:	xEnergy Basic (Profi Plus)
Poloha:	POD omítkou (3-dílný systém)
Stupeň krytí:	IP54
Požární klasifikace:	Žádná
Dveře:	Plechové plně s 1-bodovým otáčným zámkem, dvoukřídle
Vnější rozměry:	1035 x 1560 x 247 (Šířka x Výška x Hloubka)
Vnitřní rozměry:	920 x 1450 (Šířka x Výška)
Výklepek:	1010 x 1535 x 240 (Šířka x Výška x Hloubka)
Podstavec:	Žádný
Vnitřní členění:	Jeden rám šířky 920mm.
Konstrukce:	Uchycení DIN lišt a montážních plechů na bočnice BPZ-MSW.
Konstrukce:	Max. počet řad DIN lišt (bez montáže elektronických vrn.) 9 (modul 414).

VYPRACOVANÍ:		ZODP. PROJEKTANT:	KONTROLOVÁNÍ:	PROJEKCE ELEKTRO  Ing. DANĚK PETR Zlínská 1375, Ostrava - Poruba, 708 00 IČ: 747 312 97 e-mail: petr.danek2@seznam.cz	
Ing.DANĚK Petr		Ing.DANĚK Petr	Ing.DANĚK Petr		
<i>Petr dš</i>		<i>Petr dš</i>	<i>Petr dš</i>		
INVESTOR: STATUTÁRNÍ MĚSTO FRYDEK-MÍSTEK Radniční 10, Frydek Místek 738 22.					
NÁZEV AKCE:					
Oprava elektroinstalace v objektu garáží na pozemku p.č.3975/9, k.ú.Místek, areál Pálkovičká.					
ROZVADĚČ REM					
FORMÁT		A3			SADA
DATUM		01.05.2019.			
STUPEŇ		DPS			
Č. ZAKÁZKY		190506			
MĚŘÍTKO 1:100	Č. VÝKRESU D1.-05				