



1–1



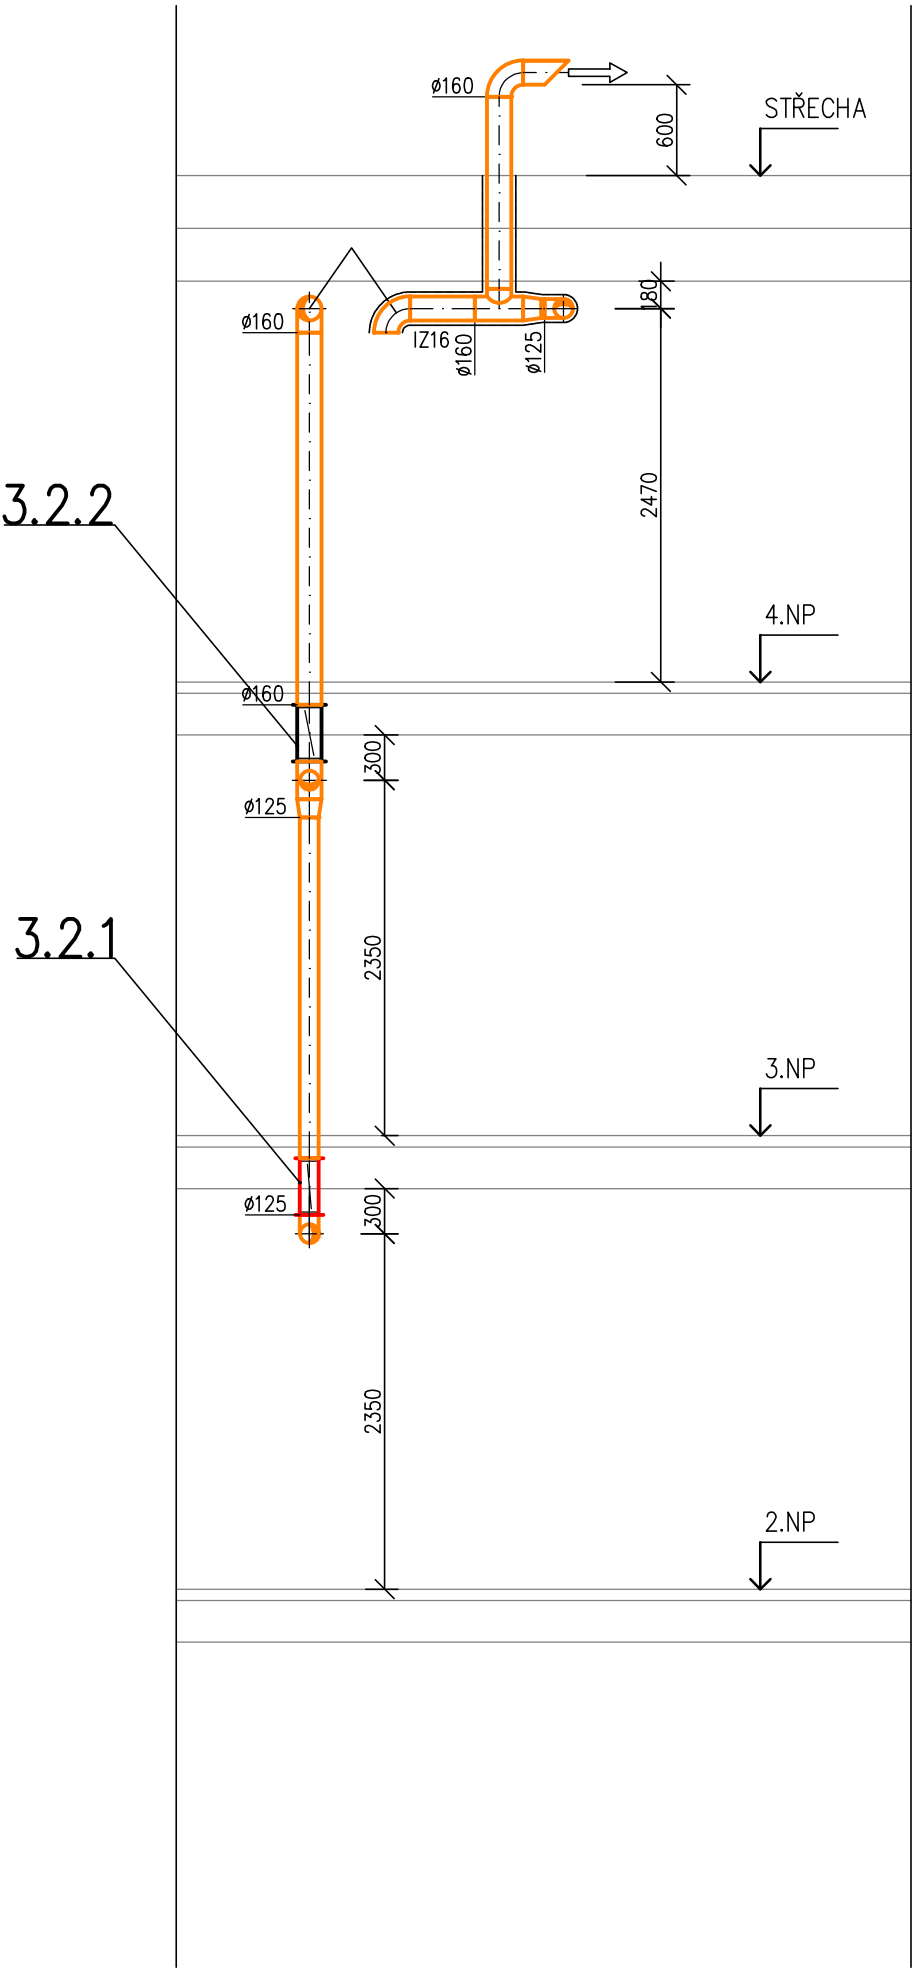

 
2–2

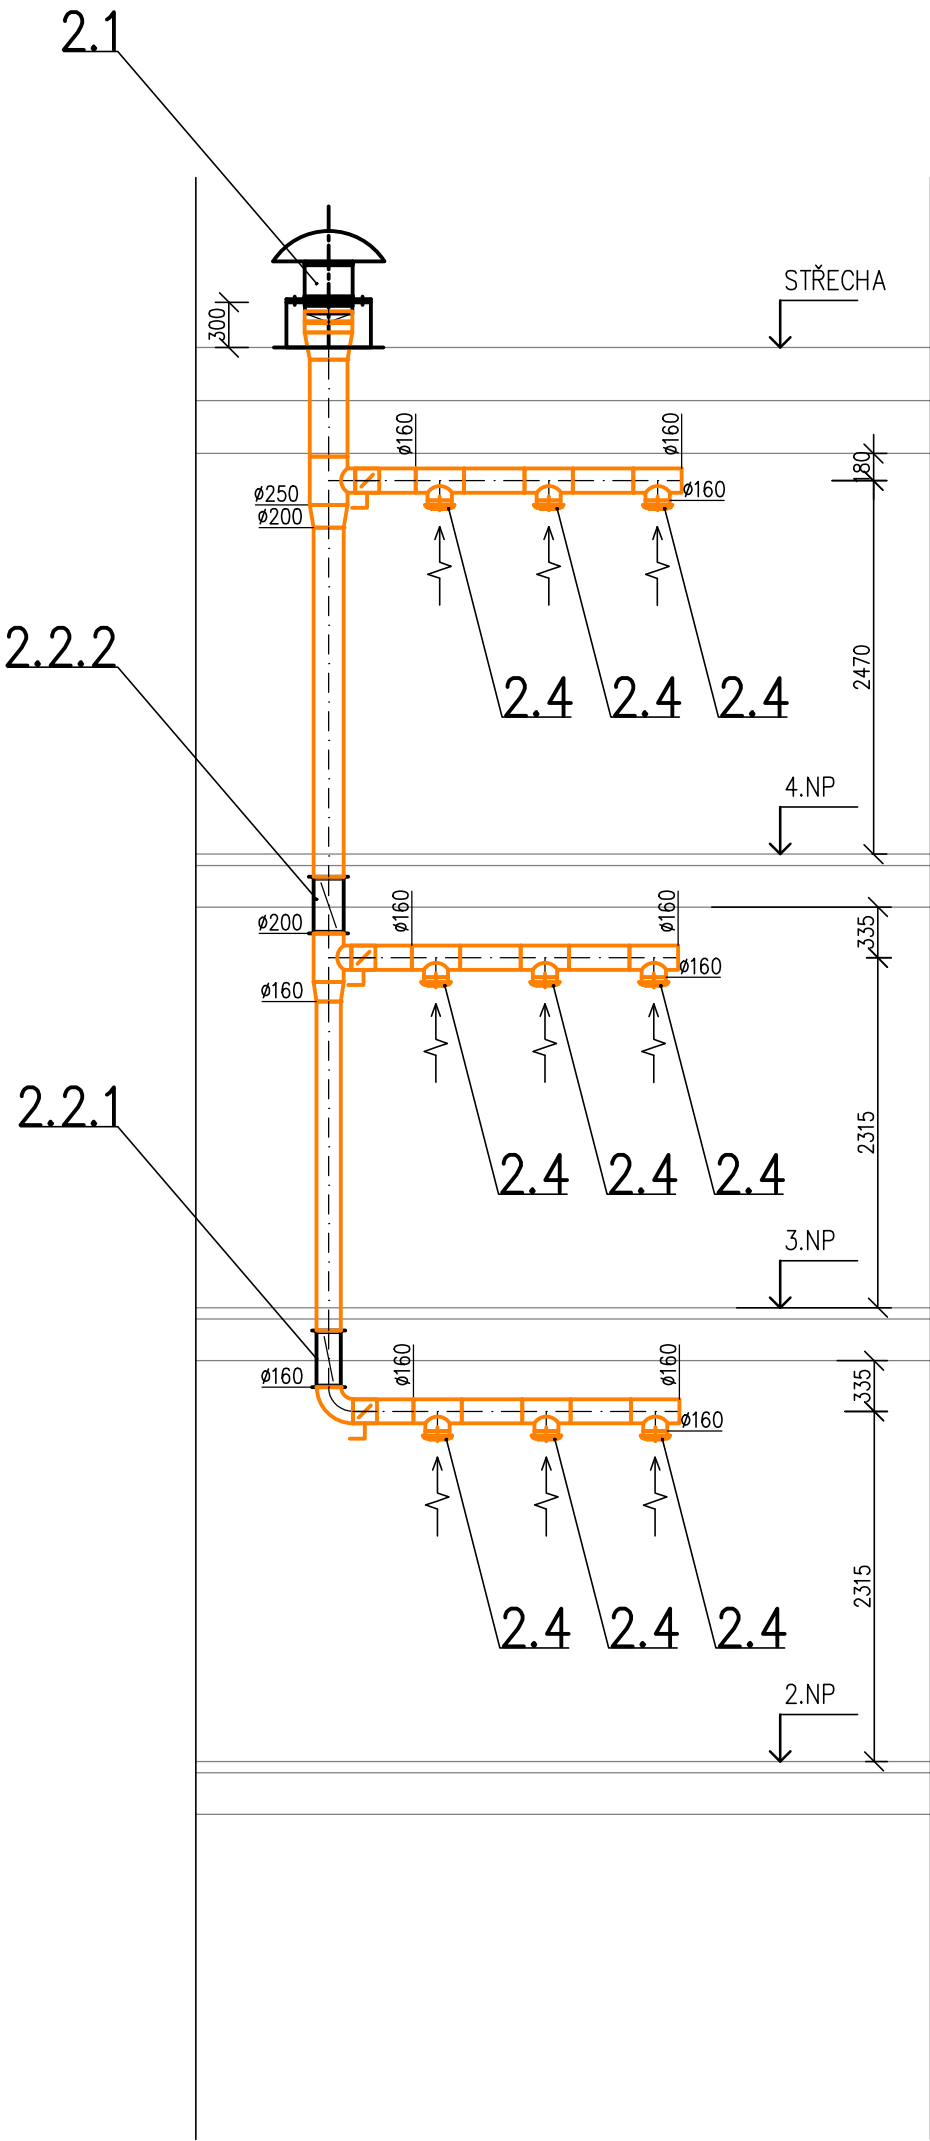

LEGENDA ZNAČENÍ VZT:

- MNOŽSTVÍ VZDUCHU–PŘÍVOD/ODVOD
- VENTILÁTOR POTRUBNÍ, NÁSTĚNNÝ
- KLIMATIZAČNÍ JEDNOTKA KAZETOVÁ
- KONDEZAČNÍ KLIMA JEDNOTKA
- POTRUBÍ PŘÍVODU VZDUCHU
- POTRUBÍ ODVODU VZDUCHU
- KONCOVÉ ELEMENTY PŘÍVODU
- KONCOVÉ ELEMENTY ODVODU

SOUŘADNÝ SYSTÉM JTSK, VÝŠKOVÝ SYSTÉM NSv.

	ZODP. PROJEKTANT	VYPRACOVAL	KONTROLOVAL	<div><div><div><div>PPS</div><div>KANIA</div></div><div>PROJEKČNÍ A INŽENÝRSKÁ ČINNOST</div></div><div>PPS Kania s.r.o., Nivnická 665/10, 709 00 tel : 596 245 252 , fax : 596 245 262 e-mail : projekce@pps-kania.cz</div></div>	
	Ing. Jap Kania	Ing. Renáta Kubanková	Ing. Foldyna David		
					
	KATASTRÁLNÍ ÚZEMÍ, PARC.Č. : Místek [634824], 3460/3				
MÍSTO STAVBY :		28. října 2155, Místek, 738 01 Frýdek - Místek		ARCHÍV	
STAVEBNÍK / OBJEDNATEL :		Statutární město Frýdek - Místek Radniční 1148, Frýdek, 738 01		STUPEŇ DPS	
NÁZEV AKCE : Domov pro seniory 28. října - společné prostory				DATUM BŘEZEN 2020	PARÉ
				Č. ZAKÁZKY PPS- 12/19	
				MĚŘÍTKO 1:50	
OBJEKT :	-			ARCHIVNÍ ČÍSLO : PPS- 12/19-D.1.4.2.	
ČÁST :	D.1.4.2. Vzduchotechnika				
OBSAH :	Řez 1,2			Č.V. b.05	