


LEGENDA MÍSTNOSTÍ 1.PP		
Č.M.	UČEL MÍSTNOSTI	PLOCHA m2
001	CHODBA	15,5
002	SKLAD	18,3
003	SKLAD PHM	12,0
		<b>45,8 m²</b>

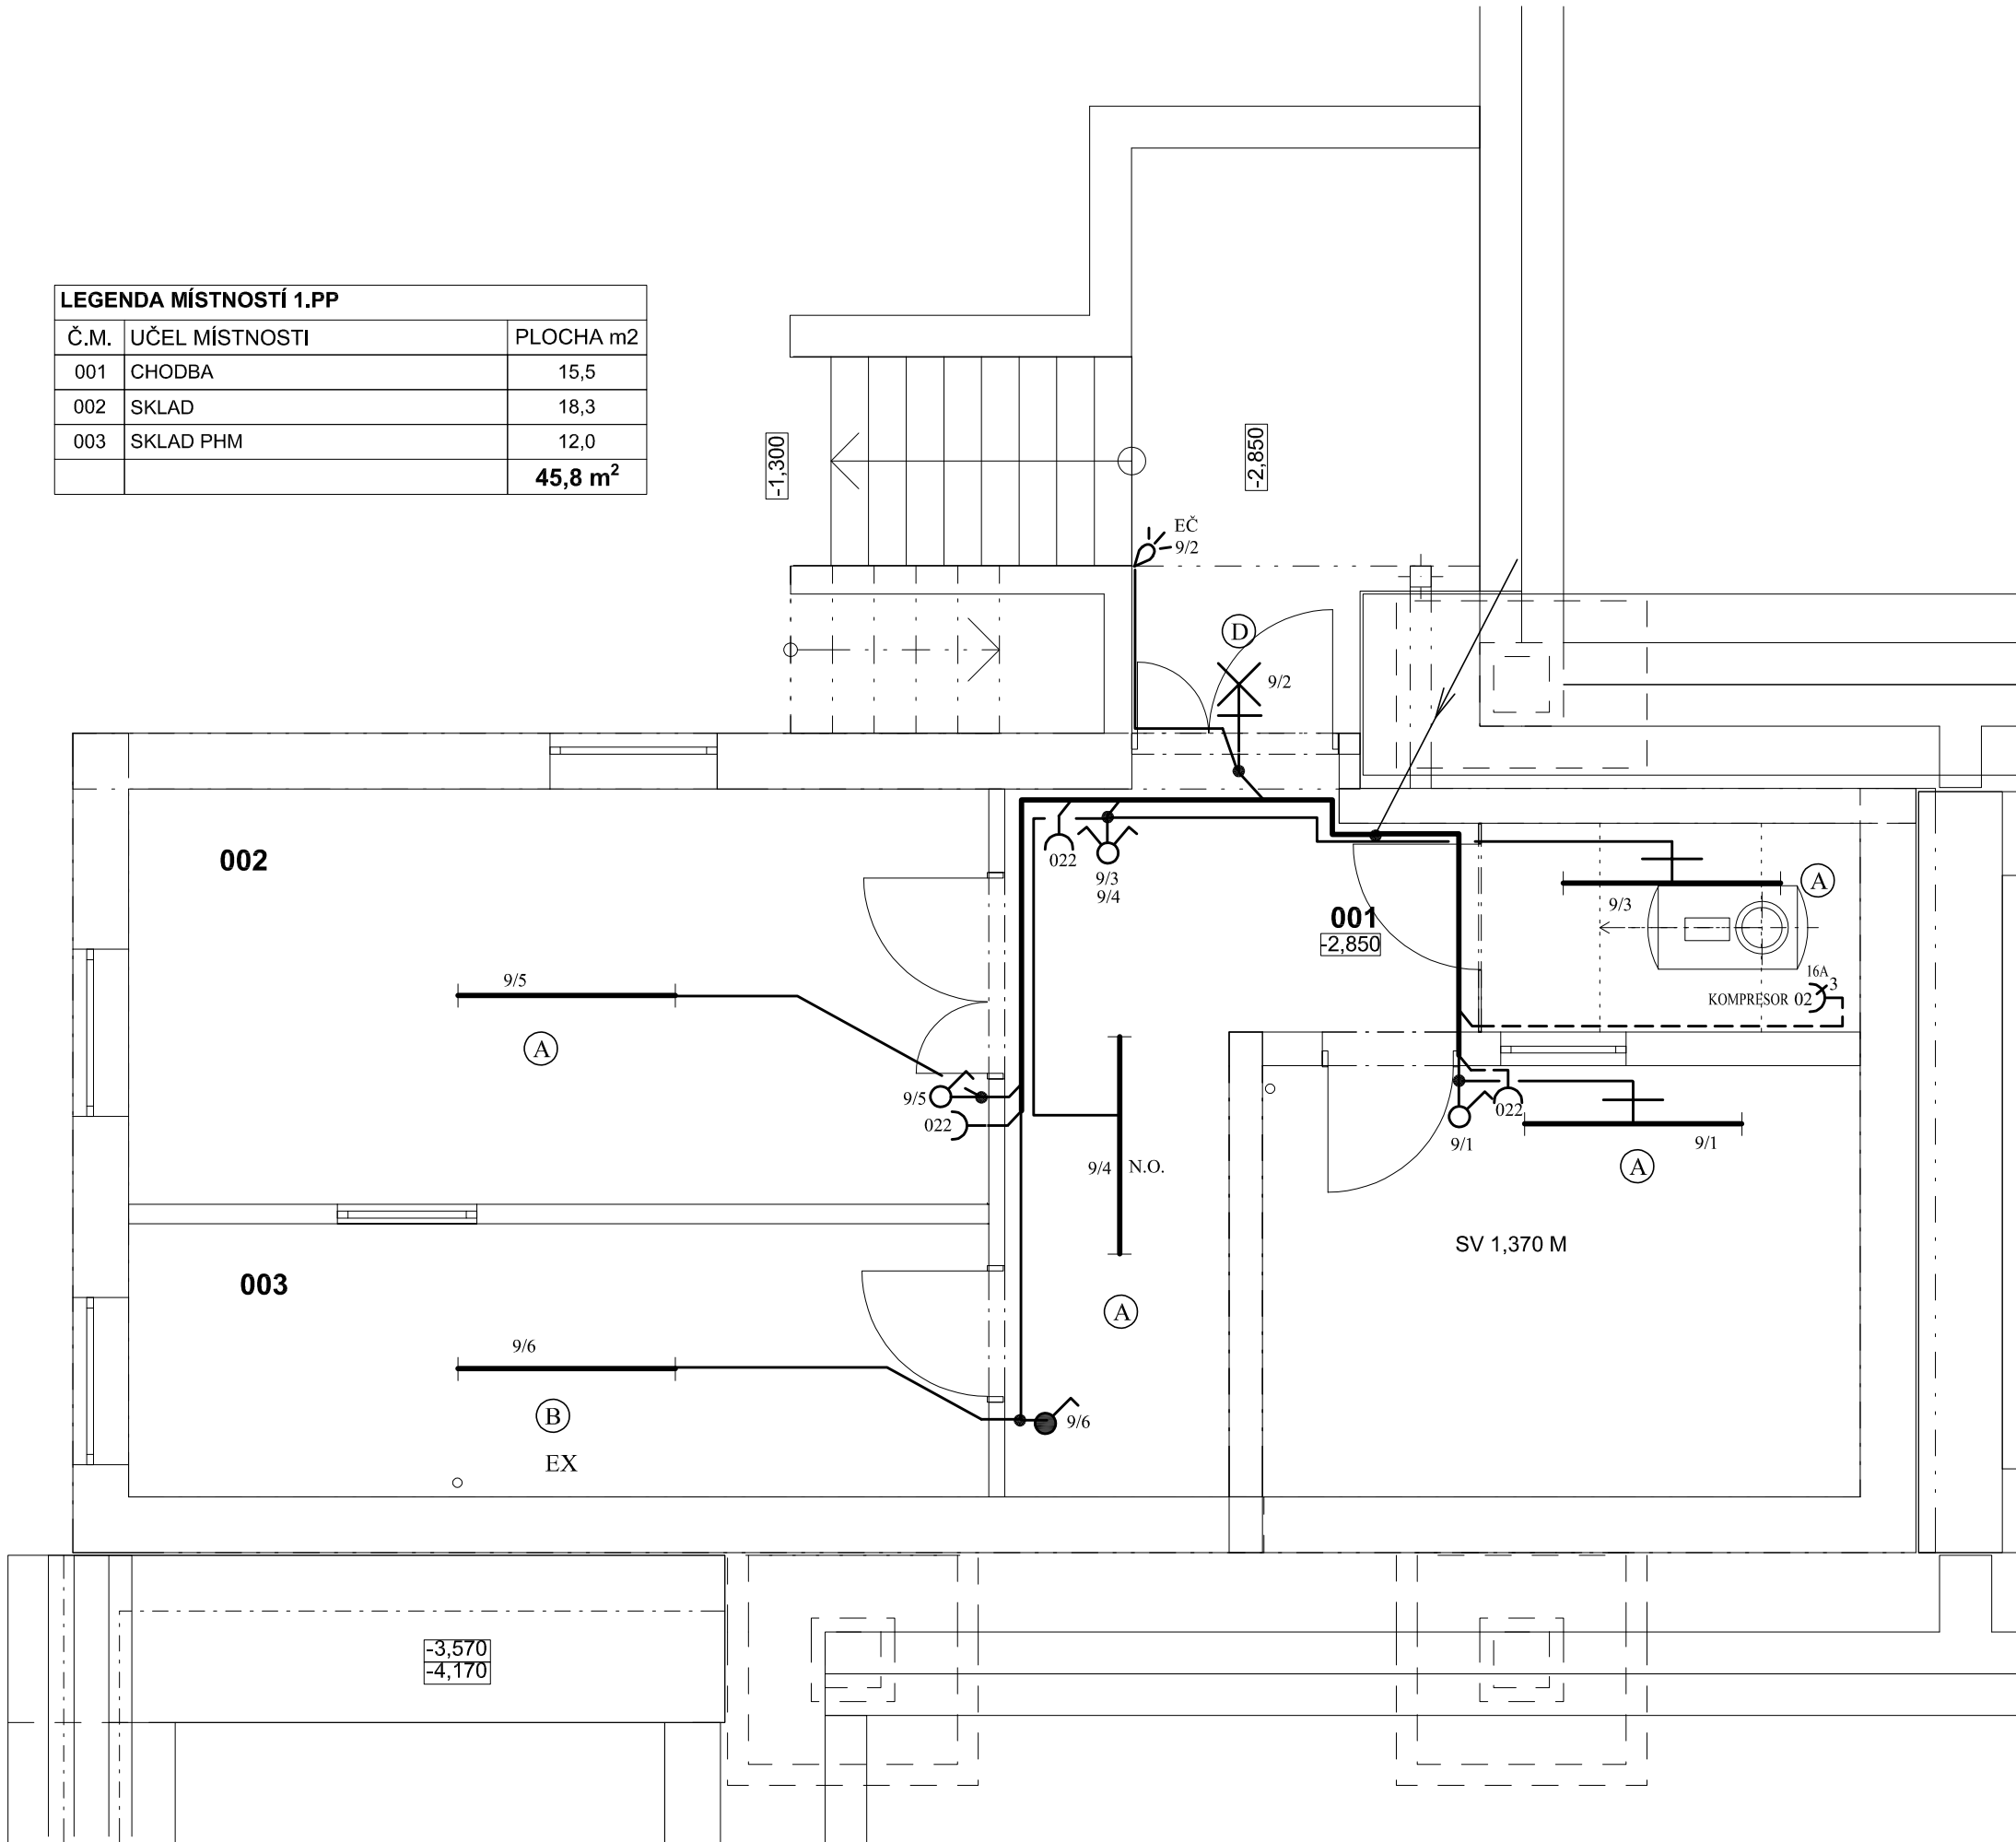

LEGENDA ZNAČEK

- ŽALUZIOVÝ PŘEPÍNAČ
- VELKOPLOŠNÉ TLAČÍTKO
- VYPÍNAČ JEDNOPÓLOVÝ
- PŘEPÍNAČ DVOJITÝ STŘÍDAVÝ
- PŘEPÍNAČ STŘÍDAVÝ
- PŘEPÍNAČ SÉRIOVÝ
- PŘEPÍNAČ KŘÍŽOVÝ
- VYPÍNAČ JEDNOPÓLOVÝ IP44
- PŘEPÍNAČ STŘÍDAVÝ IP44
- PŘEPÍNAČ SÉRIOVÝ IP44
- VÍCENÁSOBNÝ RÁMEČEK

TIMER

- I-0-II
- SPORÁKOVÁ PŘÍPOJKA
- DVOJNÁSOBNÁ ZÁSUVKA 230V / 16A V KUCH. LINKÁCH A RÁMEČCÍCH JEDNONÁSOBNÁ
- ZÁSUVKA 230V / 16A OPATŘENÁ 3. ST. PŘP. OCHRANY
- PRŮMYSLOVÁ ZÁSUVKA 400V
- ZÁSUVKA 230V / 16A IP44
- VENTILÁTOR
- ČIDLO POHYBU
- PIKTOGRAM
- NOUZOVÉ SVÍTIDLO

VENTILÁTOROVÉ RELÉ

- PŘEPÍNAČ SÍTÍ
- SPORÁKOVÁ PŘÍPOJKA
- DVOJNÁSOBNÁ ZÁSUVKA 230V / 16A V KUCH. LINKÁCH A RÁMEČCÍCH JEDNONÁSOBNÁ
- ZÁSUVKA 230V / 16A OPATŘENÁ 3. ST. PŘP. OCHRANY
- PRŮMYSLOVÁ ZÁSUVKA 400V
- ZÁSUVKA 230V / 16A IP44
- VENTILÁTOR
- ČIDLO POHYBU
- PIKTOGRAM
- NOUZOVÉ SVÍTIDLO

Poznámka :

Vnitřní elektroinstalace bude řešena silovými celoplastovými kabely typové řady CYKY a vodiči CYA zelenožluté barvy , jenž budou uloženy pevně pod omítkou, v podhledech, v podlaze a v parapetním žlabu.  
Svítlidla označená N.O. budou opatřena nouzovým invertérem (nutno přivést nespínanou fázi).

Napěťová soustava : 3 NPE stř. 50 Hz , 400 V / 230 V / TN - S

Ochrana automatickým odpojením vadné části v síti TN od zdroje a pospojováním v souladu s ČSN 33 20 00 - 4 - 41 ed. 3.

		ZODP. PROJEKTANT	VYPRACOVAL	KONTROLOVAL	<div><div>PPS KANIA</div><div>PROJEKČNÍ A INŽENÝRSKÁ ČINNOST</div><div>PPS Kania s.r.o., Nhlavická 665/10, 709 00 tel : 596 245 252 , fax : 596 245 262 e-mail : projekce@pps-kania.cz</div></div>								
		Ing. Kania Jan	Seifertová Kateřina	Seifert Marek									
													
KATASTRÁLNÍ ÚZEMÍ, PARC.Č. : FRÝDEK, 696/1, 5938/6, 5939/1, 5939/2, 5943, 5941/1													
MÍSTO STAVBY : Střelniční 1861 738 01 Frýdek Místek – Frýdek						ARCHÍV							
STAVEBNÍK / OBJEDNATEL : Statutární město Frýdek–Místek Radniční 1148, 738 22 Frýdek–Místek						STUPEŇ DPS							
NÁZEV AKCE :  HASIČSKÁ ZBROJNICE FRÝDEK						DATUM ŘÍJEN 2019	PARÉ						
						Č. ZAKÁZKY PPS- 31/17 / 4488							
						OBJEKT : SO-01 BUDOVA HASIČSKÉ ZBROJNICE						MĚŘÍTKO 1 : 50	
						ČÁST : D.1.4.3 - SILNOPROUDÁ ELEKTROTECHNIKA							
OBSAH :  ELEKTROINSTALACE 1. PP						ARCHIVNÍ ČÍSLO : PPS- 31/17-D.1.4.3b-	Č.v. 01						