


MAPOVÉ LISTY

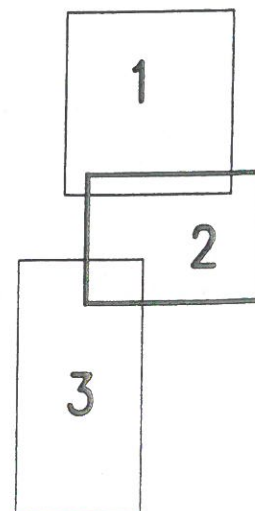

LEGENDA SÍTÍ

- NAVRŽENÉ**
- SPLAŠKOVÁ KANALIZACE
 - DEŠŤOVÁ KANALIZACE
 - TLAKOVÉ KANALIZAČNÍ POTRUBÍ
- PŮVODNÍ**
- HRANICE POZEMKŮ
 - KANALIZACE JEDNOTNÁ
 - KANALIZACE DEŠŤOVÁ
 - KANALIZACE SPLAŠKOVÁ
 - KANALIZACE DEŠŤOVÁ, NELZE OVĚŘIT POLOHU
 - VODOVOD, PITNÁ VODA
 - RUŠENÁ KANALIZACE
 - SILOVÉ VEDENÍ NN-NADZEMNÍ
 - SILOVÉ VEDENÍ VN-NADZEMNÍ
 - SILOVÉ VEDENÍ NN-PODZEMNÍ
 - SILOVÉ VEDENÍ VN-PODZEMNÍ
 - PLYNOVOD STL
 - PLYNOVOD NTL
 - KABEL VEŘEJNÉHO OSVĚTLENÍ
 - SDĚLOVACÍ VEDENÍ PODZEMNÍ
 - SDĚLOVACÍ VEDENÍ NADZEMNÍ
 - STROM - POKÁCET

VYTYČOVANÉ BODY

Označ Větev B	Y	X
V	468 540.60	1 115 901.78
S6	468 543.12	1 115 832.29
S7	468 551.52	1 115 864.70
S8	468 553.12	1 115 847.38
S9	468 543.63	1 115 829.21
S10	468 543.99	1 115 797.75
S11	468 534.13	1 115 792.13
S12	468 514.54	1 115 789.56
S13	468 512.69	1 115 768.04
S14	468 515.83	1 115 749.63
S15	468 511.00	1 115 725.87
S16	468 507.01	1 115 709.34
Větev GH		
S21	468 500.22	1 115 737.66
S22	468 483.66	1 115 782.14
S23	468 479.65	1 115 768.48
S24	468 471.34	1 115 770.90
S25	468 462.99	1 115 773.33
ČOV2	468 461.16	1 115 771.59
S26	468 457.15	1 115 759.87

**Dokumentace
skutečného
provedení stavby**

Geodetické zaměření :


POLOHU PODZEMNÍCH VEDENÍ NELZE VYTÝČOVAT ODMĚŘOVÁNÍM VZDÁLENOSTÍ NA VÝKRESE. PŘESNÉ VYZNAČENÍ VŠECH PODZEMNÍCH VEDENÍ ZJISTIT VYTÝČENÍM PŘED ZAHÁJENÍM STAVBY.

Geodetické zaměření :	SOUŘADNICOVÝ SYSTÉM	JTSK
	VÝŠKOVÝ SYSTÉM	B.p.v.
	DATUM	2015
	PLATNOST IS	1 rok


Katastr. území : Lískovec
Mapový list: Ostrava 7-7/43

a	ÚPRAVA TRASY VĚTEV B, KOLIZE SE STROMY	26.1.2016	
b			
c			
č.	TEXT ZMĚNY - ODŮVODNĚNÍ	DATUM	PODPIS


Ing. Zdeněk Kocich projektová činnost ve výstavbě	Kuněčský u Bašky 353 739 01 Baška mobil: 603 453 966 ICO : 46135138 DIC : CZ46135138	Vypracoval	Ing. Kocich Zdeněk
		Kreslil	Ing. Josef Rehtlík
		Zodp. projektant	Ing. Kocich Zdeněk
Investor:	MĚSTO FRYDEK MISTEK, RADNIČNÍ 1148, 738 22 FRYDEK-MISTEK		
Akce: ODKANALIZOVANI ZŠ LISKOVEC A POŽÁRNÍ ZBROJNICE		Obec	FRÝDEK-MÍSTEK
		Stupeň	DPS
		Počet formátů	3 x A4
		Datum	LISTOPAD 2015
		Měřítko	1 : 250
Část: —			
Název přílohy: SITUACE 2		Č. přílohy: 2.2	

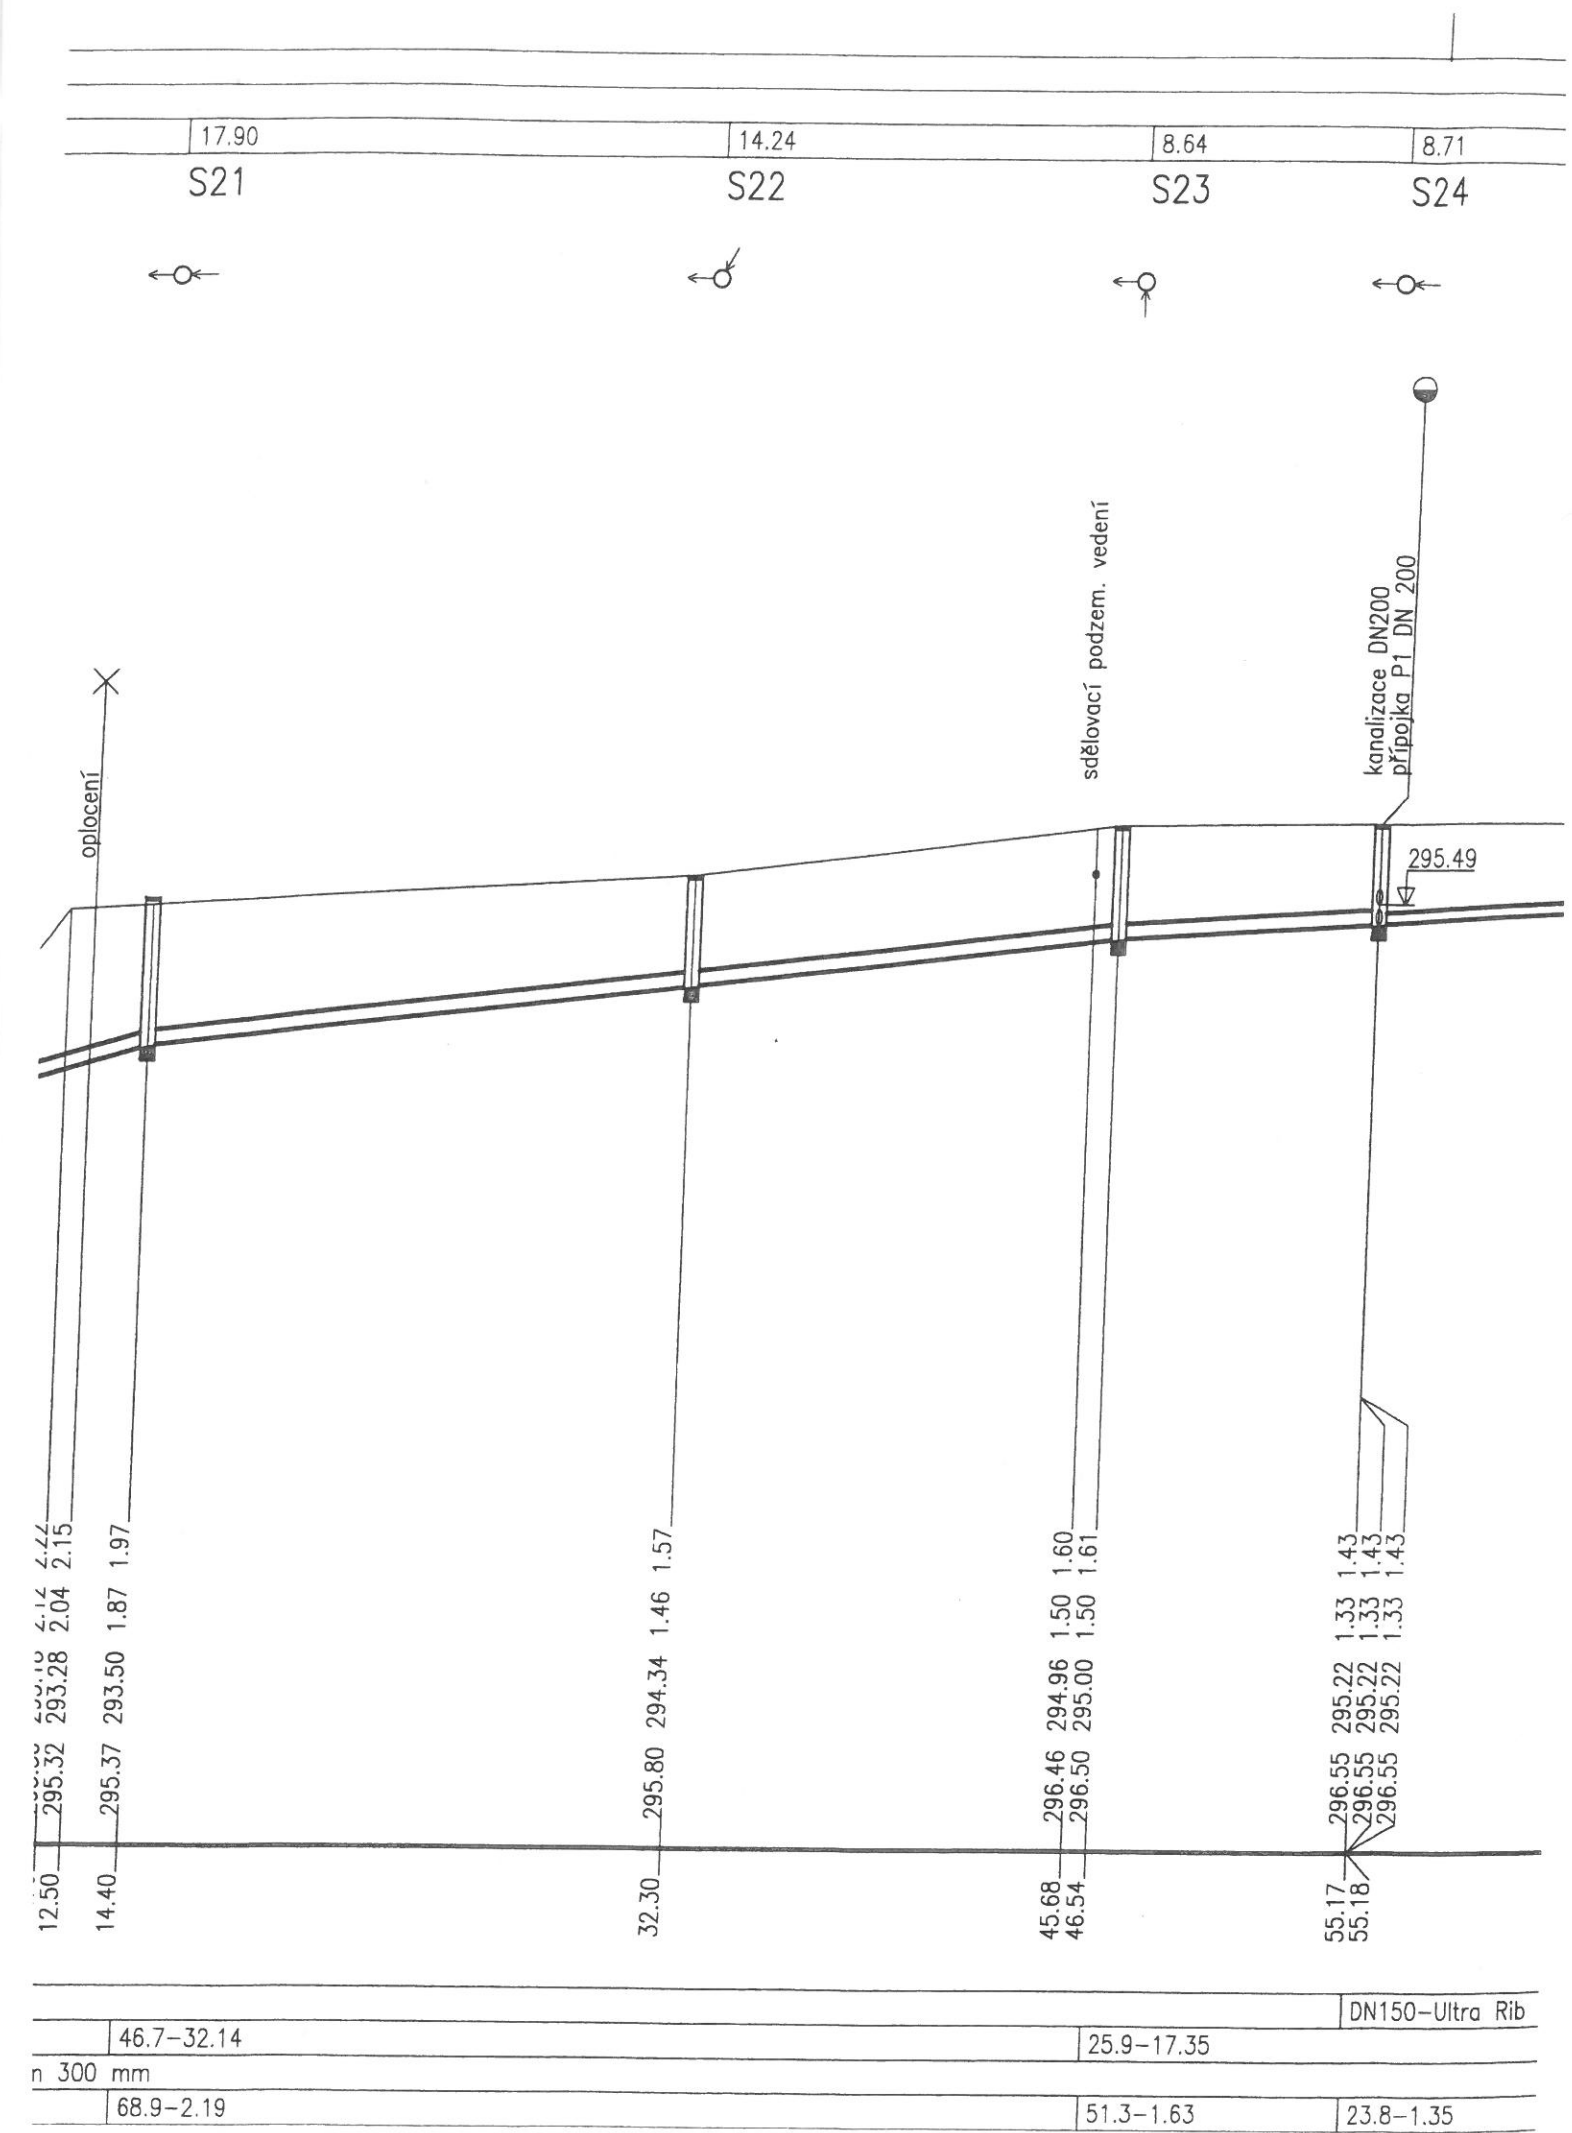

PŮDORYS

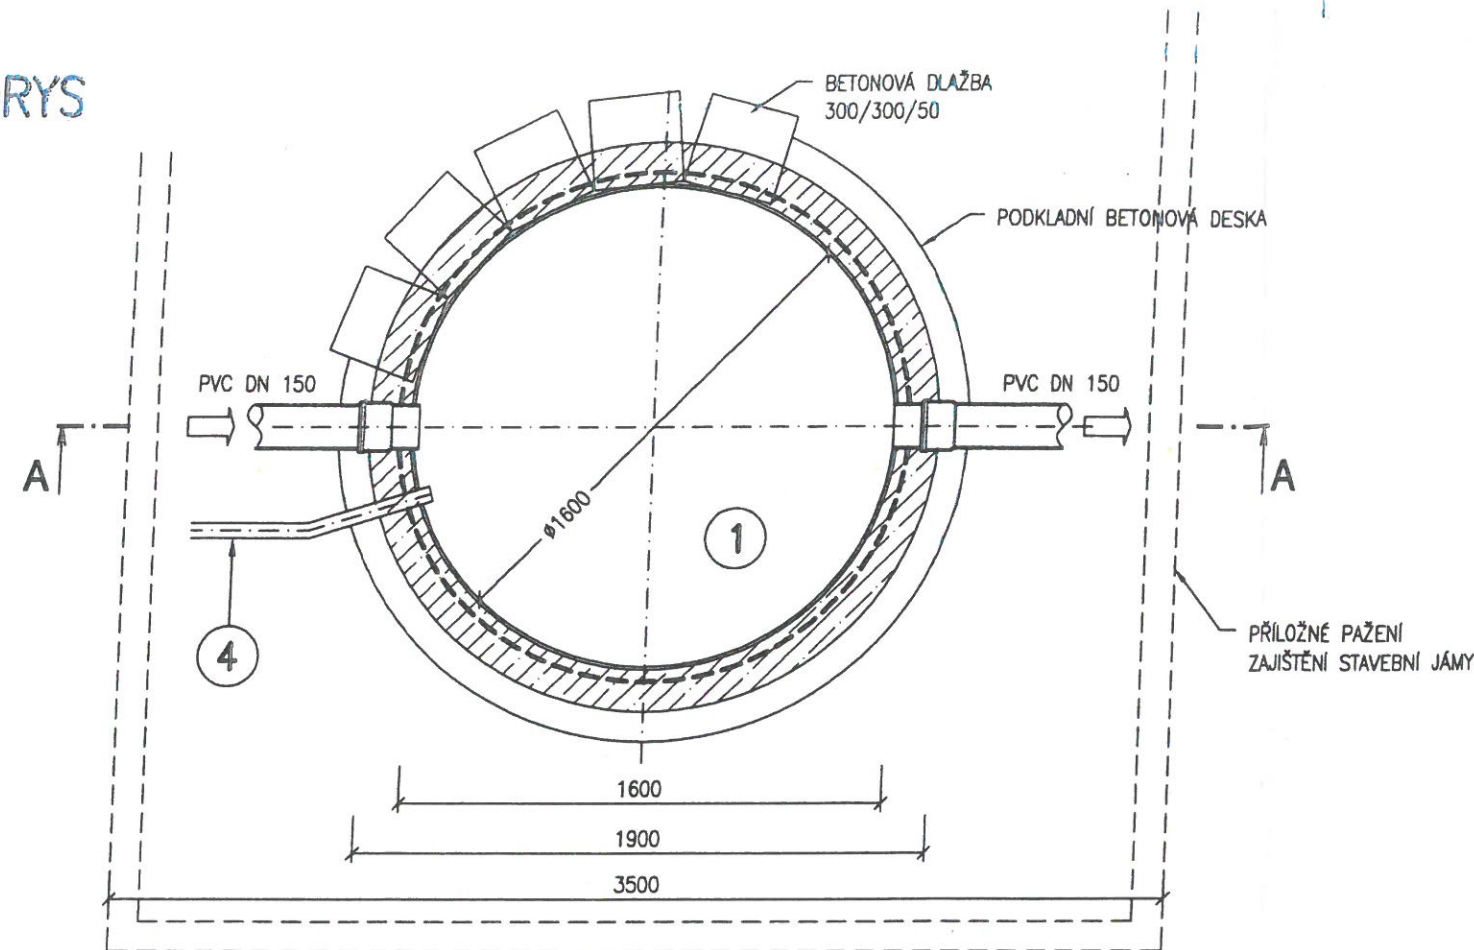

ŘEZ A-A

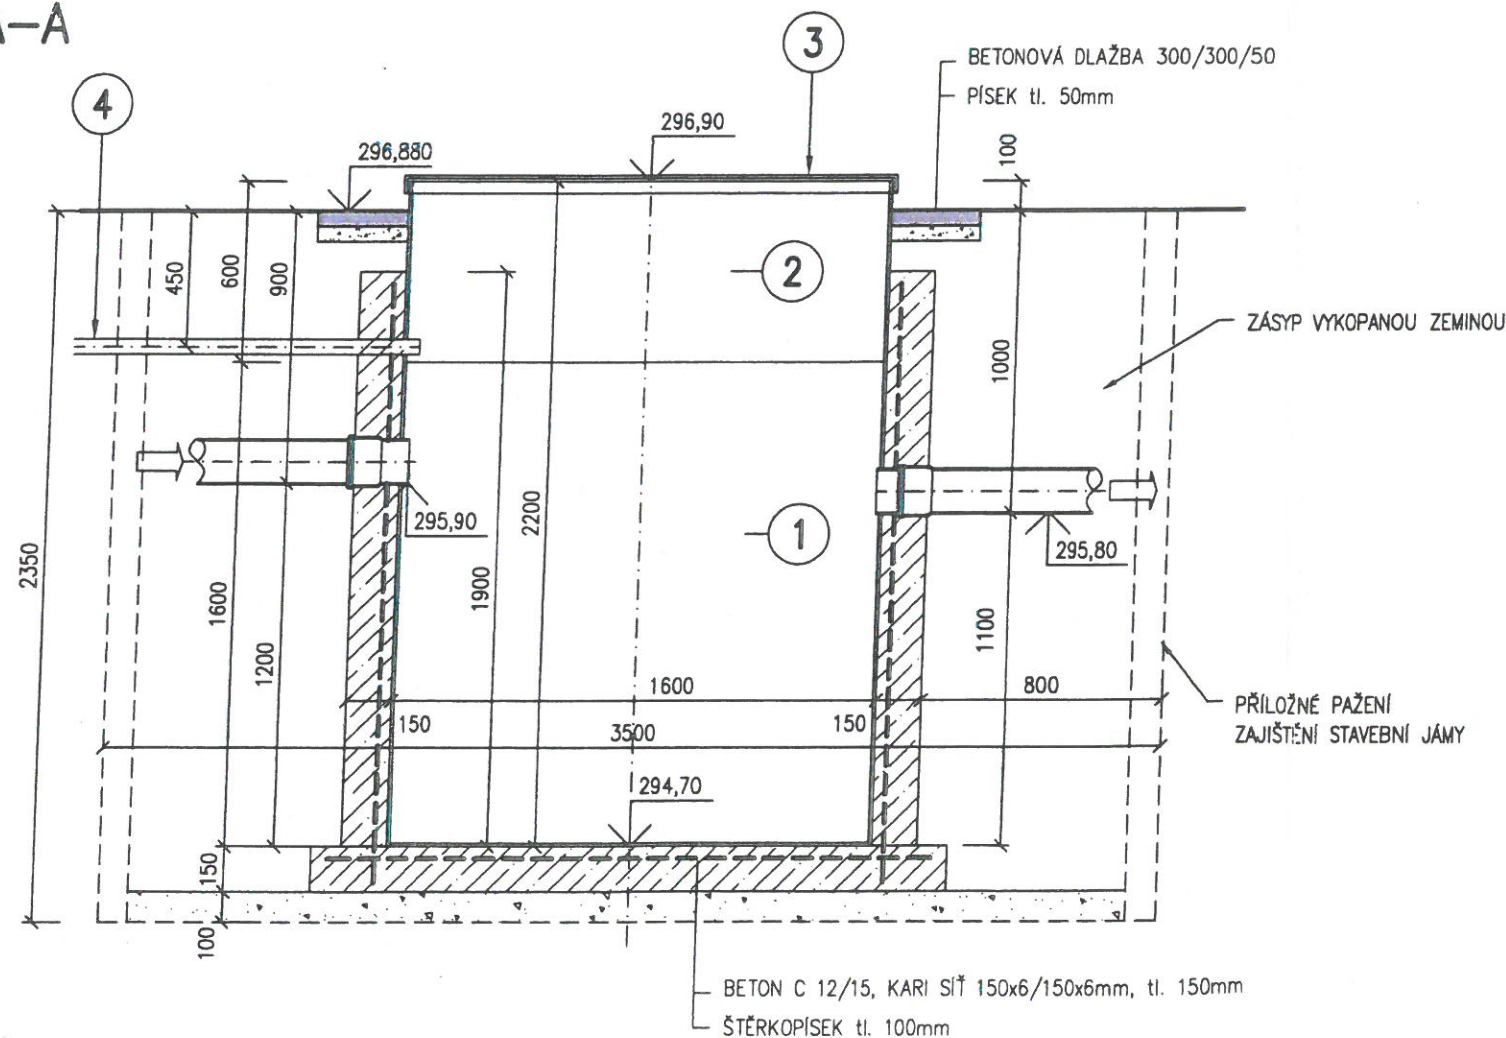

POPIS ČOV


ČÍSLO	POČET	POPIS
1	1	DOMOVNÍ ČISTIŘNA 6EO (5-8 připojených osob)
2	1	NÁSTEVEC ČOV Ø1600 mm, h=600mm
3	1	PLOCHY POKLOP Ø1600mm
4	-	PŘÍVOD VZDUCHU, PLASTOVÁ CHRÁNIČKA Ø50mm

POČET EO / Q (m3/d)	5-8/0,9
PRŮMĚR (mm)	1600
VÝŠKA (mm)	1600
VÝŠKA VTOKU / ODTOKU (MM)	MIN.1200/1100
BSK5 (kg/den)	0,36
PŘEPRAVNÍ HMOTNOST (kg)	165

SVAROVANÉ SÍŤE

POLOŽKA OZN	PROFIL (mm)	ROZMĚR (m)	PLOCHA (m2)	KS	PLOCHA CELKEM (m2)	
					KARI SZ, BSt 500 M	
S1 (Q188)	6x6	5x2	10.0	1.60	16.0	
PLOCHA CELKEM [m]					16.0	0.0
HMOTNOST [kg]					3.01	7.9
HMOTNOST CELKEM [kg]					48.2	0.0
PŘÍRÁŽKA 5% NA PROŘEZ					2.4	
HMOTNOST CELKEM [kg]					51	

Beton C 12/15
Výztuž, Kari SZ, BSt 540 M
Krytí výztuže 30 mm

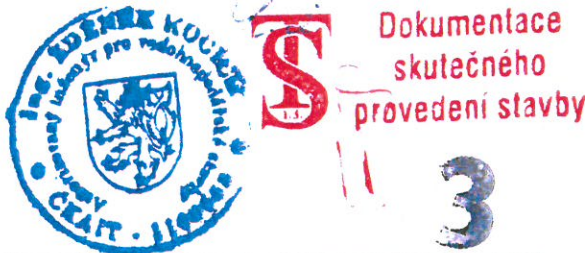

Ing. Zdeněk Kocich projektová činnost ve výstavbě	Kunčelky u Bašky 353 739 01 Baška mobil: 603 453 968 ICO : 46135138 DIC : CZ46135138	Vypracoval	Ing. Kocich Zdeněk
		Kreslil	Ing. Josef Rehtík
		Zodp. projektant	Ing. Kocich Zdeněk
Investor:	MĚSTO FRYDEK MÍSTEK, RADNIČNÍ 1148, 738 22 FRYDEK-MÍSTEK		
Akce:	ODKANALIZOVANI ZŠ LISKOVEC A POŽÁRNÍ ZBROJNICE	Obec	FRYDEK-MÍSTEK
Část: —		Stupeň	DPS
		Počet formátů	2 x A4
		Datum	LISTOPAD 2015
		Měřítko	1 : 25
Název přílohy:	Č. přílohy:		5.
ČOV 2, POŽÁRNÍ ZBROJNICE			


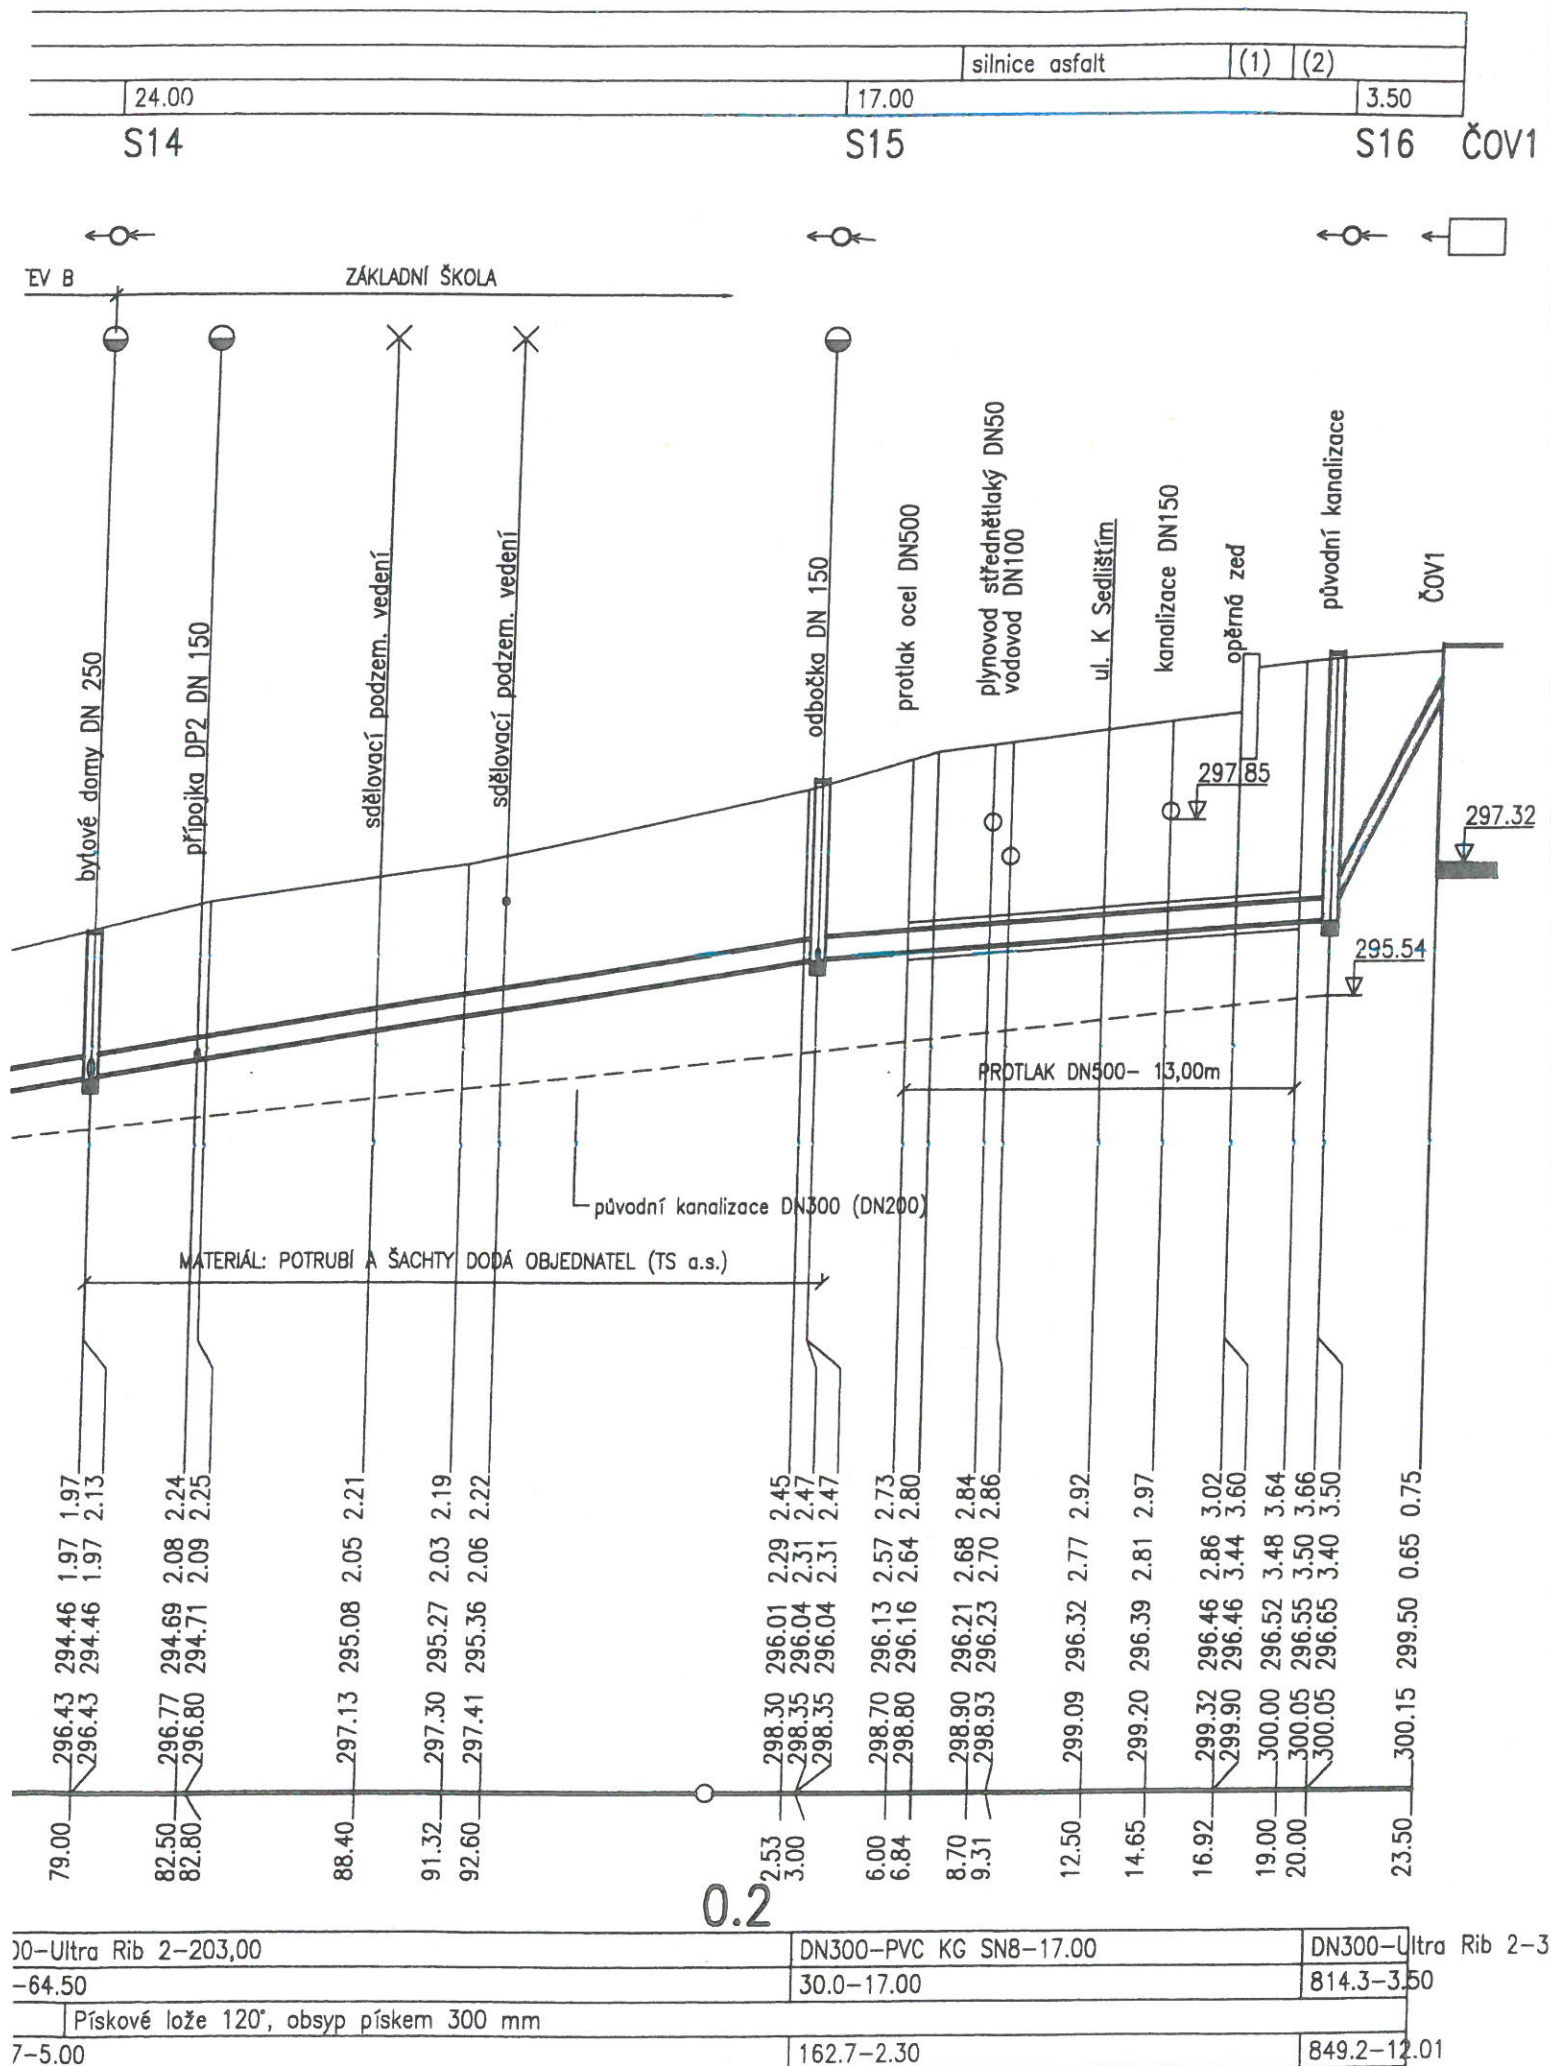


SCHÉMA ULOŽENÍ POTRUBÍ

ULTRA RIB 2 (PP), PVC KG

a) V KOMUNIKACI

b) VE VOLNÉM TERÉNU

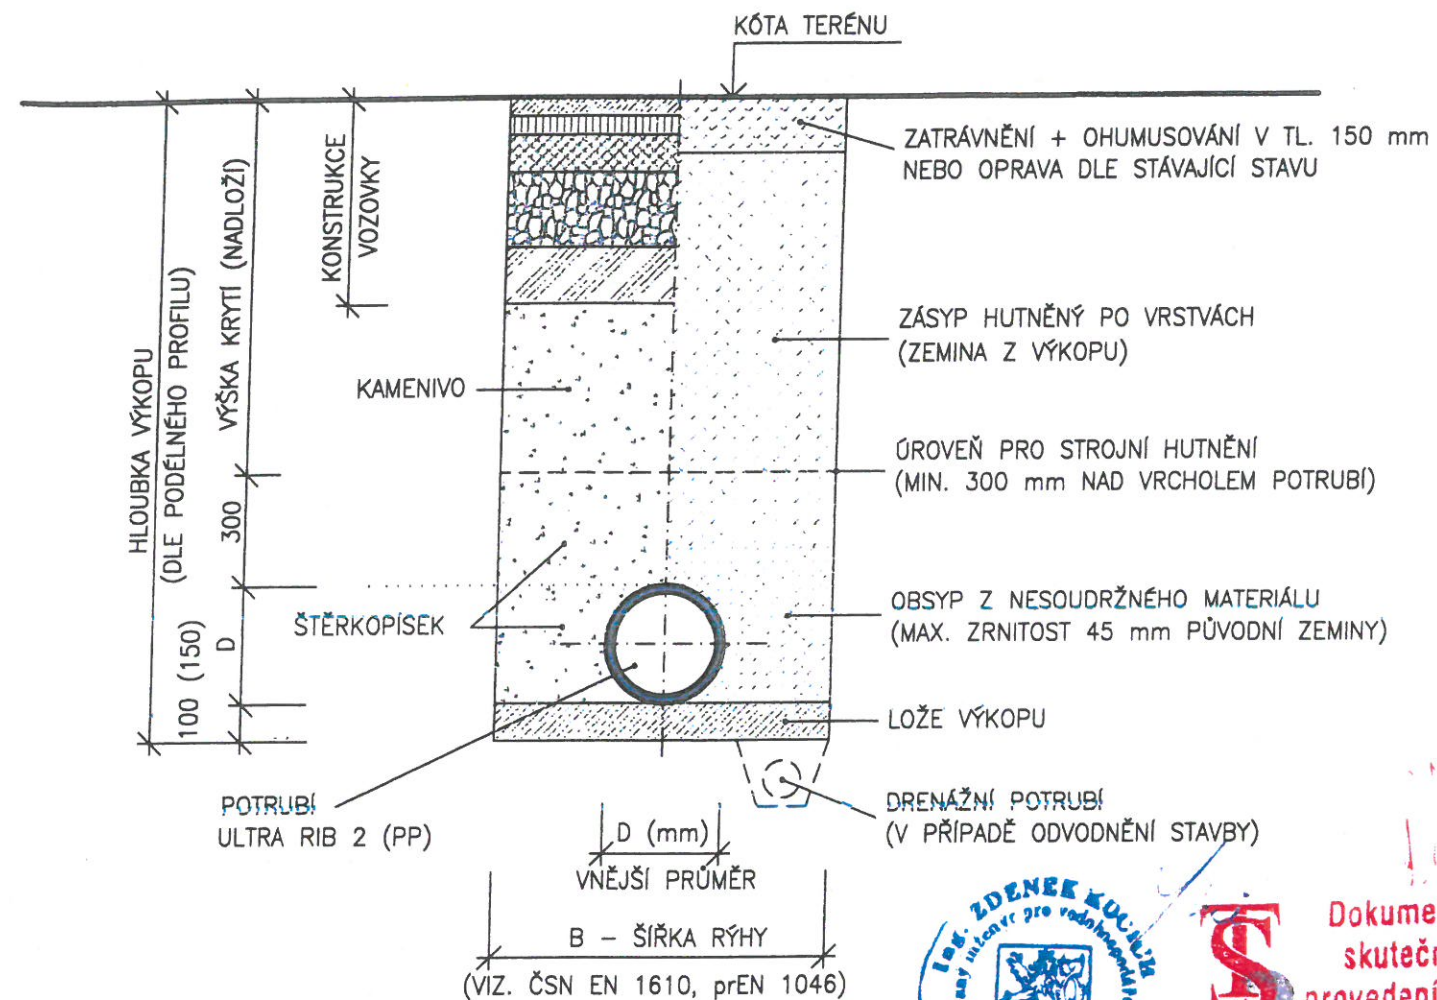

Dokumentace
skutečného
provedení stavby

a	ÚPRAVA TRAYSU VĚTV B, GH; KOLIZE SE STROMY	26.1.2016	
b	DOPLNĚNÍ VĚTV DC, ÚPRAVA VĚTV A a ČS1	19.2.2016	
c			
č.	TEXT ZMĚNY - ODŮVODNĚNÍ	DATUM	PODPIS

Ing. Zdeněk Kocich projektová činnost ve výstavbě	Kunčický u Bažky 353 739 01 Bažka mobil: 603 453 968 ICO : 46135138 DIC : CZ46135138	Vypracoval	Ing. Kocich Zdeněk
		Kreslil	Ing. Josef Rechčík
		Zodp. projektant	Ing. Kocich Zdeněk
Investor:	MĚSTO FRYDEK MISTEK, RADNIČNÍ 1148, 738 22 FRYDEK-MÍSTEK		
Akce: ODKANALIZOVANÍ ZŠ LISKOVEC A POŽÁRNÍ ZBROJNICE Část: ZÁKLADNÍ ŠKOLA	Obec	FRÝDEK-MÍSTEK	
	Stupeň	DPS	
	Počet formátů	3 x A4	
	Datum	LISTOPAD 2015	
	Měřítko	1 : 250/100	
Název přílohy: PODÉLNÝ PROFIL B, ULOŽENÍ POTRUBÍ	Č. přílohy:	3.1	

KATASTRY
DRUH POVRCHU
VZDÁLENOSTI ŠACHET
OZNAČENÍ ŠACHET

SMĚROVÉ POMĚRY

MĚŘÍTKA 1:250/100

Větev B




KÓTA UPRAVENÉHO TERÉNU
HLOUBKA VÝKOPU
HLOUBKA DNA POTRUBÍ
KÓTA DNA POTRUBÍ
KÓTA PŮVODNÍHO TERÉNU
SROVNÁVACÍ ROVINA

STANIČENÍ [km/m]
PROFIL[mm]–MATERIÁL–DÉLKA[m]
SKLON[promile]–DÉLKA[m]
ULOŽENÍ
KAPACITNÍ PRŮTOK[l/s]–RYCHLOST[m/s]





 














LEGENDA SÍTÍ


NAVRŽENÉ

-  SPLAŠKOVÁ KANALIZACE
-  DEŠŤOVÁ KANALIZACE
-  TLAKOVÉ KANALIZAČNÍ POTRUBÍ

PŮVODNÍ

-  HRANICE POZEMKŮ
-  KANALIZACE JEDNOTNÁ
-  KANALIZACE DEŠŤOVÁ
-  KANALIZACE SPLAŠKOVÁ
-  KANALIZACE DEŠŤOVÁ, NELZE OVĚRIT POLOHU
-  VODOVOD, PITNÁ VODA
-  RUŠENÁ KANALIZACE
-  SILOVÉ VEDENÍ NN-NADZEMNÍ
-  SILOVÉ VEDENÍ VN-NADZEMNÍ
-  SILOVÉ VEDENÍ NN-PODZEMNÍ
-  SILOVÉ VEDENÍ VN-PODZEMNÍ
-  PLYNOVOD STL
-  PLYNOVOD NTL
-  KABEL VEŘEJNÉHO OSVĚTLENÍ
-  SDĚLOVACÍ VEDENÍ PODZEMNÍ
-  SDĚLOVACÍ VEDENÍ NADZEMNÍ
-  STROM - POKÁCET

MAPOVÉ LISTY

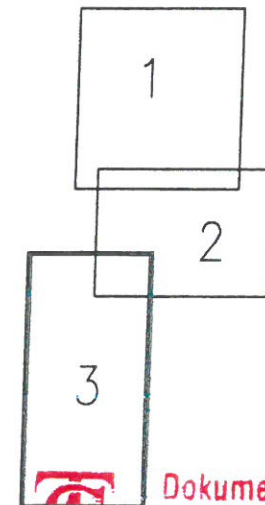


Dokumentace skutečného provádění stavby

POLOHU PODZEMNÍCH VEDENÍ NELZE VYTÝČOVAT ODMĚŘOVÁNÍM VZDÁLENOSTÍ NA VÝKRESE. PŘESNÉ VYZNAČENÍ VŠECH PODZEMNÍCH VEDENÍ ZJISTIT VYTÝČENÍM PŘED ZAHÁJENÍM STAVBY.


Geodetické zaměření :	SOUŘADNICOVÝ SYSTÉM	JTSK
	VÝŠKOVÝ SYSTÉM	B.p.v.
	DATUM	2015
	PLATNOST IS	1 rok


Katastr. území : Lískovec


Mapový list: Ostrava 7-7/43

a	ÚPRAVA TRAYS VĚTV B, KOLIZE SE STROMY	26.1.2016	
b			
c			
č.	TEXT ZMĚNY - ODŮVODNĚNÍ	DATUM	PODPIS

Ing. Zdeněk Kocich projektová činnost ve výstavbě	Kuněčský u Bašky 353 739 01 Baška mobil: 603 453 968 ICO : 46135138 DIC : CZ46135138	Vypracoval	Ing. Kocich Zdeněk
		Kreslil	Ing. Josef Rehtlík
		Zodp. projektant	Ing. Kocich Zdeněk
Investor:	MĚSTO FRYDEK MÍSTEK, RADNIČNÍ 1148, 738 22 FRYDEK-MÍSTEK		
Akce:	ODKANALIZOVANÍ ZŠ LÍSKOVEC A POŽÁRNÍ ZBROJNICE		
Část:	—		
Název přílohy: SITUACE 3	Obec		FRYDEK-MÍSTEK
	Stupeň		DPS
	Počet formátů		4 x A4
	Datum		LISTOPAD 2015
	Měřítko		1 : 250
	Č. přílohy:		2.3

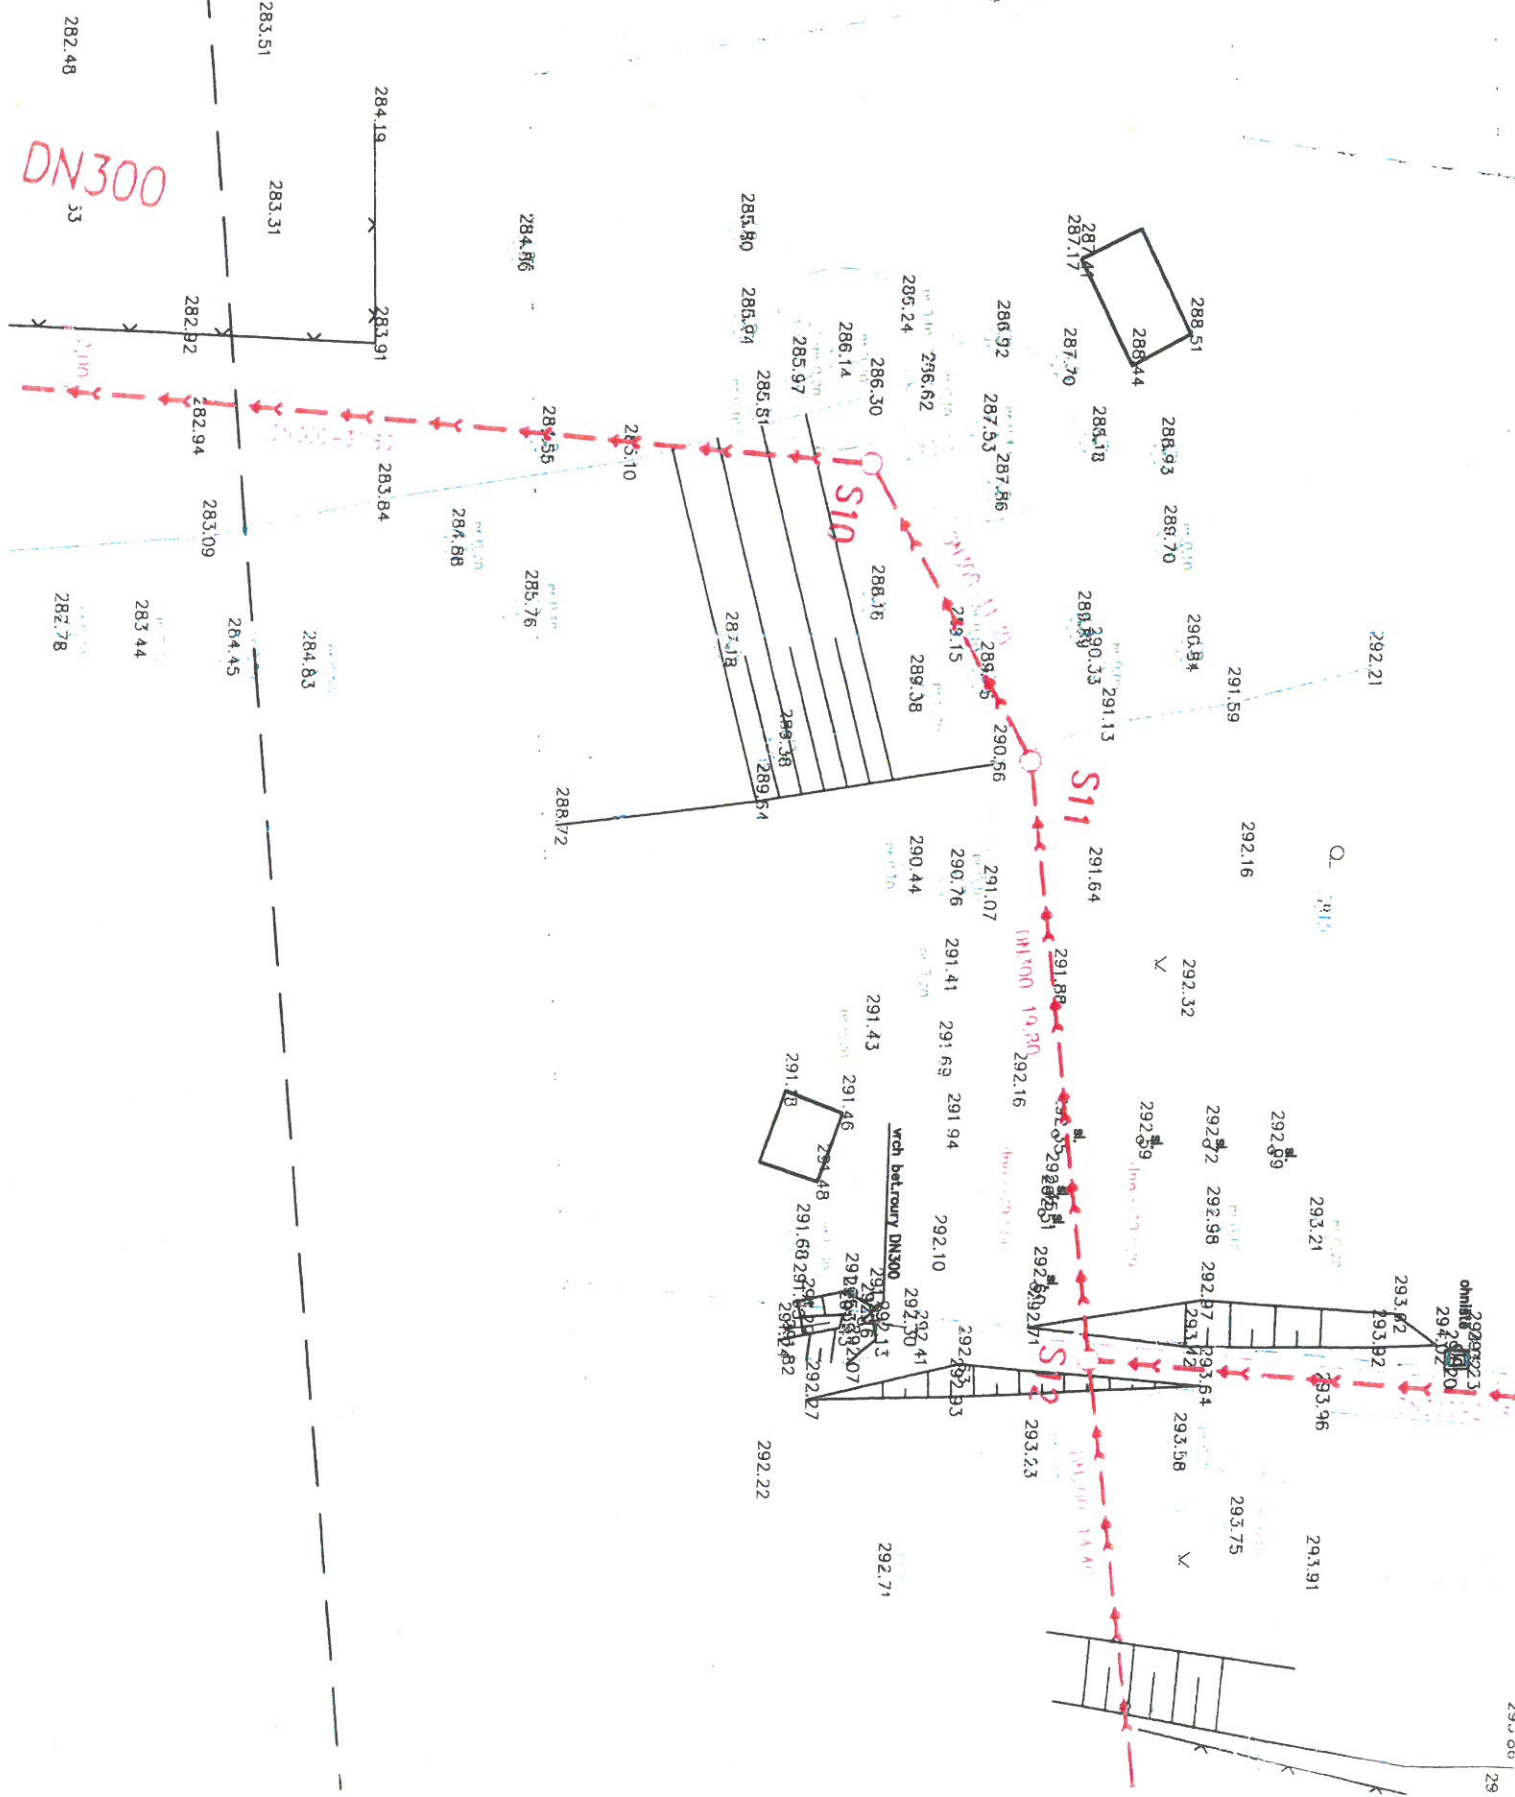

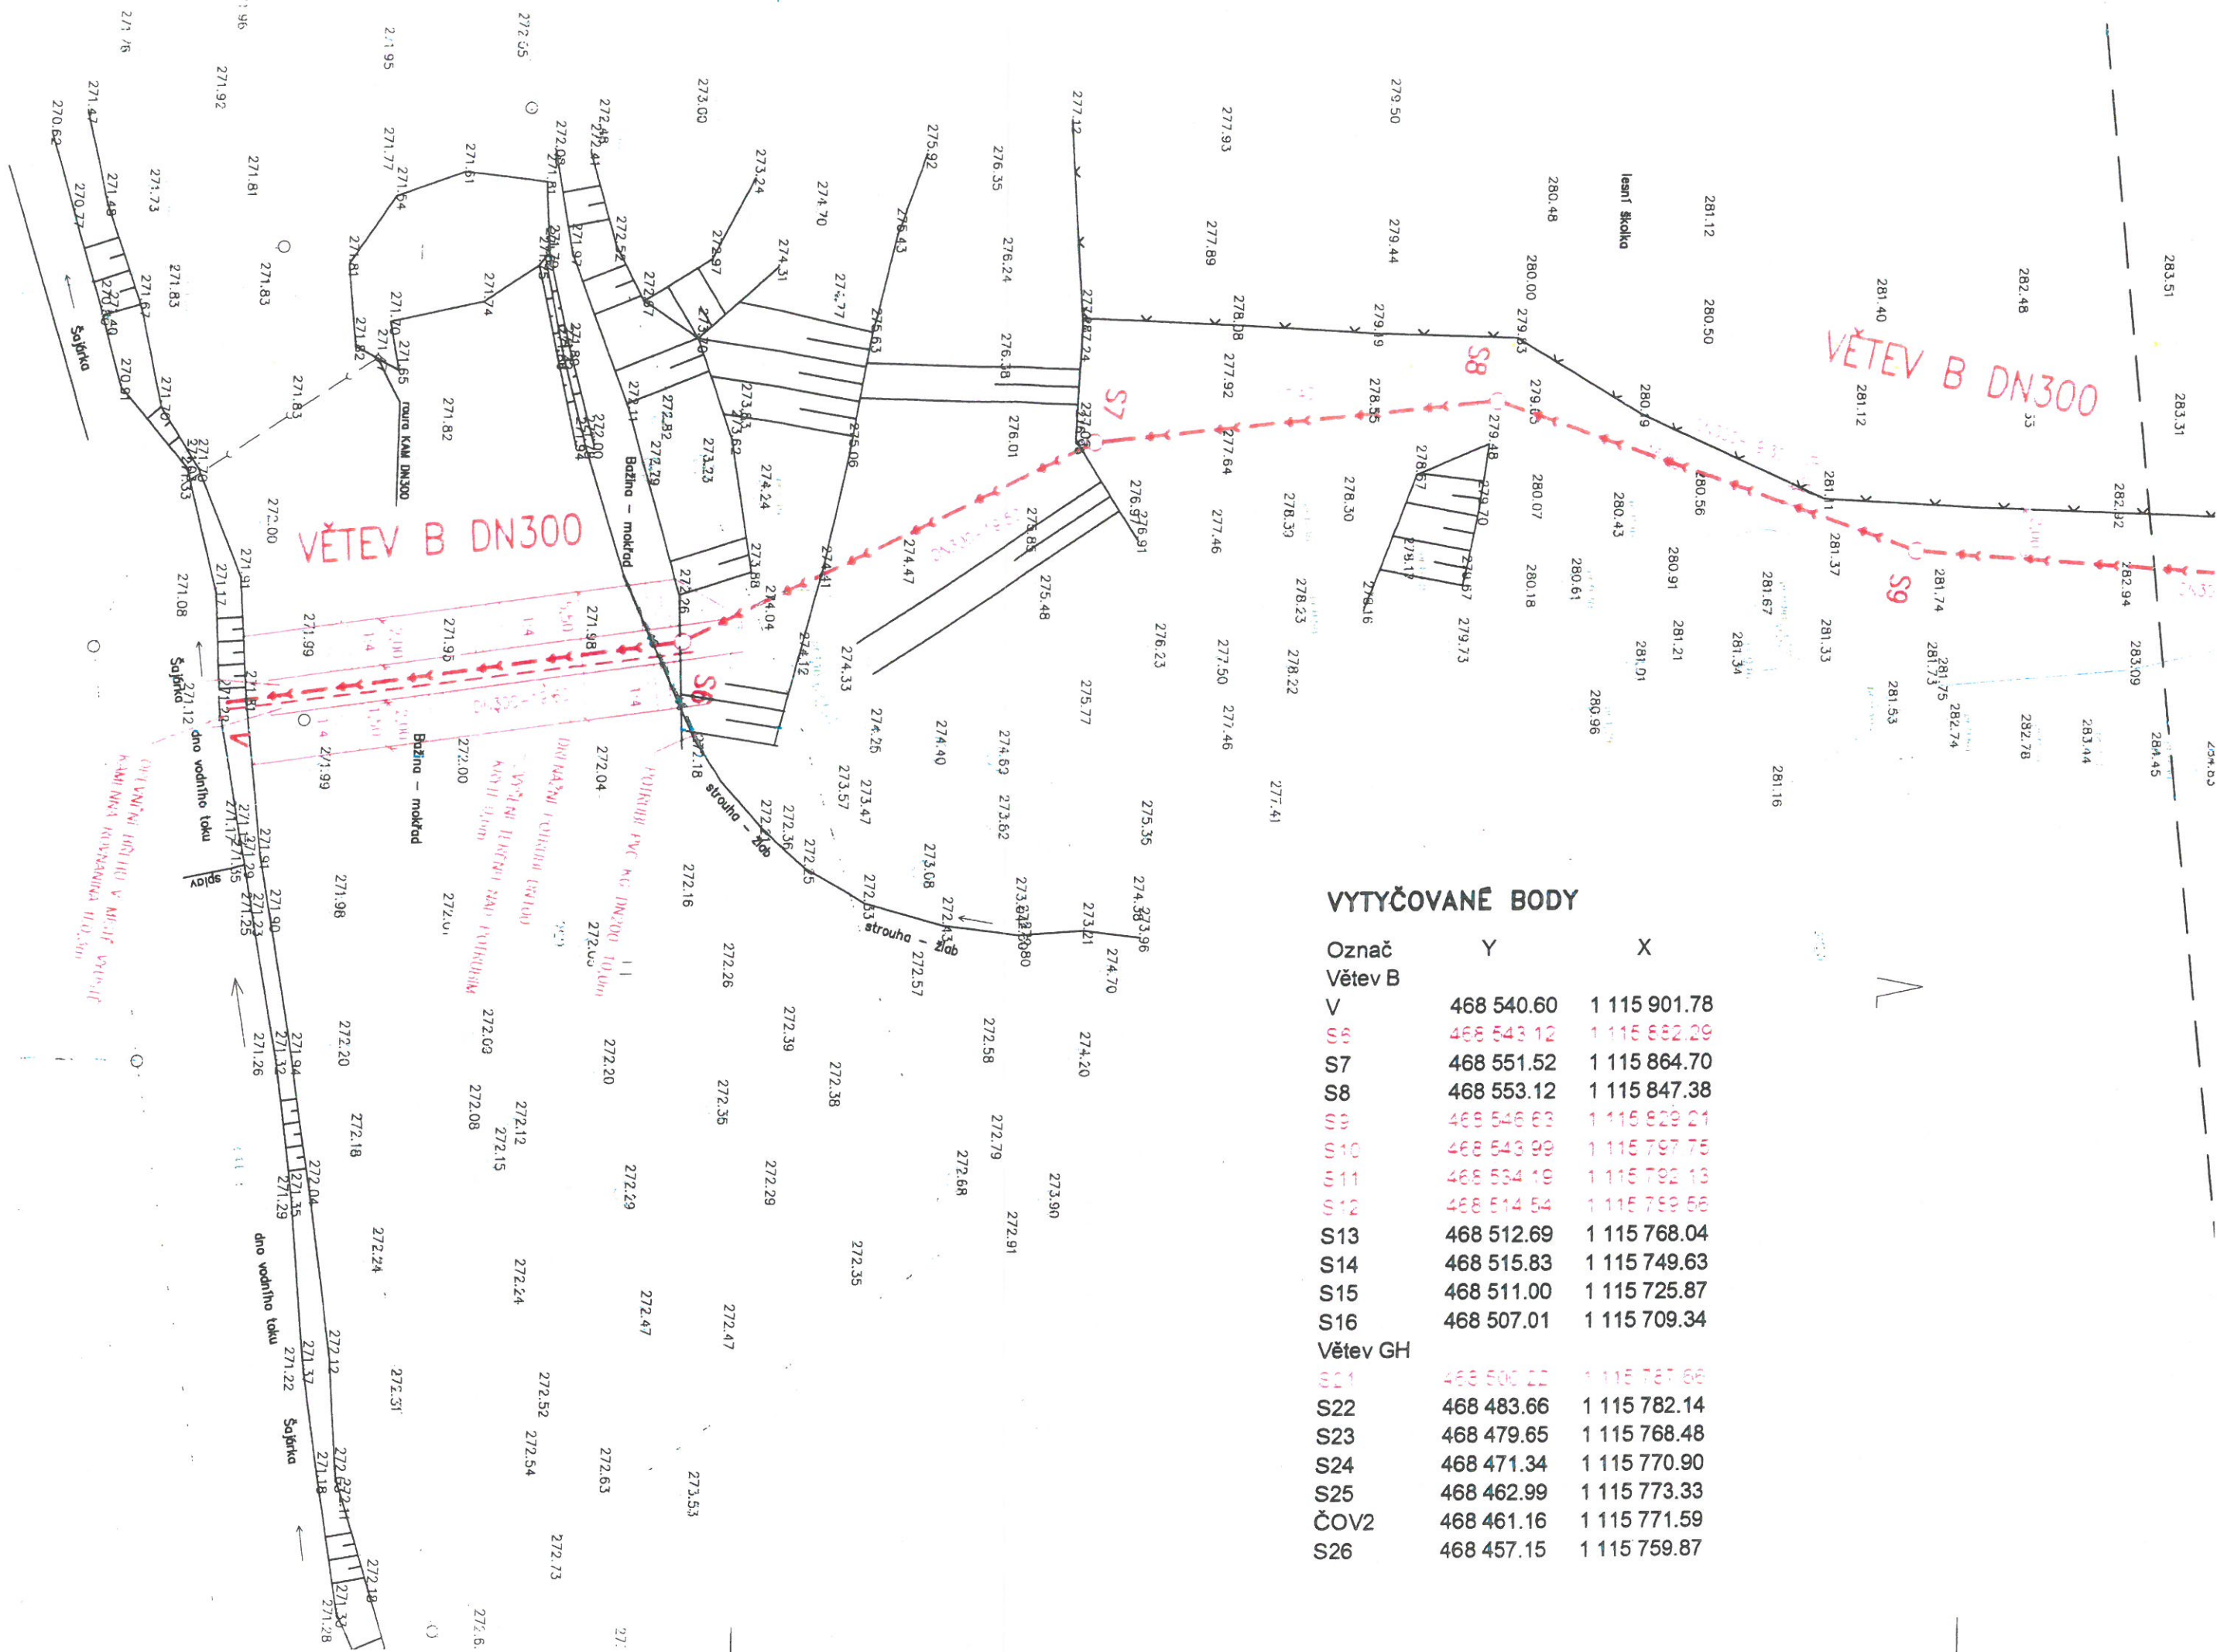

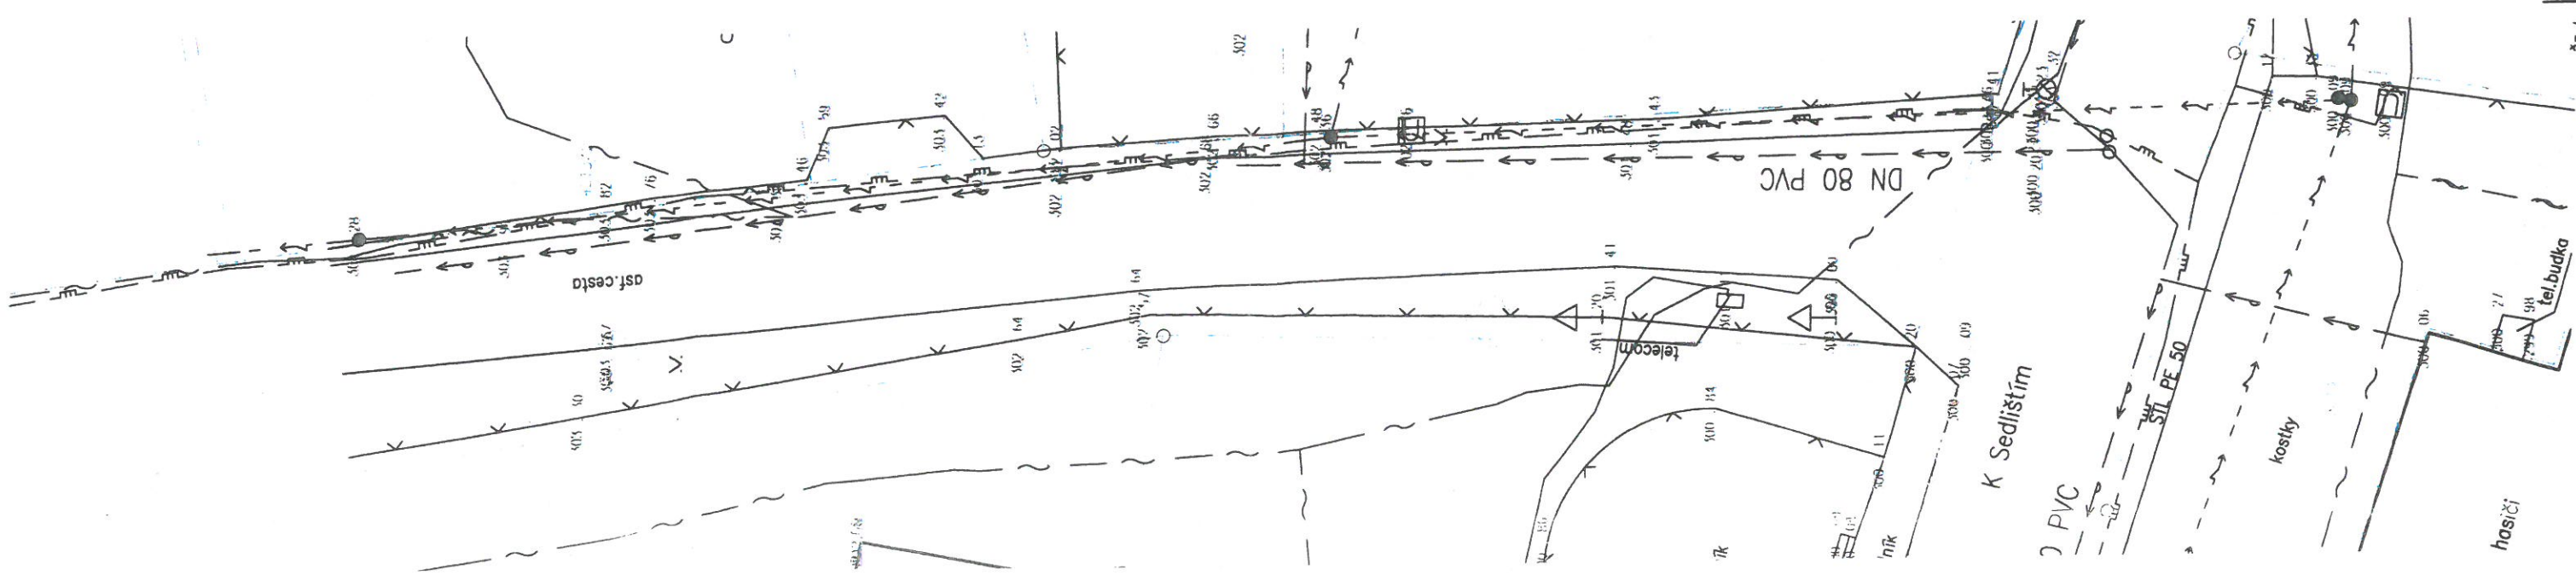


LEGENDA SÍTÍ

- NAVRŽENÉ
- SPLAŠKOVÁ KANALIZACE
 - DEŠŤOVÁ KANALIZACE
 - TLAKOVÉ KANALIZAČNÍ POTRUBÍ
 - PŘÍPOJKA NN K ČOV
 - ŘELOŽKA SDĚLOVACÍHO KABELU

PŮVODNÍ

- HRANICE POZEMKŮ
- KANALIZACE JEDNOTNÁ
- KANALIZACE DEŠŤOVÁ
- KANALIZACE SPLAŠKOVÁ
- KANALIZACE DEŠŤOVÁ, NELZE OVĚŘIT POLOHU
- VODOVOD, PITNÁ VODA
- RUŠENÁ KANALIZACE
- SILOVÉ VEDENÍ NN-NADZEMNÍ
- SILOVÉ VEDENÍ VN-NADZEMNÍ
- SILOVÉ VEDENÍ NN-PODZEMNÍ
- SILOVÉ VEDENÍ VN-PODZEMNÍ
- PLYNOVOD STL
- PLYNOVOD NTL
- KABEL VEŘEJNÉHO OSVĚTLENÍ
- SDĚLOVACÍ VEDENÍ PODZEMNÍ

MAPOVÉ LISTY

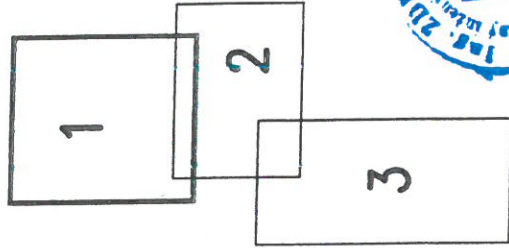

Katastr. území : Lískovec
Mapový list: Ostrava 7-7/43

Dokumentace
skutečného
provedení stavby



POLOHU PODZEMNÍCH VEDENÍ NELZE VYTÝČOVAT ODMĚROVÁNÍM VZDÁLENOSTÍ NA VÝKRESE. PŘESNÉ VYZNAČENÍ VŠECH PODZEMNÍCH VEDENÍ ZJISTIT VYTÝČENÍM PŘED ZAHÁJENÍM STAVBY.

Geodetické zaměření :	SOUŘADNICOVÝ SYSTÉM	JTSK
	VÝŠKOVÝ SYSTÉM	B.p.v.
	DATUM	2015
	PLATNOST IS	1 rok



a	ÚPRAVA TRASY VĚTEV B, GH; KOLIZE SE STROMY	26.1.2016	
b	DOPLNĚNÍ VĚTVY DC, ÚPRAVA VĚTVY A A ČS1	19.2.2016	
c			
č.	TEXT ZMĚNY - ODŮVODNĚNÍ	DATUM	PODPIS

Ing. Zdeněk Kocich projektová činnost ve výstavbě	Kundálky u Bašky 353 739 01 Baška mobil: 603 453 988 ICO : 46135138 DIC : CZ46135138		Vypracoval	Ing. Kocich Zdeněk
	Investor:	MĚSTO FRYDEK MISTEK, RADNIČNÍ 1148, 738 22 FRYDEK-MISTEK	Kreslil	Ing. Josef Rechlik
			Zodp. projektant	Ing. Kocich Zdeněk
Akce:		FRÝDEK-MISTEK		
Část:		DPS		
		Počet formátů 6 x A4		
		Datum LISTOPAD 2015		
		Měřítko 1 : 250		
Název přílohy:		Č. přílohy:		
SITUACE 1		2.1		

