



PŮDORYS STŘECHY

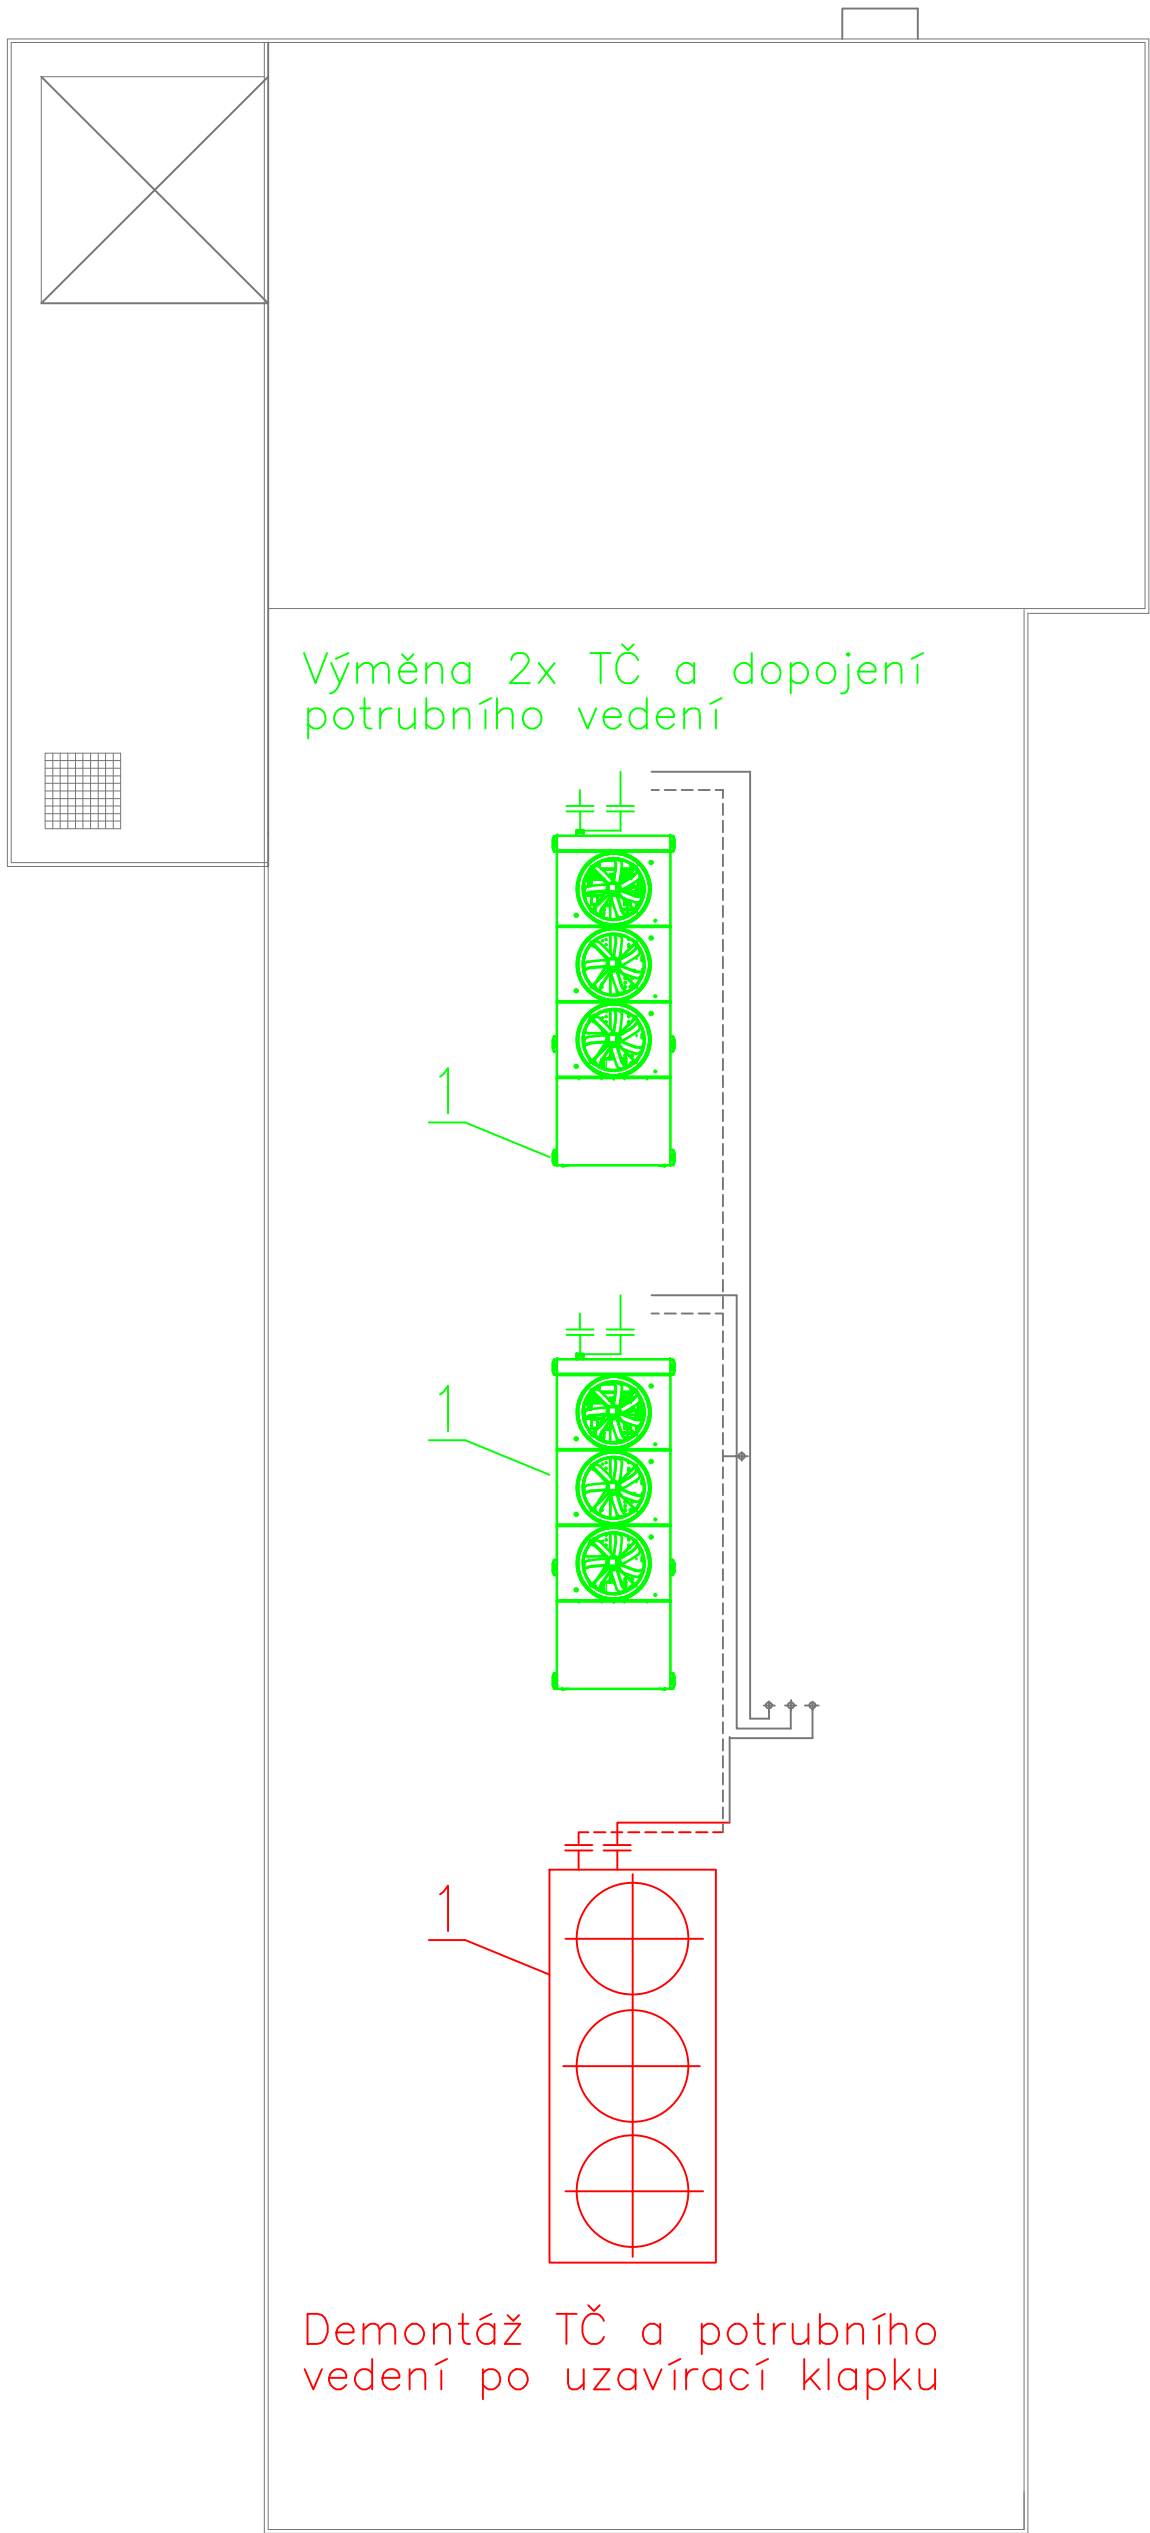


PŮDORYS PODZEMNÍHO PODLAŽÍ

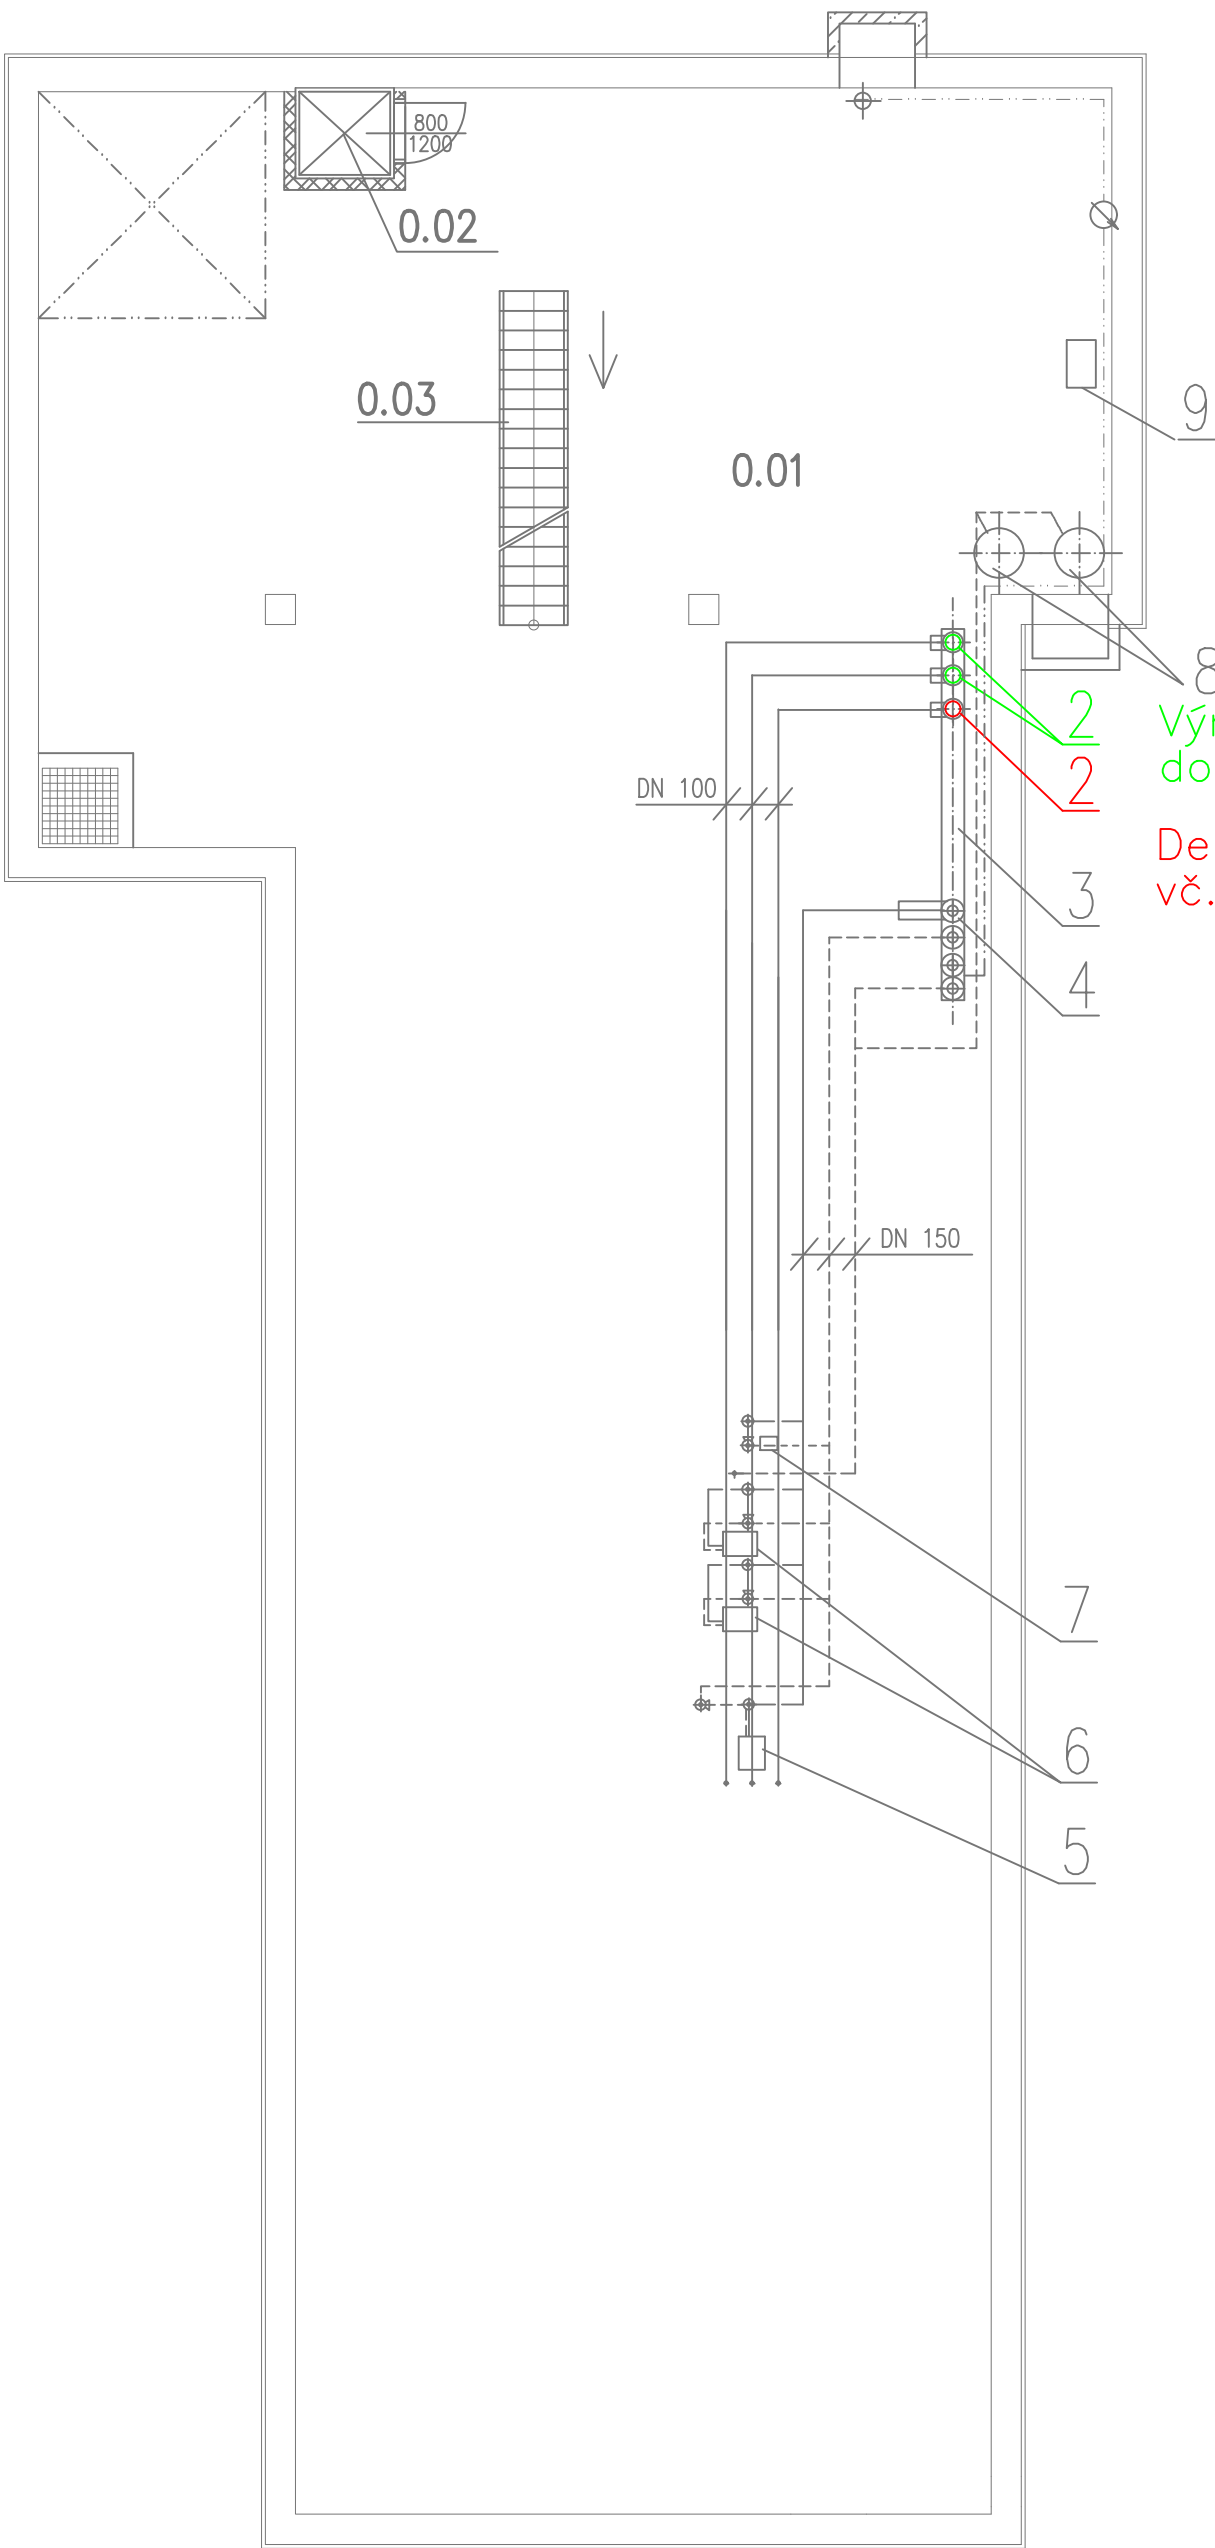

ROZSAH PROVÁDĚNÝCH PRACÍ

- DEMONTÁŽ
- DEMONTÁŽ A VÝMĚNA ZA NOVÉ ZAŘÍZENÍ
- STÁVAJÍCÍ ZAŘÍZENÍ

VYPRACOVAL F. ORSAVA		ODP. PROJ. PROFESE F. ORSAVA	KONTROLOVAL F. ORSAVA	HL. INŽ. PROJEKTU	<div>CENTROPROJEKT GROUP a.s. STĚFÁNIKOVA 167 760 01 ZLÍN</div> <div></div> <div>CENTROPROJEKT</div>
MÍSTO STAVBY: k.ú. MÍSTEK, levý břeh přehrady OLEŠNÁ					
STAVEBNÍK: Sportplex Frýdek–Místek, s.r.o. Na Příkopě 3726, 738 01 Frýdek–Místek					
REKREAČNÍ A ODDECHOVÝ KOMPLEX ZÓNY OLEŠNÁ – VNĚJŠÍ ČÁST					
PS 105 – ZDROJ TEPLA, OHŘEV BAZÉNOVÉ VODY					FORMÁT6 A4
DISPOZICE STROJŮ A ZAŘÍZENÍ					DATUM04/2021
					STUPEŇDVZ
					MĚŘÍTKO1:100
					ZAK. ČÍSLO:
ARCHIVNÍ KÓD PROF. ČÍS. VÝKRESU DOD					T003