


Ozn.	Název místnosti	Plocha (m²)
1.01	Chodba	21,51
1.02	WC ZTP	3,58
1.03	Wc muž veřejné	3,84
1.04	Wc žny veřejné	1,47
1.05	Koupelna společná	11,82
1.06	Uklídková místnost	3,14
1.07	Kuchyňka společná	9,18
1.08	Výtahová šachta	6,11
1.09	Chodba	24,07
1.11	Hlavní spol. místnost	41,30
1.12	Pokoj bez wc	15,82
1.13	Schodiště	13,56
1.14	Pokoj - 1os.	14,88
1.15	Pokoj - 1os.	14,45
1.16	WC ZTP	3,22
1.17	Pokoj -2os.	18,71
1.18	Pokoj - 1os.	11,62
1.19	Koupelna s wc	5,05
1.20	Pokoj - 2os.	17,03
1.21	Sesterna	11,21
1.22	Koupelna s wc	4,40
1.23	Chodba	22,81
		278,78 m²

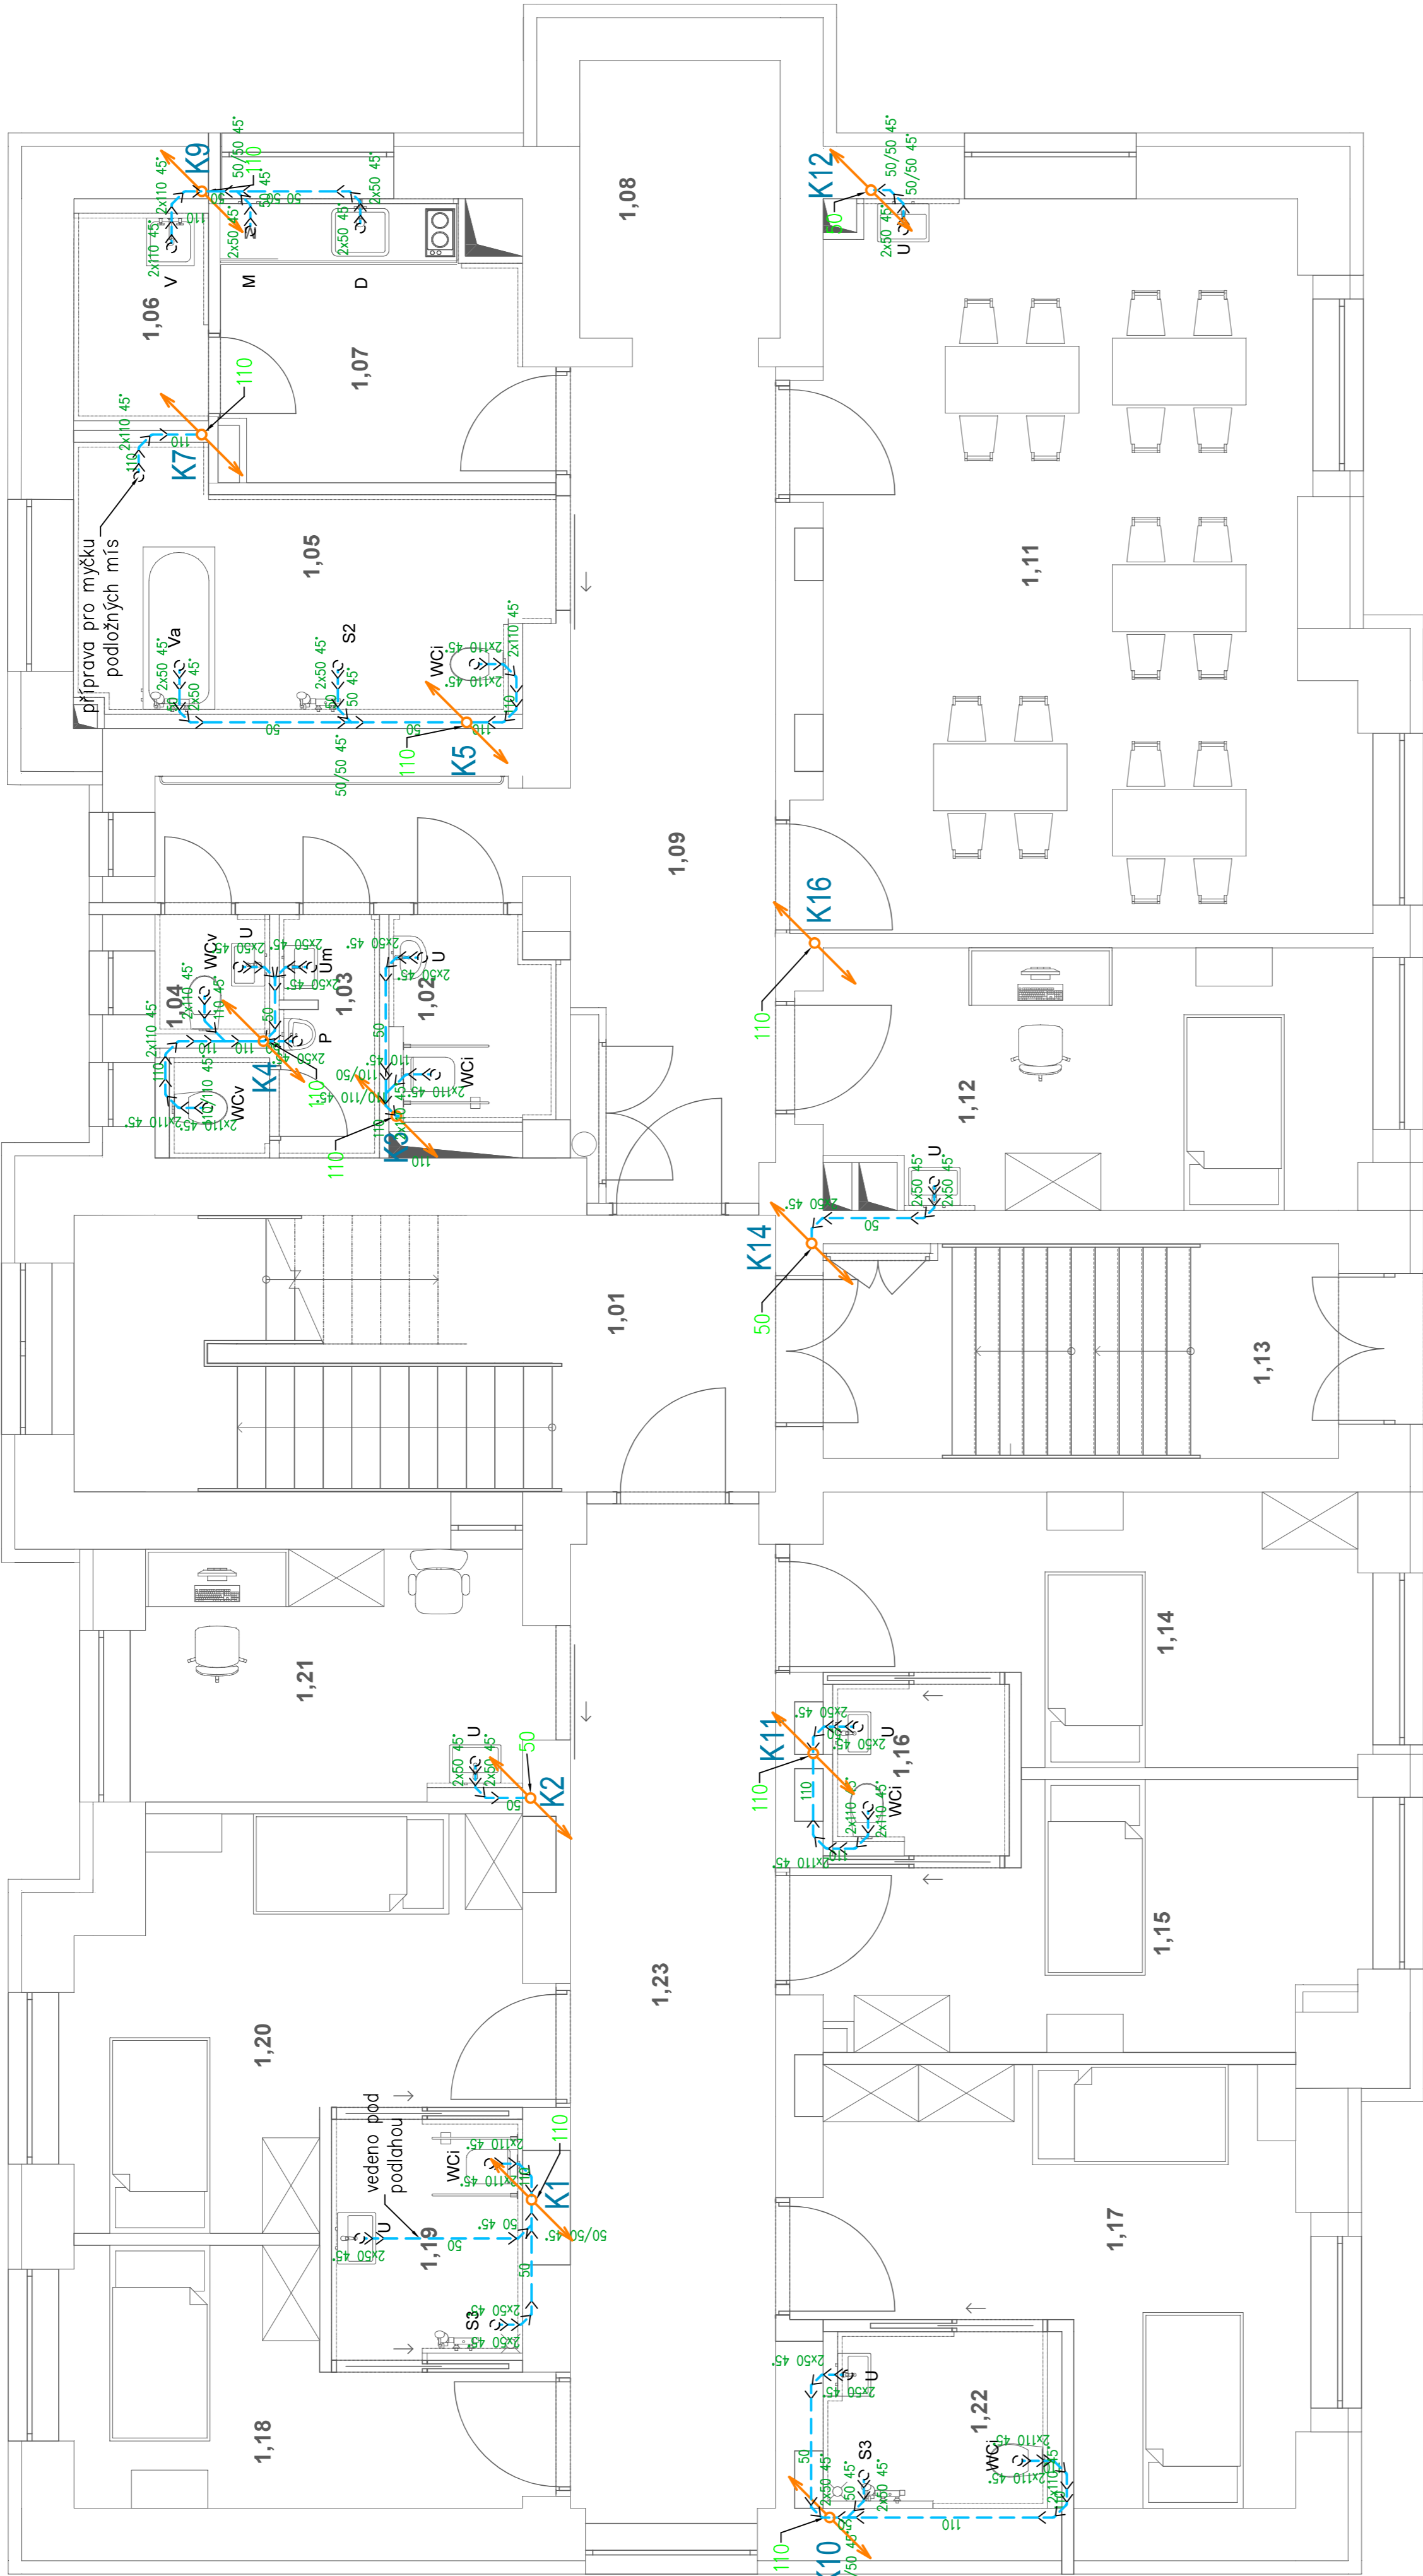

Legenda čar

- - - - - připojovací kanalizace, potrubí z PP HT
- ↗ svislé odpadní potrubí z PP HT

Legenda zařizovacích předmětů

- D – dřez, viz. ASŘ
- U – umyvadlo se zápachovou uzávěrkou, 2x rohový ventil s filtrem, stojánková směš. baterie
- WCi – WC imobilní, závěsné invalidní, římsless, se splachovací nádržkou pod omítku
- Va – vana
- S2 – sprchový kout, zděný, odtokový žlab se zápachovou uzávěrkou, nástěnný sprchový panel
- V – výlečka závěsná, nástěnná baterie s prodlouženým ramínkem
- S3 – sprchový kout, zděný, bodová podlahová vpusť se zápachovou uzávěrkou, nástěnný sprchový panel
- P – pisoář s automatickým splachováním
- WCv – WC veřejnost, závěsné, římsless, se splachovací nádržkou pod omítku
- Um – umývatko se zápachovou uzávěrkou, 2x rohový ventil s filtrem, stojánková směš. baterie
- M – myčka, 1x rohový ventil s filtrem

Poznámka

- připojovací a stoupací kanalizační potrubí bude provedeno z PP HT, ve výkrese je zobrazen vnější průměr potrubí
- uspořádání rozvodů je nutné upravit při provádění stavby a koordinovat s ostatními profesemi
- uchycení potrubí bude v souladu s pokyny výrobce potrubí
- potrubí spájkové kanalizace bude izolováno izolací miralon akustik tl. 5 mm
- min. spád připojovacího potrubí je 3‰

REVIZE

Index	Datum	Změna	Jméno

SCHEMA OBJEKTU

±0,000-xy

ORIENTACE SCHÉMATU

Projekty | Realizace | Projekty management  
info@qualitygroup.cz | www.qualitygroup.cz  
STAVTE CHYTŘE

STAVBA

Rekonstrukce budovy Domov pro seniory Frýdek-Místek

MÍSTO STAVBY

Školní 401  
Frýdek-Místek  
750 01

K.Ú.: Blansko (634956)  
OKRES: Frýdek-Místek  
KRAJ: Moravskoslezský

GENERÁLNÍ PROJEKTANT

Quali Group s.r.o., Příkop 813/4, 602 00 Brno  
IČ: 288997290, DIČ: CZ288997290

HLAVNÍ INŽENÝR PROJEKTU

Ing. Dan Ludaš, danluda@qualitygroup.cz, tel.: 737 542 673  
tel.: 732 483 227  
E-mail: lena.labaš@qualitygroup.cz

AUTORIZACE

Č. SMLOUVY INVESTORA

XXX

Č. SMLOUVY PROJEKTANTA

P-22-046-000

OBJEKT

SO01

DATUM

01/2023

PARÉ

ODBOBNÁ ČÁST

D-101.05 Zdravotně technické instalace

MĚŘÍTKO

1:50

NÁZEV DOKUMENTU

PŮDORYS 1NP - KANALIZACE

KÓD ELEKTRONICKÉ VERZE DOKUMENTU

verze

FM	DPS	D.101.04	08	ZTI	Půdorys 1NP-K	00
----	-----	----------	----	-----	---------------	----