


1.NP "A"

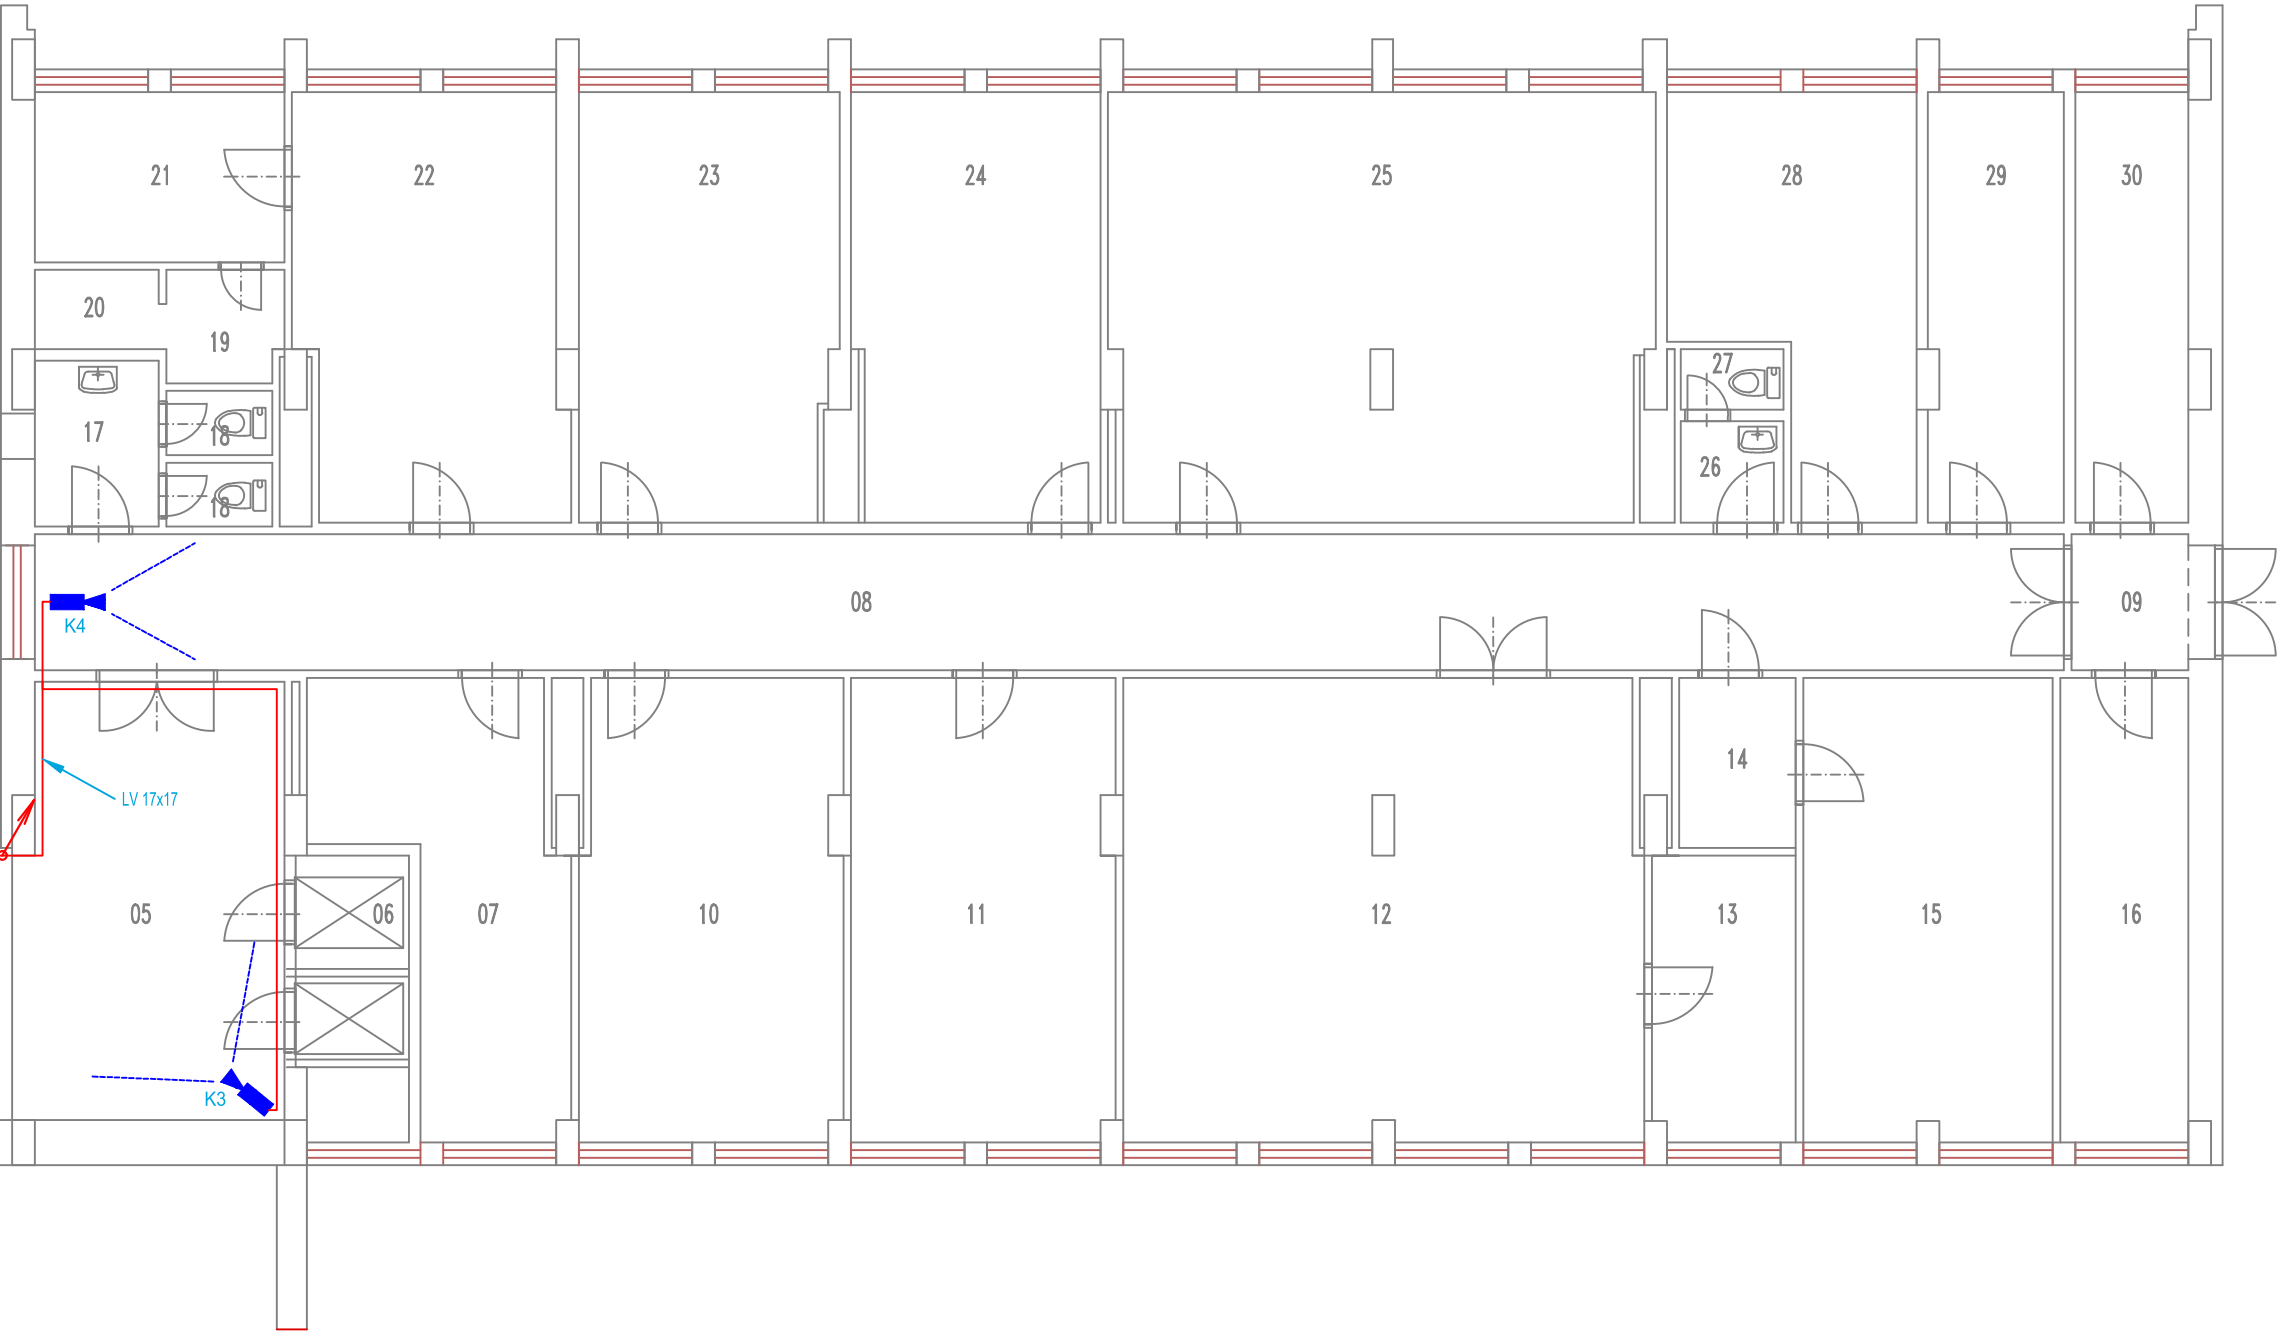

LEGENDA MÍSTNOSTÍ 1.NP "A"

Č.M.	NÁZEV MÍSTNOSTI	Č.M.	NÁZEV MÍSTNOSTI
01	ZÁDVEŘÍ	21	ŠATNA UKLÍZEČEK
02	VSTUP	22	SKLAD
03	VSTUPNÍ HALA	23	PODNIKATEL. PROVOZOVNA
04	SCHODIŠTĚ DO 2.NP	24	PODNIKATEL. PROVOZOVNA
05	HALA	25	PODNIKATEL. PROVOZOVNA
06	VÝTAHY	26	PŘEDSÍŇ WC
07	SKLAD ŠPINAVÉHO PRÁDLA	27	WC
08	CHODBA	28	DÍLNA ELEKTRO A ZÁMEČ.
09	ZÁDVEŘÍ	29	ROZVADĚČ
10	PRÁDELNA	30	SKLAD DKP
11	SKLAD NÁBYTKU	31	-
12	SKLAD	32	-
13	SKLAD	33	-
14	PŘEDSÍŇ	34	-
15	SKLAD	35	-
16	HUV, ÚT	36	-
17	PŘEDSÍŇ WC	37	-
18	WC	38	-
19	PŘEDSÍŇ	39	-
20	SPRCHA	40	-



LEGENDA CCTV:

- DR DATOVÝ ROZVADĚČ NÁSTĚNNÝ
- DIG DIGITÁLNÍ ZÁZNAM
- ▶ VNITŘNÍ KAMERA
- KABEL. TRASA V PVC LIŠTÁCH LV NA ZDI 17x17

<div><div>ASA</div><div>EXPERT</div><div>STAVEBNÍ PROJEKCE</div></div>	Akce: č.p.811, u.l. Malý Koloredov- instalace kamerového systému				
	Zhotovitel: ASA EXPERT A.S. ZNALECTVÍ, PORADENSTVÍ, PROJEKČNÍ STUDIO		Adresa zhotovitele: Lašská 626/24 719 06, Ostrava IČ 27791891 DIČ CZ 27791891	Kontakt zhotovitele: http: www.asaexpert.cz e-mail: info@asaexpert.cz tel./fax 596 110 635	
Razítko, podpis:	Zodpovědný projektant: Jan Kupec	Podpis: 	tel: 773 435 555	Č. zakázky: 2023/28B Datum: ČERVENEC 2023 Formát: A4/2x Část: D.1.4. - CCTV	Investor: Město Frýdek-Místek
	Vypracoval: Jan Kupec	Podpis: 	tel: 773 435 555		
	Autorizovaný inženýr projektu: Jan Kupec	Kontroloval: Ivo Poncza			
	Stupeň: Dokumentace pro stavební povolení				
	Výkres: Část "A" - Půdorys 1.NP				
Datum:				Měřítko: 1:100	Č.v.: D1.4.b-07