


Půdorys 10.NP
Měřítko 1:50

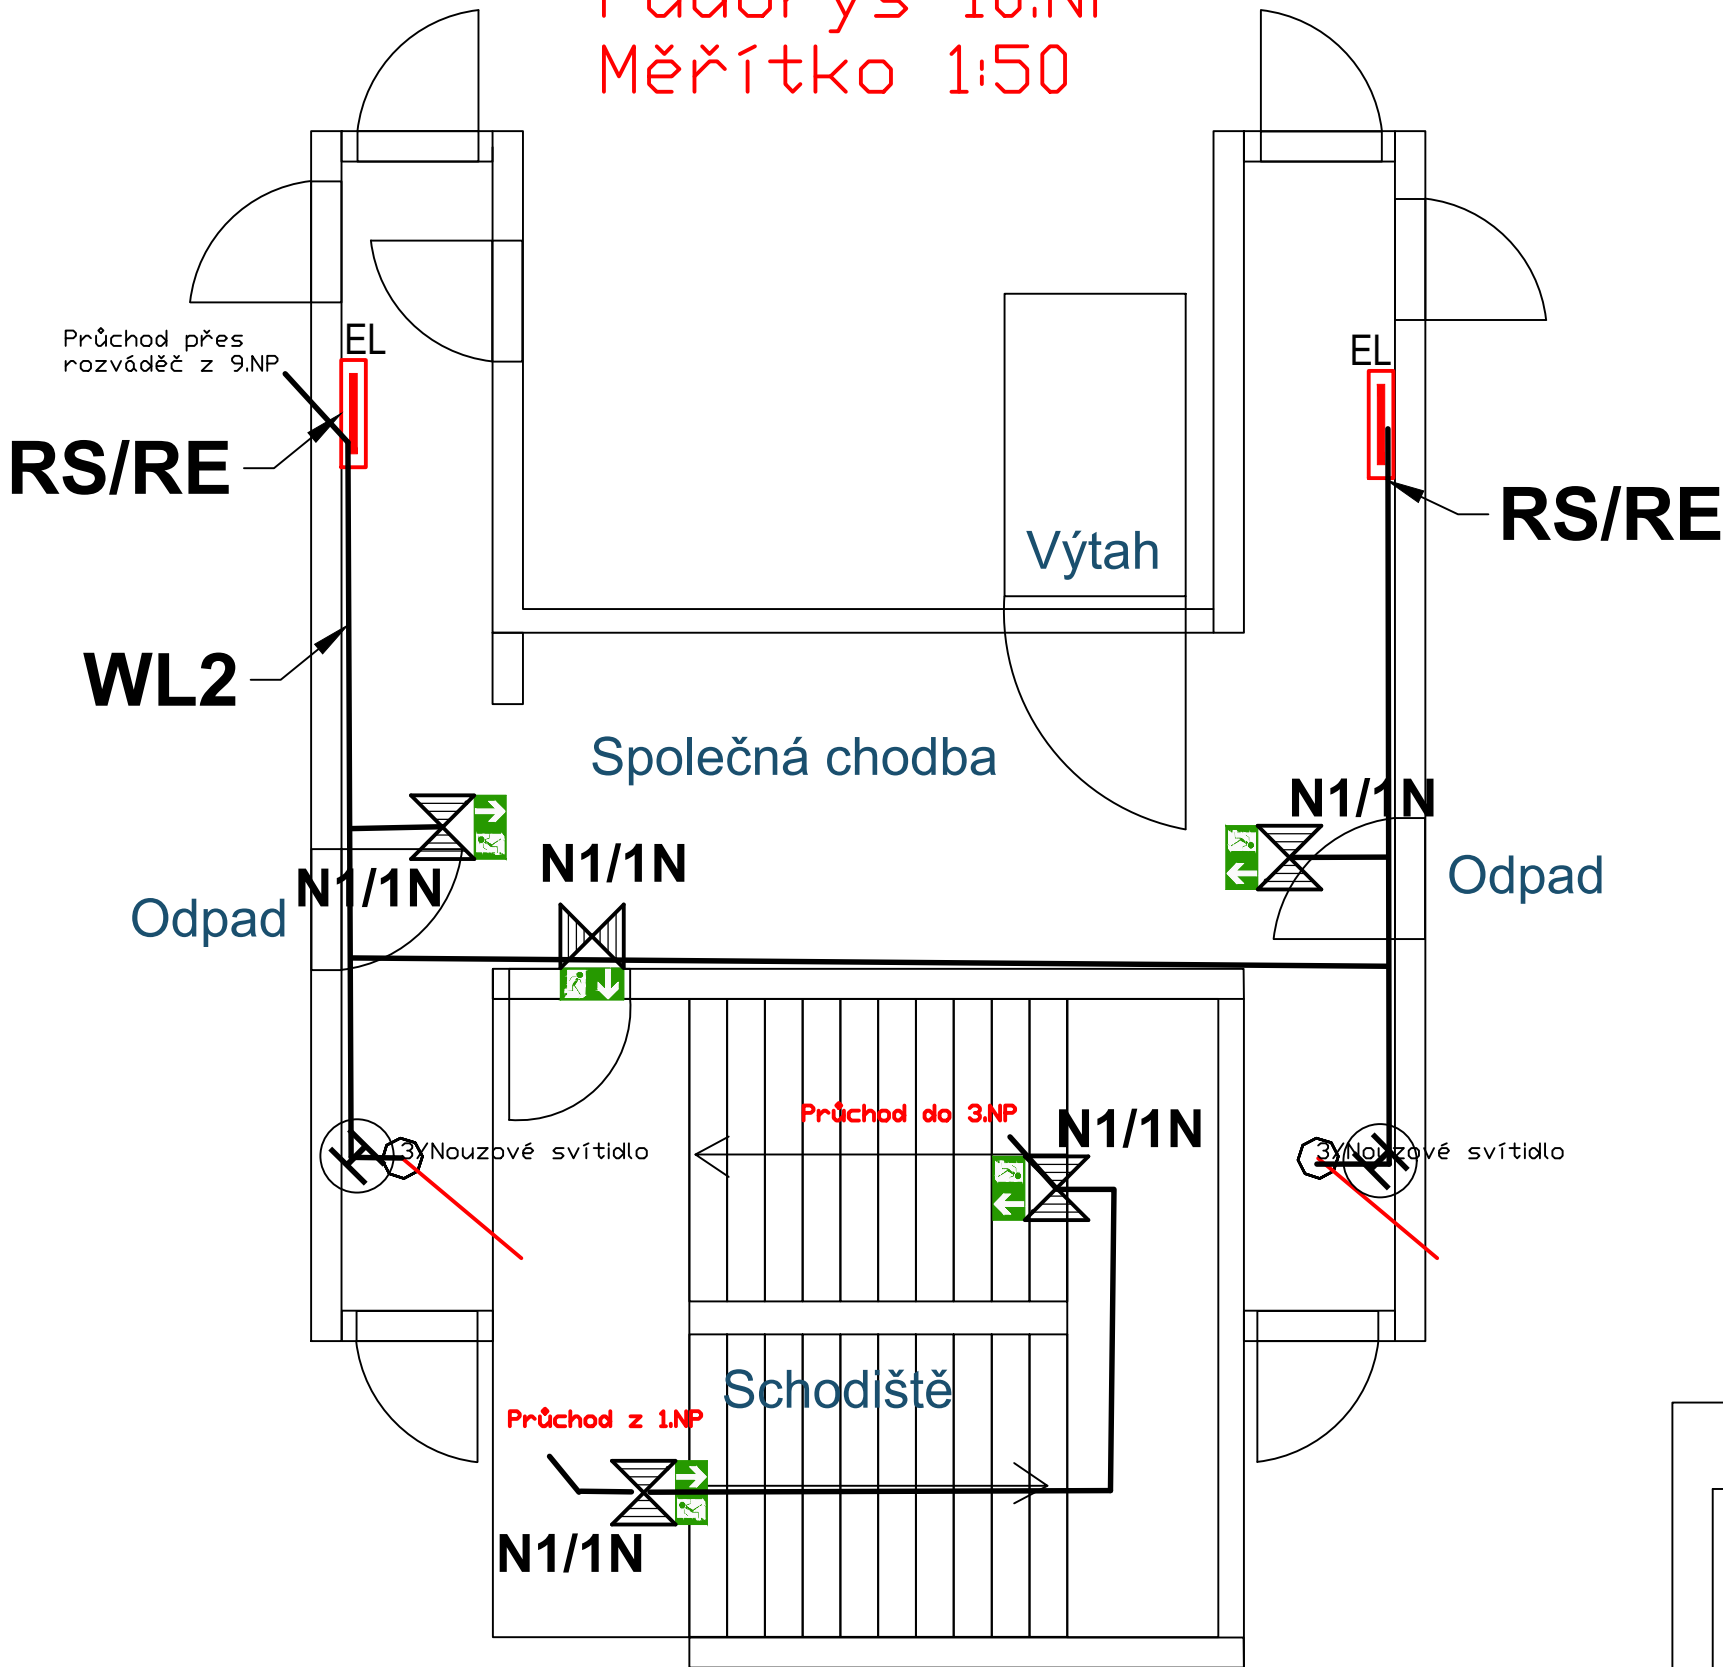

- N1/1N**
Nouzové svítidlo s piktogramem a vlastní baterií
60 min, 3W, Elektrolumen
- WL2**
Kabel PRAFlaDur-J 3x1,5 RE
P60-R < 3J1,5>
- EL**
Stávající patrový rozváděč s
kabelovou trasou
- Nouzové svítidlo**
ELEKTRO-LUMEN ELVA FL NAREA 1 C 3W <0 lm> 0.0 W

1:50 MĚŘÍTKO: TYP:	Kreslil: J. Klančík	ZMĚNA:	DATUM:	PODPIS:	INDEX:
	SCHVÁLIL: J. Klančík	a
	Autorizoval: J. Klančík	b
	DATUM : 25.10.2023	c
	Frýdek - Místek Komenského 159	d
NÁZEV:	Nouzové osvětlení		H7L25-001-001		
	ČÍSLO VÝKRESU:		LISTŮ: 18 LIST: 11		