

LEGENDA MÍSTNOSTÍ


ČÍSLO	NÁZEV MÍSTNOSTI	PLOCHA	PODLAHA
101	TĚLOCVIČNA	297.26	VLÝSKY
102	TĚLOCVIČNA	301.51	VLÝSKY
103	SKLAD NÁŘADÍ	19.04	VLÝSKY
104	SKLAD NÁŘADÍ	18.26	VLÝSKY
105	SCHODIŠTĚ	8.00	LINOLEUM
PLOCHA MÍSTNOSTÍ CELKEM:		644.07	

LEGENDA MATERIÁLŮ

- ŽB SKELET  
== PRŮČKY

POZNÁMKY

- EL.R. ELEKTRICKÝ ROZVADĚČ  
H HYDRANT

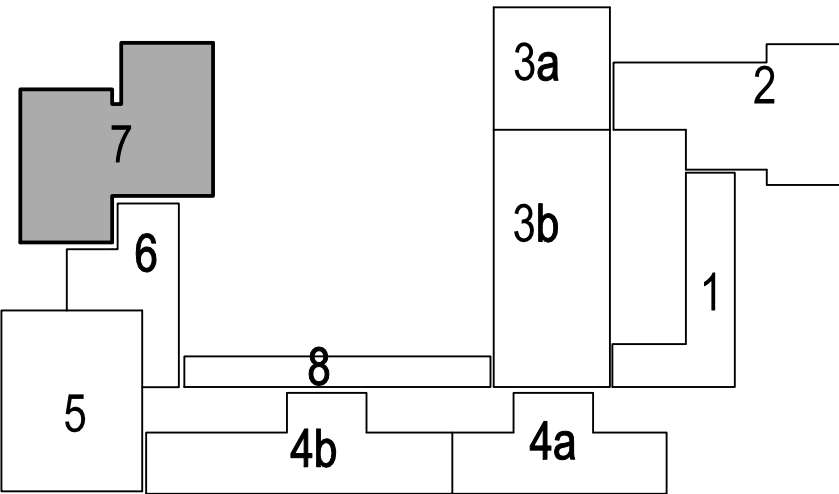

Projektant: INPRO Česká cesta 1909 738 01 Frydek-Místek	tel.: 558 631 883, 608 888 944 e-mail: muller@inproprojekt.cz web: www.inproprojekt.cz
Zodpovědný projektant: Ing. Vladimír Müller Výpracovník: Lukáš Klouda	
Inventar: Statutární město Frydek-Místek Radniční 1148 738 22 Frydek-Místek	
Atlas: Projektová dokumentace skutečného stavu Základní školy Frydek-Místek, ČSA 570 (elektronická podoba)	
Objekt: 7	Název výstavby: PŮDORYS 1.NP
Stupeň P.D.: -	Datum: 7.2009
	Číslo zadání: 38/2008
	Měřítko: 1:50
	Číslo výkresu: F-1

